


RZUT PARTERU

USTROŃ

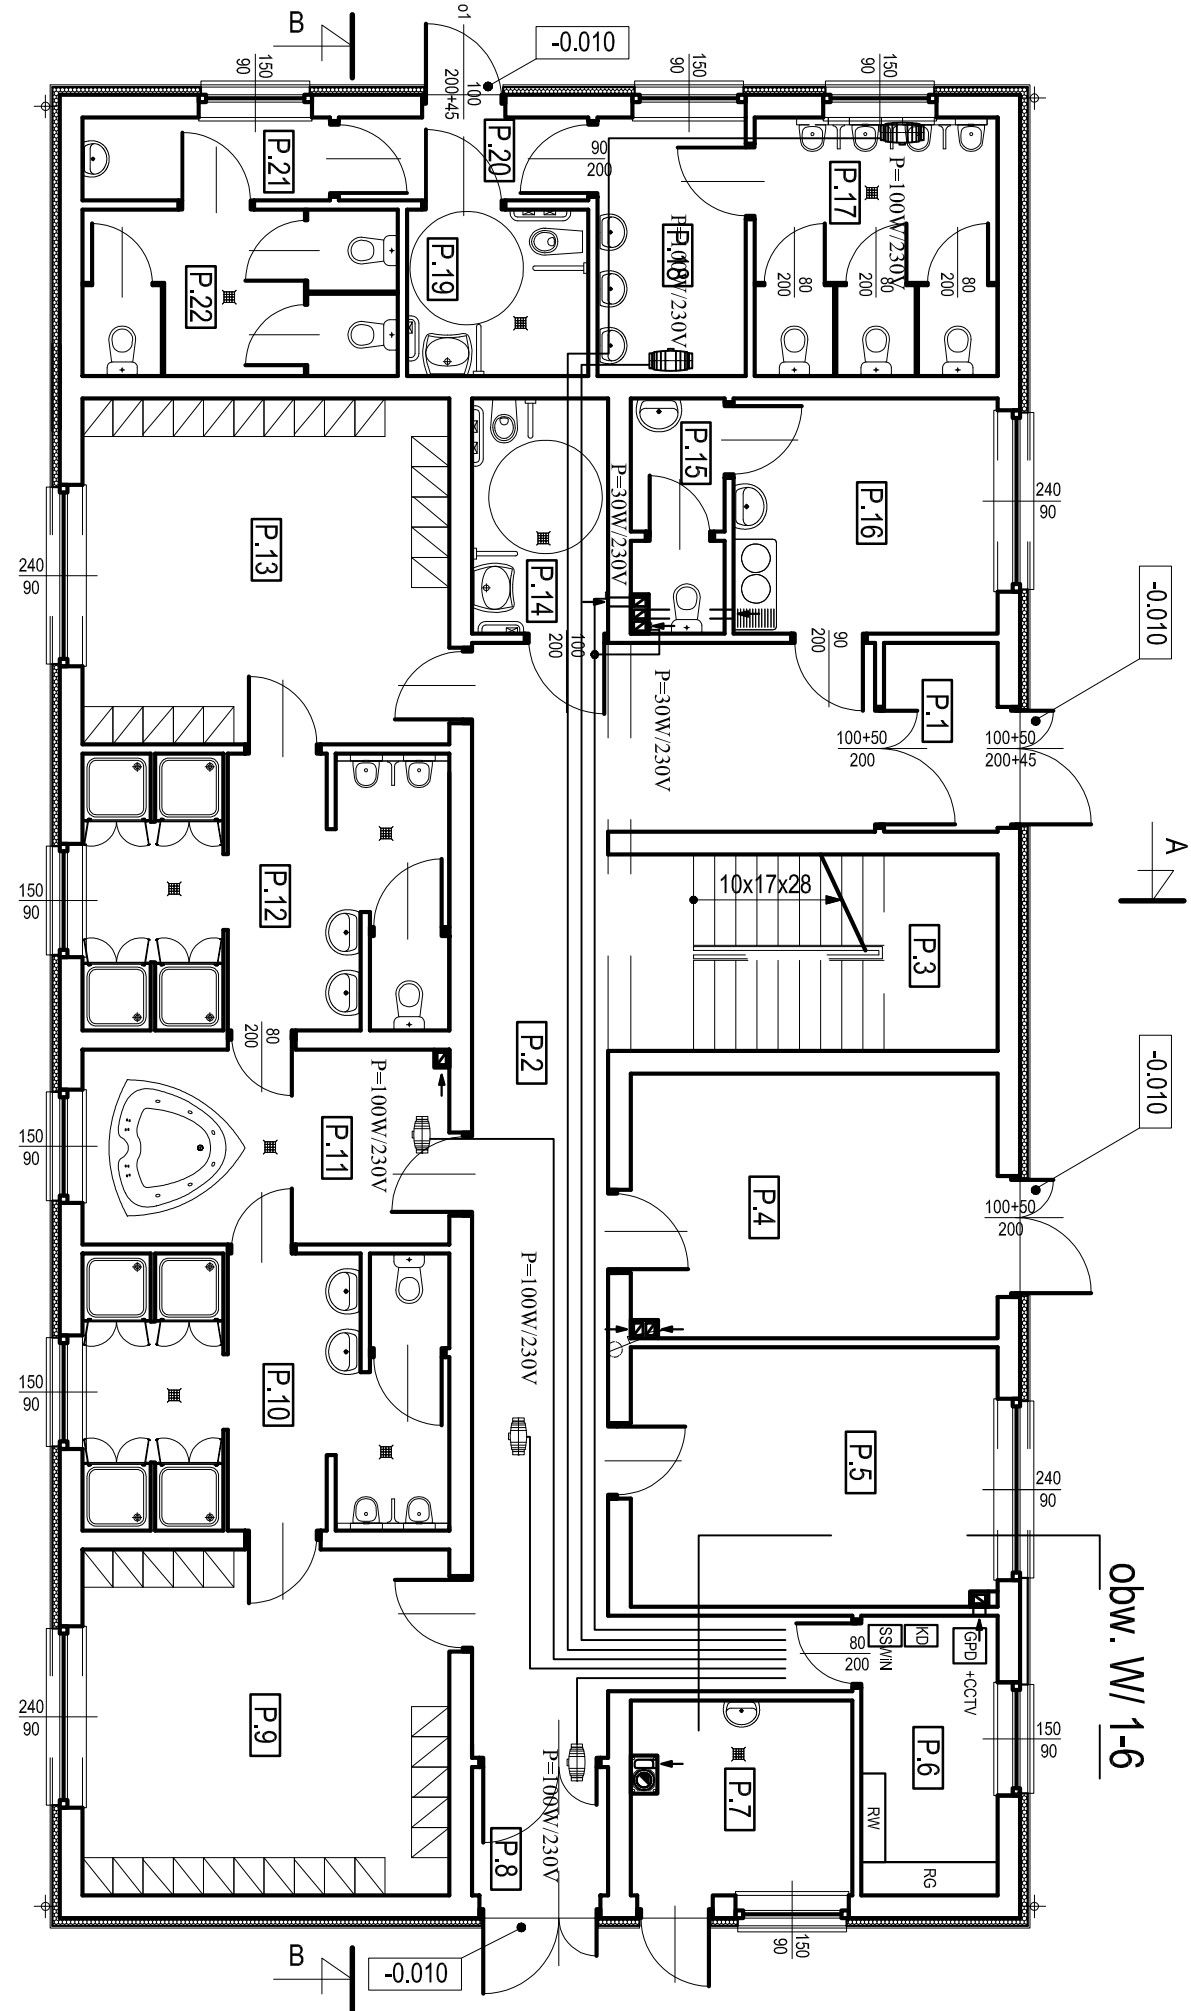

zasilanie wentylatorów wykonać odpowiednio kablami :
VDY 3*1,5mm² - dla mocy przyłączeniowej 30 W
VDY 3*2,5mm² - dla mocy przyłączeniowej 100 W

ZESTAWIENIE POMIESZCZEŃ - POZIOM PARTERU			
L. P.	NAZWA POMIESZCZENIA	RODZAJ POSADZKI	POWIERZCHNIA
P.1	WIATROLAP	PLYTKI GRES	3,75m²
P.2	KOMUNIKACJA	PLYTKI GRES	38,60m²
P.3	KLATKA SCHODOWA	PLYTKI GRES	13,39m²
P.4	MAGAZYN SPRZĘTU SPORTOWEGO	PLYTKI GRES	16,88m²
P.5	SIŁOWNIA	PLYTKI GRES	16,63m²
P.6	ROZDZIELNIA	PLYTKI GRES	6,66m²
P.7	KOTŁOWNIA	PLYTKI GRES	7,38m²
P.8	WIATROLAP	PLYTKI GRES	3,06m²
P.9	SZATNIA	PLYTKI GRES	22,10m²
P.10	SANITARIAT	PLYTKI GRES	17,80m²
P.11	POMIESZCZENIE ODNOWY	PLYTKI GRES	12,46m²
P.12	SANITARIAT	PLYTKI GRES	17,80m²
P.13	SZATNIA	PLYTKI GRES	22,10m²
P.14	WC DLA OSÓB NIEPEŁNOSPRAWNYCH	PLYTKI GRES	5,60m²
P.15	WC	PLYTKI GRES	3,53m²
P.16	GABINET LEKARSKI	PLYTKI GRES	10,85m²
P.17	WC MĘSKI	PLYTKI GRES	10,98m²
P.18	PRZEDSIÓNEK	PLYTKI GRES	6,70m²
P.19	WC DLA OSÓB NIEPEŁNOSPRAWNYCH	PLYTKI GRES	5,28m²
P.20	KOMUNIKACJA	PLYTKI GRES	3,63m²
P.21	PRZEDSIÓNEK	PLYTKI GRES	3,60m²
P.22	WC DAMSKI	PLYTKI GRES	9,17m²
			Σ 297,95m²

Instalacja p/ł w pomieszczeniach.
Główne ciągi w korytarzach kablowych.
Układ sieci TN-S
Ochrona dodatkowa : Wyłączenie Szybkie

ALMA PROJEKT		PRACOWNIA ARCHITEKTONICZNO - URBANISTYCZNA	
41-260 SŁAWKÓW, ul. WRZOSOWA 35, tel./fax. (032) 2609479, kom. 693 120 172, e-mail: biuro@almaprojekt.pl NIP: 629-177-13-42, REGON: 277727322, PKO SA O/KATOWICE 23 12404227 111100004843439		MGR INŻ. ARCH. MACIEJ KOLESIŃSKI	
TYTUŁ OPACOWANIA, LOKALIZACJA PROJEKT WYKONAWCZY ZEWNIĘTRZNE I WEWNĘTRZNE INSTALACJE ELEKTRYCZNE USTROŃ, UL.: SPOROWA 5, NR EW. DZIAŁEK WG CZĘŚCI OPISOWEJ		INWESTOR MIASTO USTROŃ ul. RYNEK 1 43-450 USTROŃ	
TREŚĆ RYSUNKU BUD. ZAPLECZA :RZUT PARTERU INSTALACJA OBW. WENTYLACJI		SKALA 1:100	
PROJEKTANT mgr inż. ROBERT GŁĄB	DATA	PODPIS	UMOWA NR ZP.272.3.49.2015
upr. bud.-inż. el. nr 315199, czł. Międzypolowej Okręgowej Izby Bud. nr MAP/IE/030003	12.2015		NR PROJEKTU 09/PW/15
KIEROWNIK ZESPOŁU PROJEKTOWEGO mgr inż. arch. MACIEJ KOLESIŃSKI			NR RYSUNKU PW-IE-12
upr. architektoniczne nr 180/2001, czł. Stow. Okręgowej Izby Architektów nr SL-0022			
Załączone materiały stanowią własność firmy P.A.U. ALMA PROJEKT. Ani umowę, prawa własności, ani dane, ani know-how, ani informacje internetowe oraz literatura nie jest obsługiwana zarówno pośrednio jak i bezpośrednio. Wszystkie informacje dotyczące wyłączenia adresu, przekazywane w celu tej umowy. Wszelkie informacje nie wolno reprodukcować ani przekazywać osobom trzecim. Oprócz tego nie można ich wykorzystywać do produkcji lub innych celów albo też nawet upoważniać kogós do tego bez pełnowartościowego, pisemnego zezwolenia firmy P.A.U. ALMA PROJEKT. Przyjęcie tego dokumentu należy rozumieć jako przyjęcie powyższych wymienionych warunków.			