
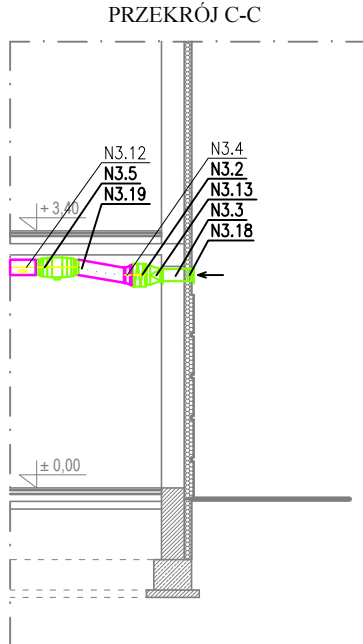
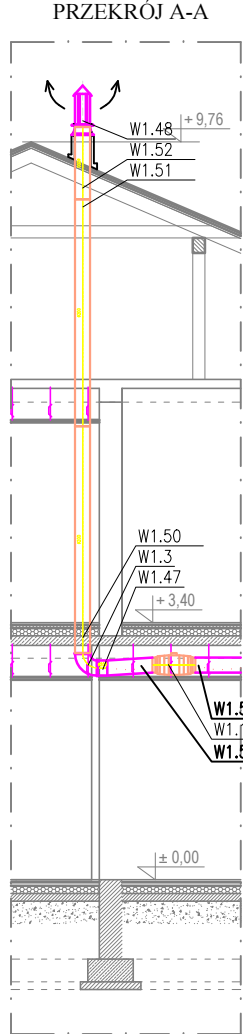
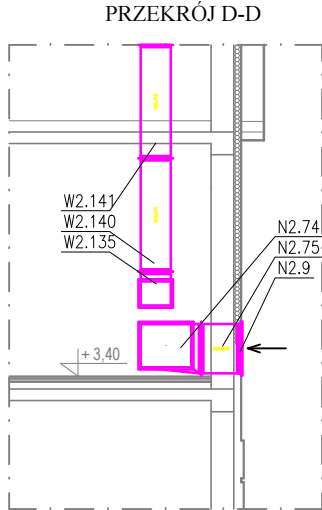
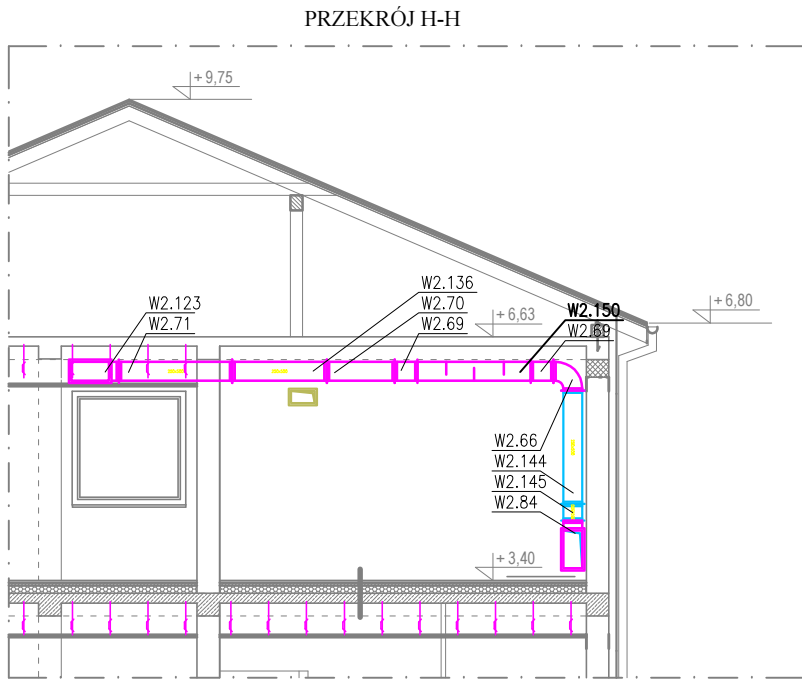
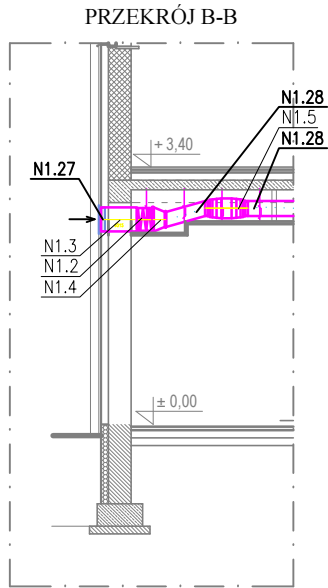
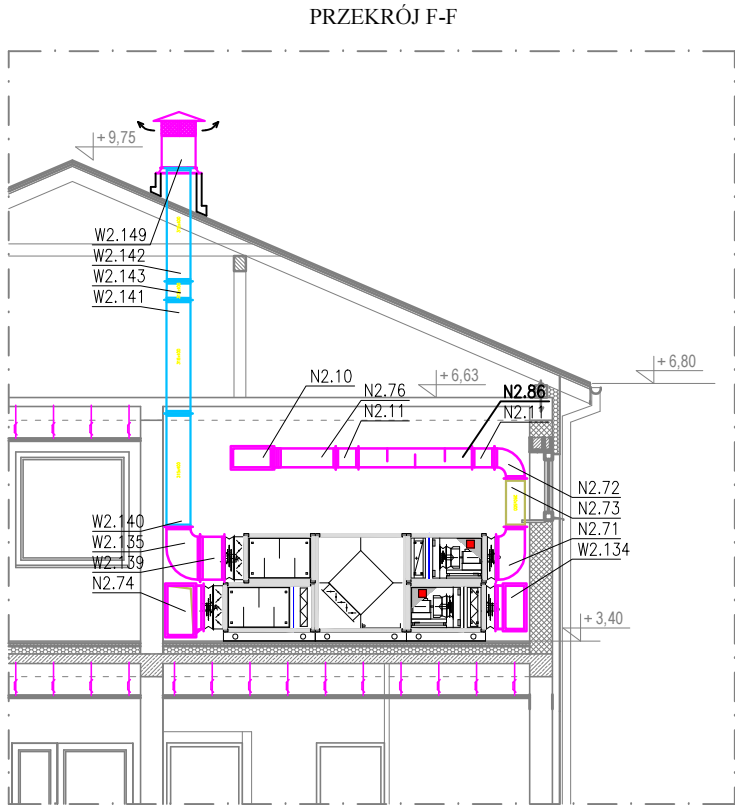


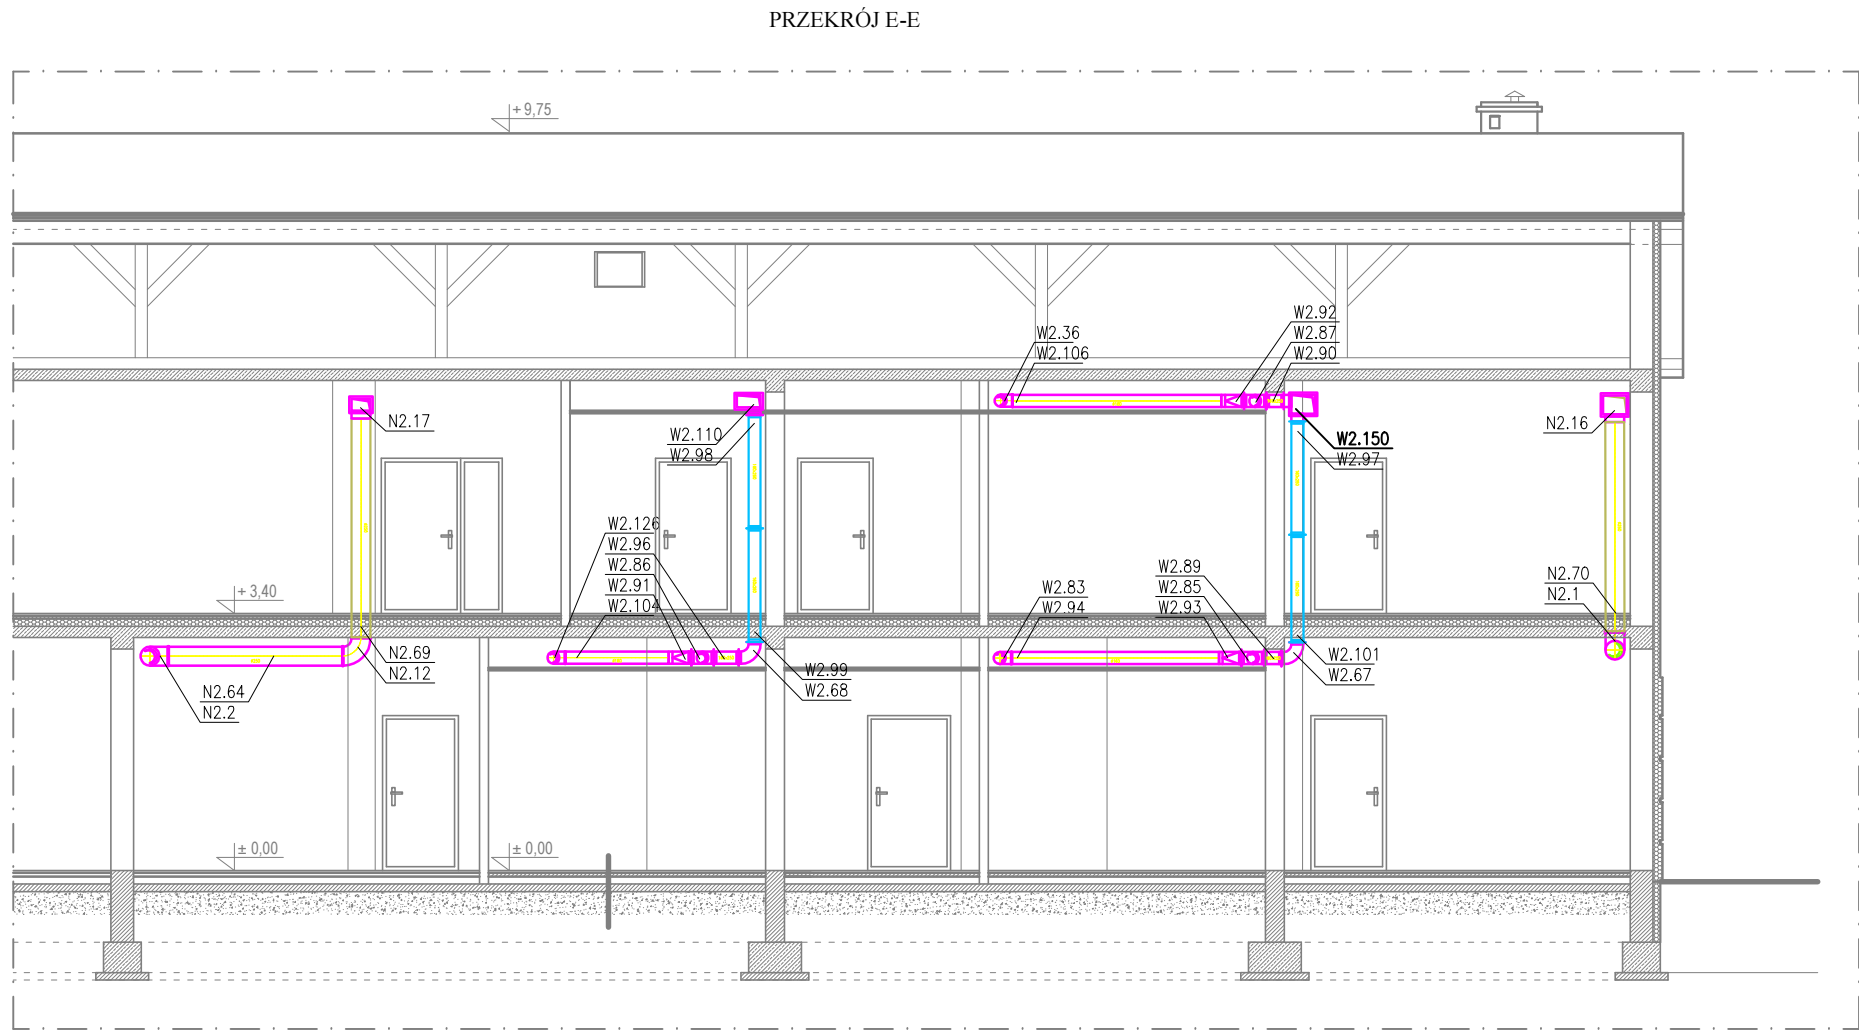

ALMA PROJEKT		PRACOWNIA ARCHITEKTONICZNO - URBANISTYCZNA MGR INŻ. ARCH. MACIEJ KOLESIŃKI			
41-260 SŁAWKÓW, ul. WRZOSOWA 35, tel./fax. (032) 2609479, kom. 693 120 172, e-mail: biuro@almaprojekt.pl NIP: 629-177-13-42, REGON: 277727322, PKO SA O/KATOWICE 23 12404227 1111000048433439					
TYTUŁ OPRACOWANIA, LOKALIZACJA PROJEKT WYKONAWCZY BUDYNEK ZAPLECZA STADIONU INSTALACJA WENTYLACJI USTROŃ, UL. SPORTOWA 5, NR EW. DZIAŁEK WG CZĘŚCI OPISOWEJ				INWESTOR MIASTO USTROŃ ul. RYNEK 1 43-450 USTROŃ	
TREŚĆ RYSUNKU PRZEKROJE - INSTALACJA WENTYLACJI				SKALA 1:100	
PROJEKTANT mgr inż. GRZEGORZ GOLIŃSKI upr. bud. inst.-san. nr SLK3726/PWOS/11, czł. Śląskiej Okręgowej Izby Inż. Bud. nr SLK/IS/7306/11		DATA 12.2015	PODPIS 	UMOWA NR ZP.272.3.49.2015	
WYKONAŁ mgr inż. PAWEŁ SCHABOWICZ				NR PROJEKTU 06/PW/15	
KIEROWNIK ZESPOŁU PROJEKTOWEGO mgr inż. arch. MACIEJ KOLESIŃSKI upr. architektoniczne nr 190/2001, czł. Śląskiej Okręgowej Izby Architektów nr SL-0022				NR RYSUNKU PW-IW-5	
Załączone materiały stanowią własność firmy P.A.-U. ALMAPROJEKT. Ani umysłowe prawa własnościowe, ani dane, ani know-how, ani tajemnice interesu oraz licencja ich używania nie jest odstąpiona zarówno pośrednio jak i bezpośrednio. Wszystkie informacje dotyczą wyłącznie adresata, przekazane w celu ich oceny, których to informacji nie wolno reprodukować ani przekazywać osobom trzecim. Oprócz tego nie można ich wykorzystywać do produkcji lub innych celów albo też nawet upoważniać kogoś do tego bez jednoznacznego, pisemnego zezwolenia firmy P. A.-U. ALMAPROJEKT. Przyjęcie tego dokumentu należy rozumieć jako przyjęcie powyżej wymienionych warunków.					