


RZUT PARTERU

USTROŃ

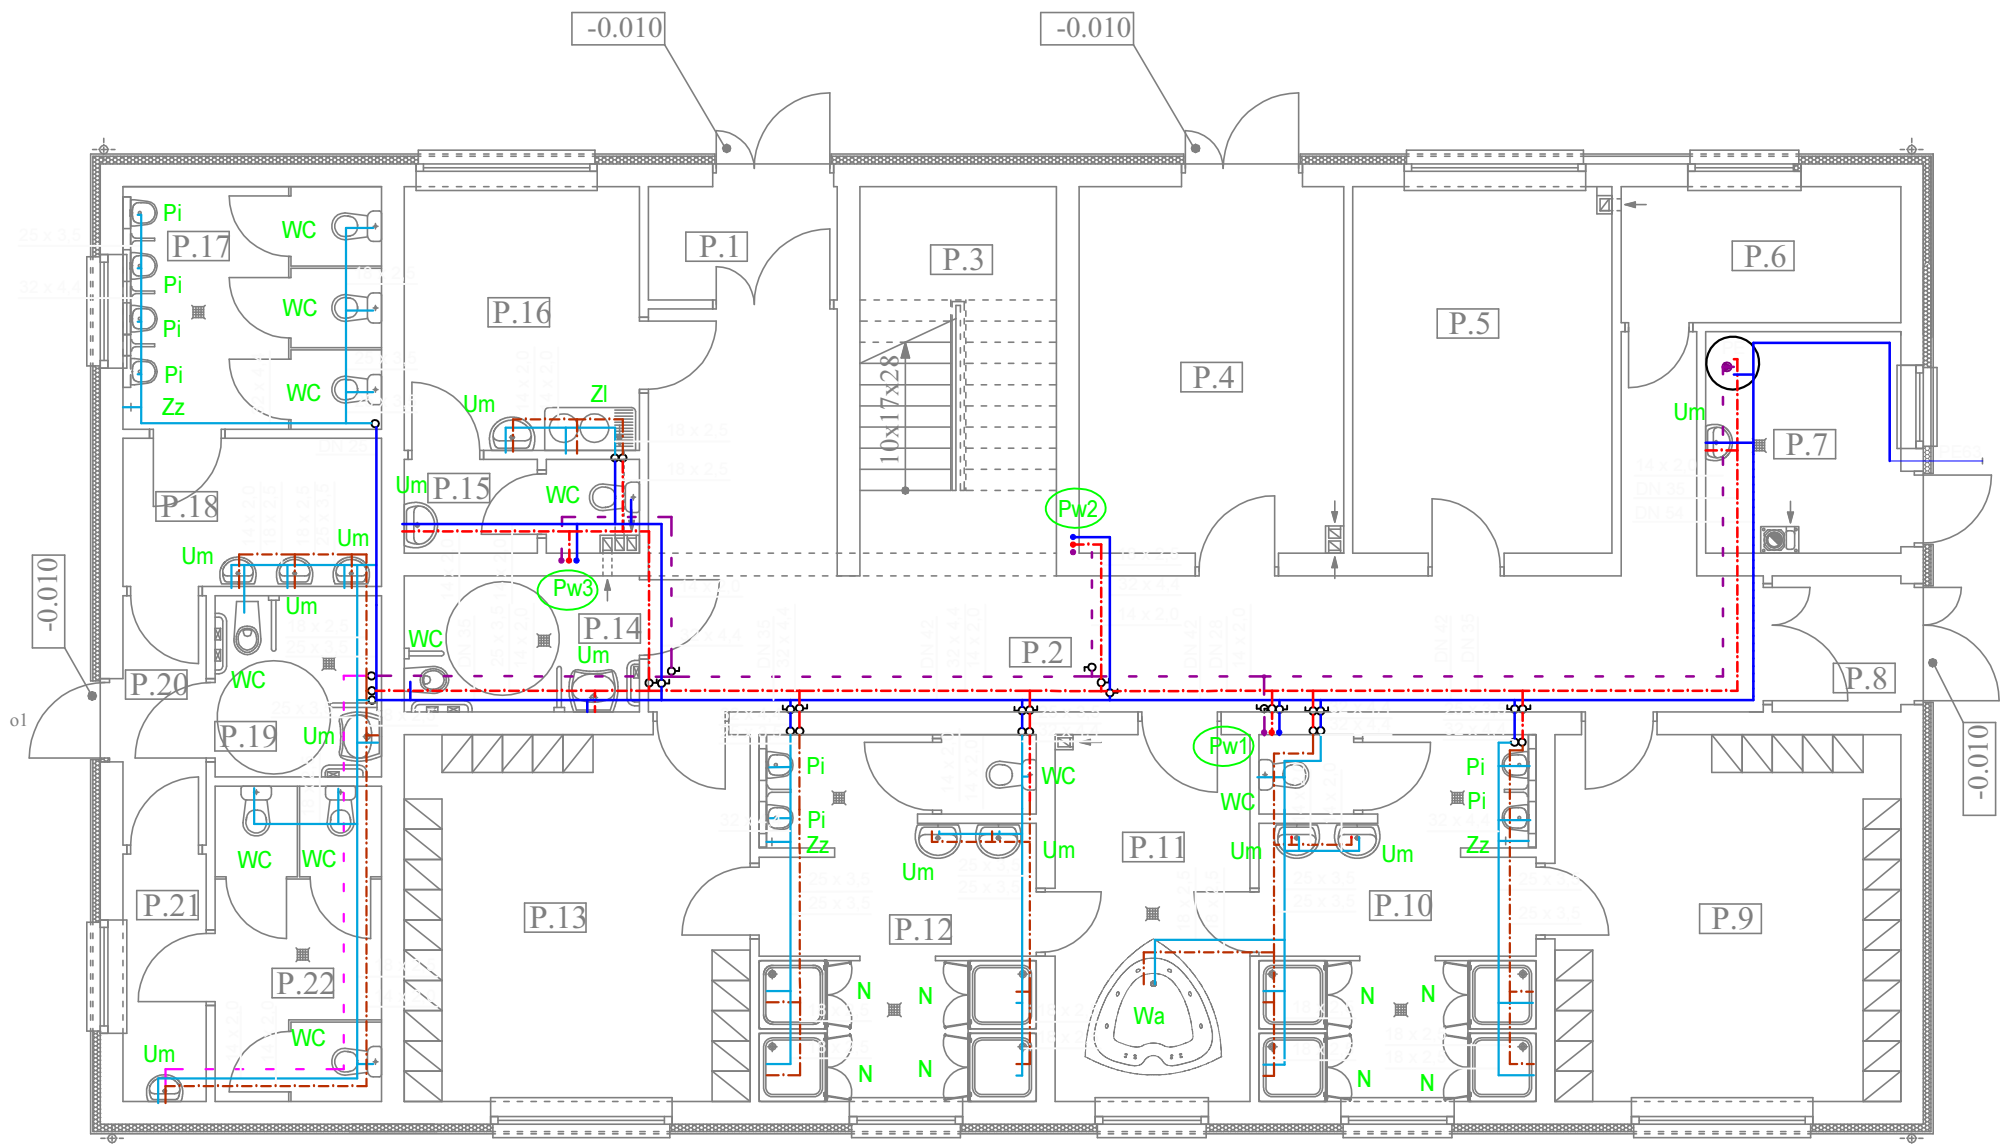

ZESTAWIENIE POMIESZCZEŃ - POZIOM PARTERU			
L. P.	NAZWA POMIESZCZENIA	RODZAJ POSADZKI	POWIERZCHNIA
P.1	WIATROLAP	PLYTKI GRES	3,75m2
P.2	KOMUNIKACJA	PLYTKI GRES	38,60m2
P.3	KLATKA SCHODOWA	PLYTKI GRES	13,39m2
P.4	MAGAZYN SPRZĘTU SPORTOWEGO	PLYTKI GRES	16,88m2
P.5	SIŁOWNIA	PLYTKI GRES	16,63m2
P.6	ROZDZIELNIA	PLYTKI GRES	6,66m2
P.7	KOTŁOWNIA	PLYTKI GRES	7,38m2
P.8	WIATROLAP	PLYTKI GRES	3,06m2
P.9	SZATNIA	PLYTKI GRES	22,10m2
P.10	SANITARIAT	PLYTKI GRES	17,80m2
P.11	POMIESZCZENIE ODNOWY	PLYTKI GRES	12,46m2
P.12	SANITARIAT	PLYTKI GRES	17,80m2
P.13	SZATNIA	PLYTKI GRES	22,10m2
P.14	WC DLA OSÓB NIEPEŁNOSPRAWNYCH	PLYTKI GRES	5,60m2
P.15	WC	PLYTKI GRES	3,53m2
P.16	GABINET LEKARSKI	PLYTKI GRES	10,85m2
P.17	WC MĘSKI	PLYTKI GRES	10,98m2
P.18	PRZEDSIONEK	PLYTKI GRES	6,70m2
P.19	WC DLA OSÓB NIEPEŁNOSPRAWNYCH	PLYTKI GRES	5,28m2
P.20	KOMUNIKACJA	PLYTKI GRES	3,63m2
P.21	PRZEDSIONEK	PLYTKI GRES	3,60m2
P.22	WC DAMSKI	PLYTKI GRES	9,17m2
+0.000=353,35m n.p.m.			257,95m2

- instalacja ciepłej wody użytkowej-przewody prowadzone pod stropem
- instalacja wody cyrkulacyjnej-przewody prowadzone pod stropem
- instalacja wody zimnej-przewody prowadzone pod stropem
- instalacja ciepłej wody użytkowej-przewody prowadzone w posadzce
- instalacja wody cyrkulacyjnej-przewody prowadzone w posadzce
- instalacja wody zimnej-przewody prowadzone w posadzce

Legenda:

- Um Umywalka
- WC Miska ustępowa
- Zl Zlew
- N Natrysk
- Pi Pisuar
- Pw Pion wodny
- Zz Zawór ze złączką do węża
- Wa Wanna
- PE Podgrzewacz wody
- ♂ MTCV(B) Zawór cyrkulacyjny
- Zawór odcinający
- ⦿ Pompa cyrkulacyjna

ALMA
PROJEKT

PRACOWNIA ARCHITEKTONICZNO - URBANISTYCZNA
MGR INŻ. ARCH. MACIEJ KOLESIŃKI

41-260 SŁAWKÓW, ul. WRZOSOWA 35, tel./fax. (032) 2609479, kom. 693 120 172, e-mail: biuro@almaprojekt.pl
NIP: 629-177-13-42, REGON: 277727322, PKO SA O/KATOWICE 23 12404227 1111000048433439

TYTUŁ OPRACOWANIA, LOKALIZACJA PROJEKT WYKONAWCZY BUDYNEK ZAPLECZA STADIONU INSTALACJE WOD. - KAN. USTROŃ, UL. SPOROTWA 5, NR EW. DZIAŁEK WG CZĘŚCI OPISOWEJ		INWESTOR MIASTO USTROŃ ul. RYNEK 1 43-450 USTROŃ	
TREŚĆ RYSUNKU RZUT PARTERU-INSTALACJA WODY ZIMNEJ, CIEPŁEJ I CYRKULACYJNEJ		SKALA 1:100	
PROJEKTANT mgr inż. GRZEGORZ GOLIŃSKI upr. bud. inst.-san. nr SLK3726/PWOS/11, czł. Śląskiej Okręgowej Izby Inż. Bud. nr SLK/IS/7306/11	DATA 12.2015	PODPIS	UMOWA NR ZP.272.3.49.2015
WYKONAŁ mgr inż. LESZEK SURMICKI			NR PROJEKTU 05/PW/15
KIEROWNIK ZESPOŁU PROJEKTOWEGO mgr inż. arch. MACIEJ KOLESIŃSKI upr. architektoniczne nr 190/2001, czł. Śląskiej Okręgowej Izby Architektów nr SL-0022			NR RYSUNKU PW-IWK-1
Załączone materiały stanowią własność firmy P.A.-U. ALMAPROJEKT. Ani umysłowe prawa własnościowe, ani dane, ani know-how, ani tajemnice interesu oraz licencja ich używania nie jest odstąpiona zarówno pośrednio jak i bezpośrednio. Wszystkie informacje dotyczą wyłącznie adresata, przekazane w celu ich oceny, których to informacji nie wolno reprodukcować ani przekazywać osobom trzecim. Oprócz tego nie można ich wykorzystywać do produkcji lub innych celów albo też nawet upoważniać kogoś do tego bez jednoznacznego, pisemnego zezwolenia firmy P. A.-U. ALMAPROJEKT. Przyjęcie tego dokumentu należy rozumieć jako przyjęcie powyżej wymienionych warunków.			