



RZUT PARTERU

USTROŃ

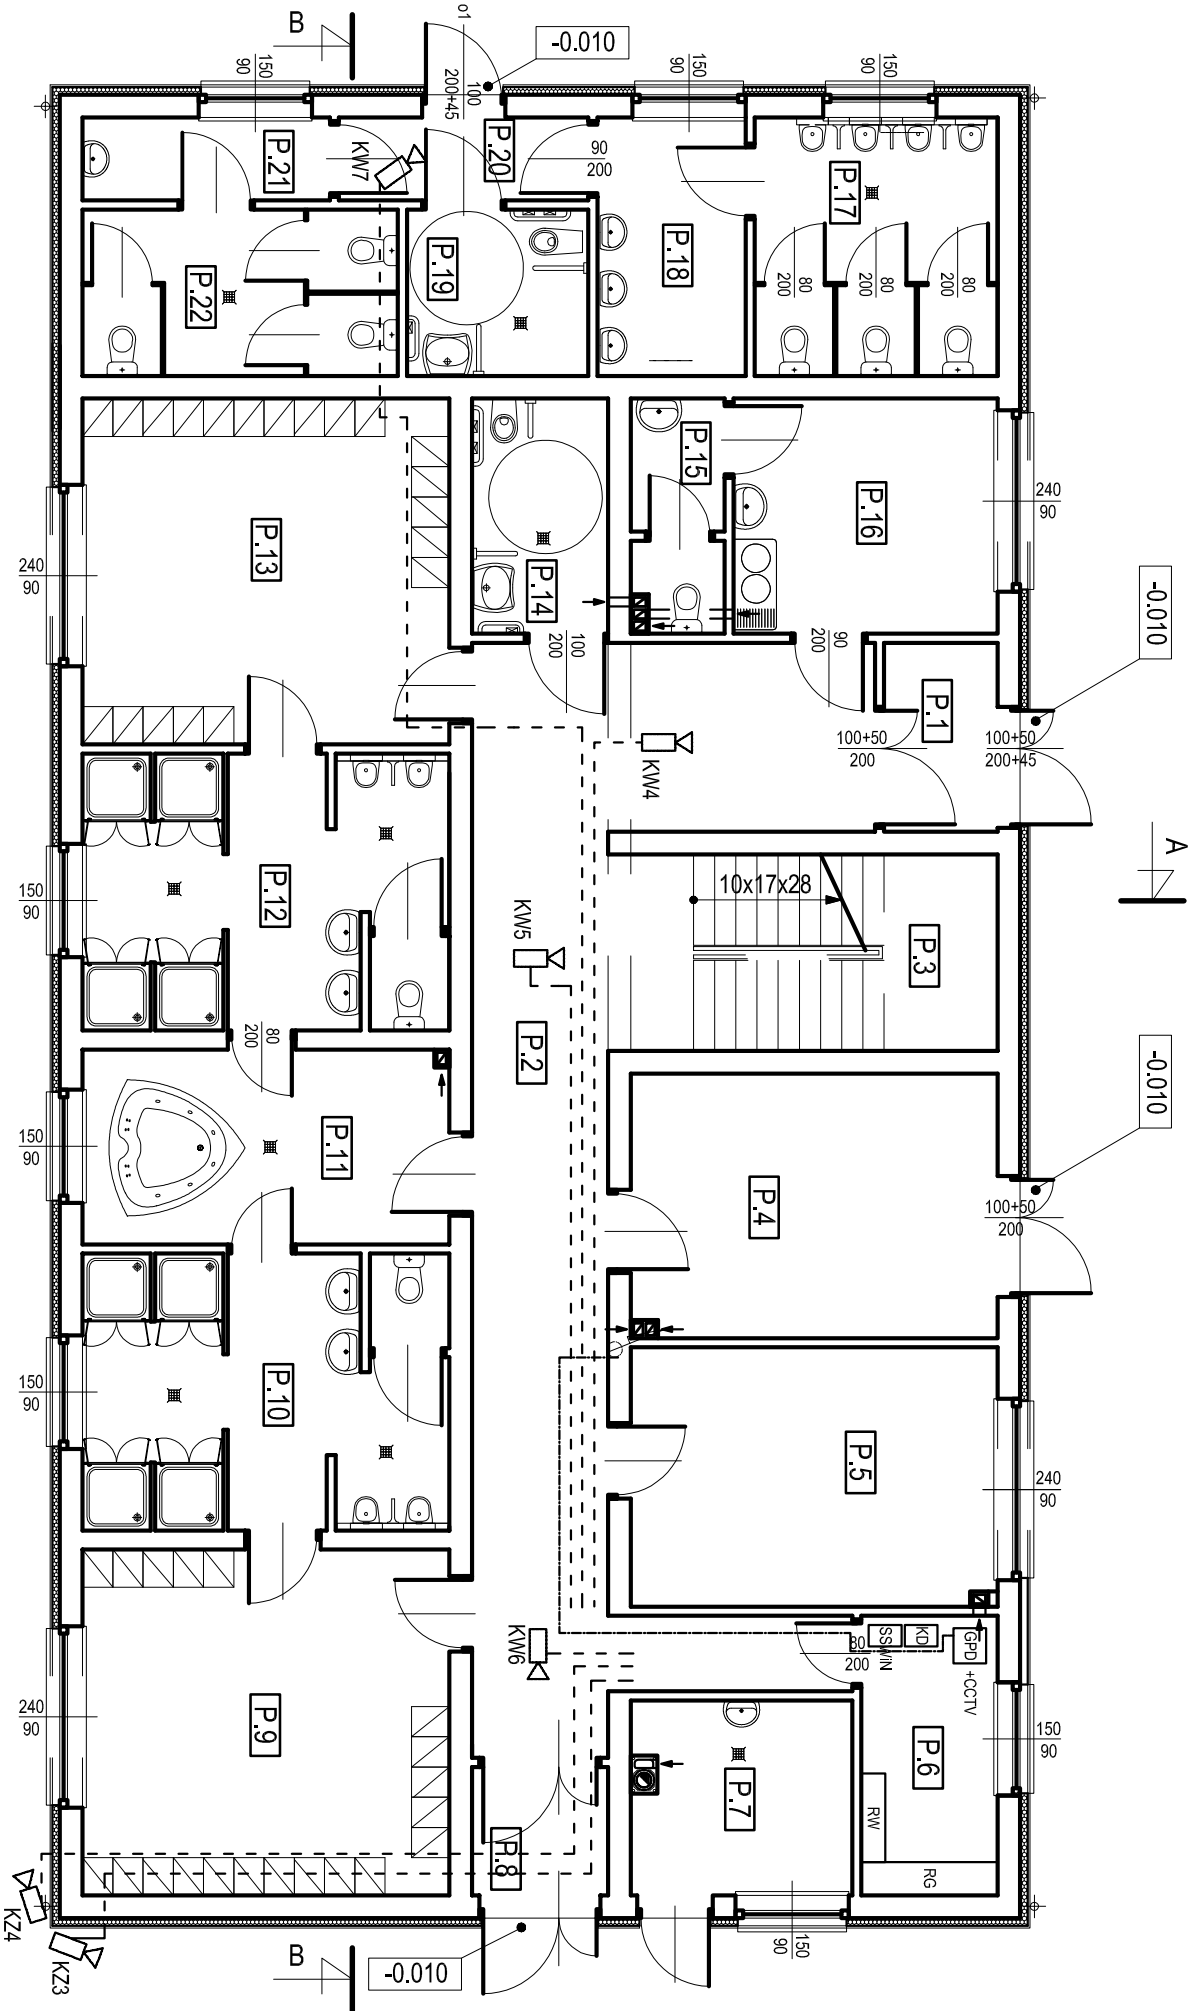

ZESTAWIENIE POMIESZCZEŃ - POZIOM PARTERU			
L. P.	NAZWA POMIESZCZENIA	RODZAJ POSADZKI	POWIERZCHNIA
P.1	WIATROLAP	PLYTKI GRES	3,75m²
P.2	KOMUNIKACJA	PLYTKI GRES	38,60m²
P.3	KLATKA SCHODOWA	PLYTKI GRES	13,39m²
P.4	MAGAZYN SPRZĘTU SPORTOWEGO	PLYTKI GRES	16,88m²
P.5	SIŁOWNIA	PLYTKI GRES	16,63m²
P.6	ROZDZIELNIA	PLYTKI GRES	6,60m²
P.7	KOTŁOWNIA	PLYTKI GRES	7,38m²
P.8	WIATROLAP	PLYTKI GRES	3,06m²
P.9	SZATNIA	PLYTKI GRES	22,10m²
P.10	SANITARIAT	PLYTKI GRES	17,80m²
P.11	POMIESZCZENIE ODNOWY	PLYTKI GRES	12,46m²
P.12	SANITARIAT	PLYTKI GRES	17,80m²
P.13	SZATNIA	PLYTKI GRES	22,10m²
P.14	WC DLA OSÓB NIEPEŁNOSPRAWNYCH	PLYTKI GRES	5,60m²
P.15	WC	PLYTKI GRES	3,53m²
P.16	GABINET LEKARSKI	PLYTKI GRES	10,85m²
P.17	WC MĘSKI	PLYTKI GRES	10,98m²
P.18	PRZEDSIONEK	PLYTKI GRES	6,70m²
P.19	WC DLA OSÓB NIEPEŁNOSPRAWNYCH	PLYTKI GRES	5,28m²
P.20	KOMUNIKACJA	PLYTKI GRES	3,63m²
P.21	PRZEDSIONEK	PLYTKI GRES	3,60m²
P.22	WC DAMSKI	PLYTKI GRES	9,17m²
			Σ 257,95m²

Instalacja p/t w pomieszczeniach.
Główne ciągi w korytarzach kablowych.
Układ sieci TN-S
Ochrona dodatkowa : Wyłączenie Szybkie

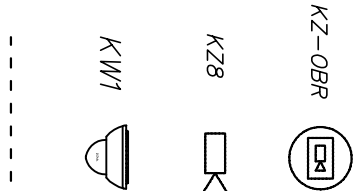

kamera SD632301-HC Przetwornik 1/2,8" Exmor CMOS, Wyjście wideo BNC HDCVI/CVBS, Rozdzielczość 25/30fps@1080P,1920 x1080), 50/60fps@720P, Zoom optyczny 30x (4,3mm ~ 129mm), Audio WE, 2x WE/1x WY alarmowe, Zasilanie AC 24V/3A (±10%), Obudowa IP66, Stopień wandaloodporności IK10 (opcjonalnie), DWRD, Day/Night(ICR), Ultra DNR, Auto Iris, Auto focus

kamera HAC-HFW2220D Przetwornik 1/2,8" 2,4Megapiksel Sony CMOS, 25/30fps@1080P, 25/30fps@60fps@720P, Przesuwmy filtr podczernieni ICR, Obudowa IP67, Zasięg IR 30m, Inteligentny IR, Obiektyw 3,6mm (8mm, 8mm, 12mm, 16mm opcjonalnie)

kamera HAC-HDW2220R-VF Przetwornik 1/2,8" 2,4Megapiksel Sony CMOS, 25/30fps@1080P, 25/30/50/60fps@720P, Przesuwmy filtr podczernieni ICR, Obudowa IP67, Zasięg IR 30m, Inteligentny IR, Obiektyw 2,7-12mm

XAP 75-0,59/3,7+2x1,0 PE+Żel

ALMA PROJEKT PRACOWNIA ARCHITEKTONICZNO - URBANISTYCZNA MGR INŻ. ARCH. MACIEJ KOLESIŃSKI			41-260 SŁAWKÓW, ul. WRZOSOWA 35, tel./fax. (032) 2609479, kom. 693 120 172, e-mail: biuro@almaprojekt.pl NIP: 629-177-13-42, REGON: 277727322, PKO SA OKATOWICE 23 12404227 111100004843439		
TYTUŁ OPACZOWANIA, LOKALIZACJA PROJEKT WYKONAWCZY ZEWNĘTRZNE I WEWNĘTRZNE INSTALACJE NISKOPRĄDOWE USTRÓN, UL. SPOKOTWA 5, NR EW. DZIAŁEK WG CZĘŚCI OPISOWEJ			INWESTOR MIASTO USTRÓN ul. RYNEK 1 43-450 USTRÓN		
TREŚĆ RYSUNKU BUD. ZAPLECZA :RZUT PARTERU INSTALACJA CCTV			SKALA 1:100		
PROJEKTANT mgr inż. ROBERT GLĄB upr. bud.-inst. el. nr 315/09, czł. Międzypolskiej Okręgowej Izby Bud. nr MAPIE0300003		DATA 12.2015	PODPIS		UMOWA NR ZP.272.3.49.2015
KIEROWNIK ZESPOŁU PROJEKTOWEGO mgr inż. arch. MACIEJ KOLESIŃSKI upr. architektoniczne nr 190/2001, czł. Stow. Okręgowej Izby Architektów nr SL-0022			NR PROJEKTU 10/PW/15		NR RYSUNKU PW-IT-4
Załączono materiały stanowiące własność firmy P.A.U. ALMAPROJEKT. Art. umowa prawa własnościowe, art. dane, art. know-how, art. tajemnice interesu oraz licencja art. używania nie jest obsługiwana zarówno pośrednio jak i bezpośrednio. Wszystkie informacje dotyczące wyłączenia adresu, przekazywane w celu art. umowy, których to informacji nie wolno reprodukcować ani przekazywać osobom trzecim. Oprócz tego nie można ich wykorzystywać do produkcji lub innych celów albo też nawet upublicznić, łączyć do tego bez pełnomocnego, pisemnego zezwolenia firmy P.A.U. ALMAPROJEKT. Przyjęcie tego dokumentu należy rozumieć jako przyjęcie powyżej wymienionych warunków.					