


RZUT PIĘTRA

USTRÓŃ

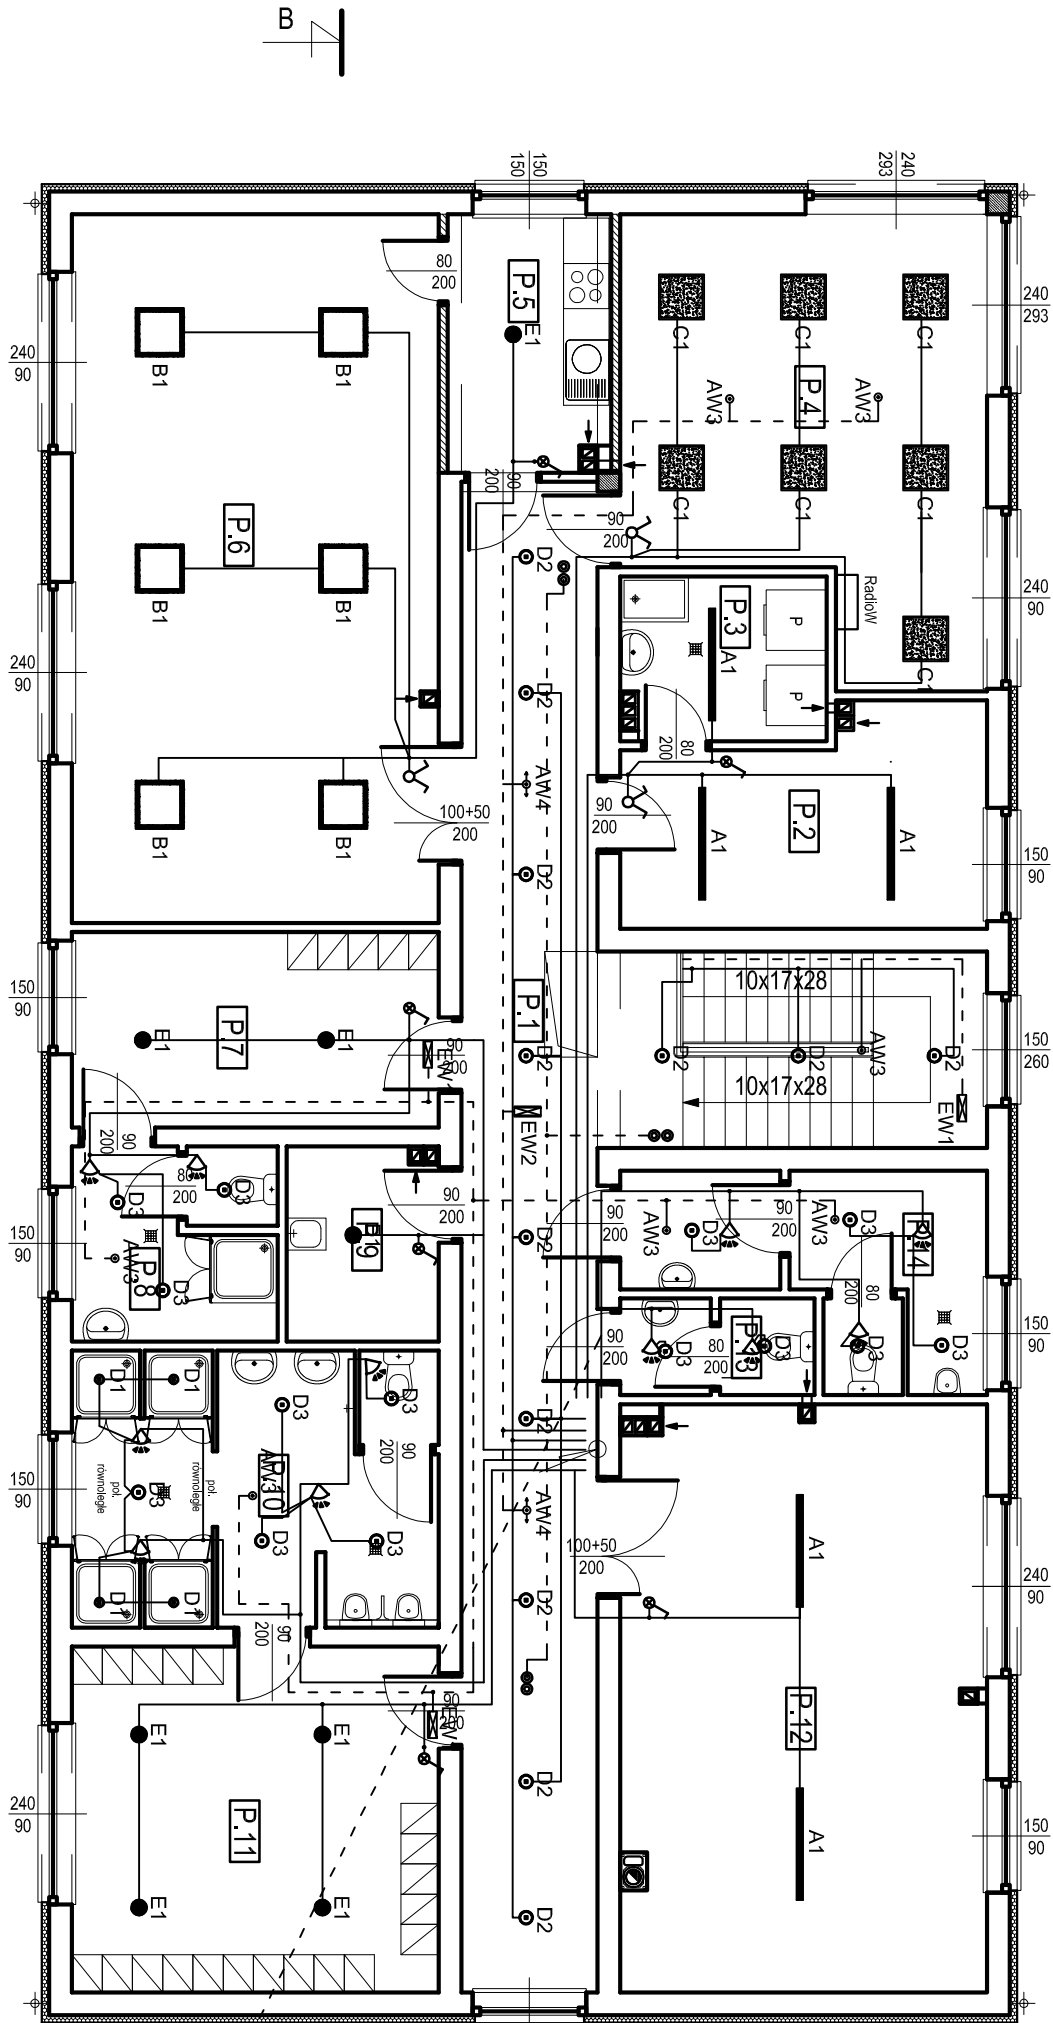

ZESTAWIENIE POMIESZCZEŃ - POZIOM PIĘTRA			
L. P.	NAZWA POMIESZCZENIA	RODZAJ POSADZKI	POWIERZCHNIA
P.1	KOMUNIKACJA	PLYTKI GRES	49,35m²
P.2	SUSZARNIA	PLYTKI GRES	12,67m²
P.3	PRALNIA	PLYTKI GRES	5,78m²
P.4	BIURO + SPIKERA	PLYTKI GRES	25,92m²
P.5	POMIESZCZENIE SOCJALNE	PLYTKI GRES	7,22m²
P.6	ŚWIETLICA	PLYTKI GRES	45,33m²
P.7	SZATNIA DLA SEDZIOW	PLYTKI GRES	12,54m²
P.8	SANITARIAT DLA SEDZIOW	PLYTKI GRES	6,73m²
P.9	POM. GOSPODARCZEJ PORZADKOWE	PLYTKI GRES	4,99m²
P.10	SANITARIAT	PLYTKI GRES	17,80m²
P.11	SZATNIA	PLYTKI GRES	22,10m²
P.12	MAGAZYN SPRZĘTU SPORTOWEGO	PLYTKI GRES	37,32m²
P.13	WC DAMSKI	PLYTKI GRES	3,08m²
P.14	WC MĘSKI	PLYTKI GRES	10,18m²
			Σ 261,01m²

obw. O/10,11,12,13A,13S,13B,14aw,15,16,17

Instalacja p/t w pomieszczeniach.
Główne ciągi w korytarzach kablowych.
Układ sieci TN-S
Ochrona dodatkowa : Wyłączenie Szybkie

A1	A1 - Neptun Compact LED 4800lm 48W PC Opal E IP65 840 (LUXIONA)
B1	B1 - x-Line SQ N LED 5200lm 40W PLX E IP20 24 840 (LUXIONA)
C1	C1 - Rubin LUX 4x24W T5 Micro-PRM E IP20 940 (LUXIONA)
D1	D1 - Beryl LED O 750lm 9W E IP65 34 840 (LUXIONA)
D2	D2 - Beryl LED O 1200lm 14W E IP20 34 840 (LUXIONA)
D3	D3 - Beryl LED O 1200lm 14W E IP44 34 840 (LUXIONA)
E1	E1 - Beryl LED N 3000lm 28W E IP20 34 840 (LUXIONA)
F1	F1 - x-line LED 4400lm 34W Micro-PRM E IP44 24 840 (LUXIONA)
F2	F2 - UPDOOR 2x18W TC-L SHM E IP65 (LUXIONA)
AW1	AW1 - UPDOOR 2x18W TC-L SHM E IP65 34 2h AT 840 / Termostat (LUXIONA)
AW2	AW2 - HWS LED IP65 3W 1h AT SE (LUXIONA)
AW3	AW3 - AKPO 3W IP65 1h AT SE (LUXIONA)
AW4	AW4 - AXPC 1W IP65 1h AT SE (LUXIONA)
EW1	EW1 - JFB LED 1,2W 3h AT SA (LUXIONA)
EW2	EW2 - JFAD LED 1,2W 3h AT SA (LUXIONA)

ALMA PROJEKT PRACOWNIA ARCHITEKTONICZNO - URBANISTYCZNA MGR INŻ. ARCH. MACIEJ KOLESIŃSKI			
41-260 SŁAWKÓW, ul. WRZOSOWA 35, tel./fax. (032) 2609479, kom. 693 120 172, e-mail: biuro@almaprojekt.pl NIP: 629-177-13-42, REGON: 277727322, PKO SA OKATOWICE 23 12404227 111100004843439			
TYTUŁ OPACOWANIA, LOKALIZACJA PROJEKT WYKONAWCZY ZEWNIĘTRZNE I WEWNĘTRZNE INSTALACJE ELEKTRYCZNE USTRON, UL. SPOROTWA 5, NR EW. DZIAŁEK WG CZĘŚCI OPISOWEJ		INWESTOR MIASTO USTRON ul. RYNEK 1 43-450 USTRON	
TREŚĆ RYSUNKU BUD. ZAPLECZA : RZUT PIĘTRA		SKALA 1:100	
PROJEKTANT mgr inż. ROBERT GŁĄB	DATA 12.2015	PODPIS	UMOWA NR ZP.272.3.49.2015
upr. bud.-inst. al. nr 315/09, czł. Międzypol. Okręgowej Izby Bud. nr MAIPE030003			NR PROJEKTU 09/PW/15
KIEROWNIK ZESPOŁU PROJEKTOWEGO mgr inż. arch. MACIEJ KOLESIŃSKI			NR RYSUNKU PW-IE-2
upr. architektoniczne nr 180/2001, czł. Stow. Okręgowej Izby Architektów nr SL-0022			
Załączone materiały stanowią własność firmy P.A.U. ALMAPROJEKT. Ani umowa, prawa własności, ani dane, ani know-how, ani informacje nie mogą być używane do celów innych niż określone w umowie. Wszelkie informacje dotyczące wykonania, przekazania, lub innej formy, mogą być używane do celów innych niż określone w umowie. Wszelkie informacje, które nie są własnością firmy P.A.U. ALMAPROJEKT. Przyjęcie tego dokumentu należy rozumieć jako przyjęcie powyższych warunków.			