


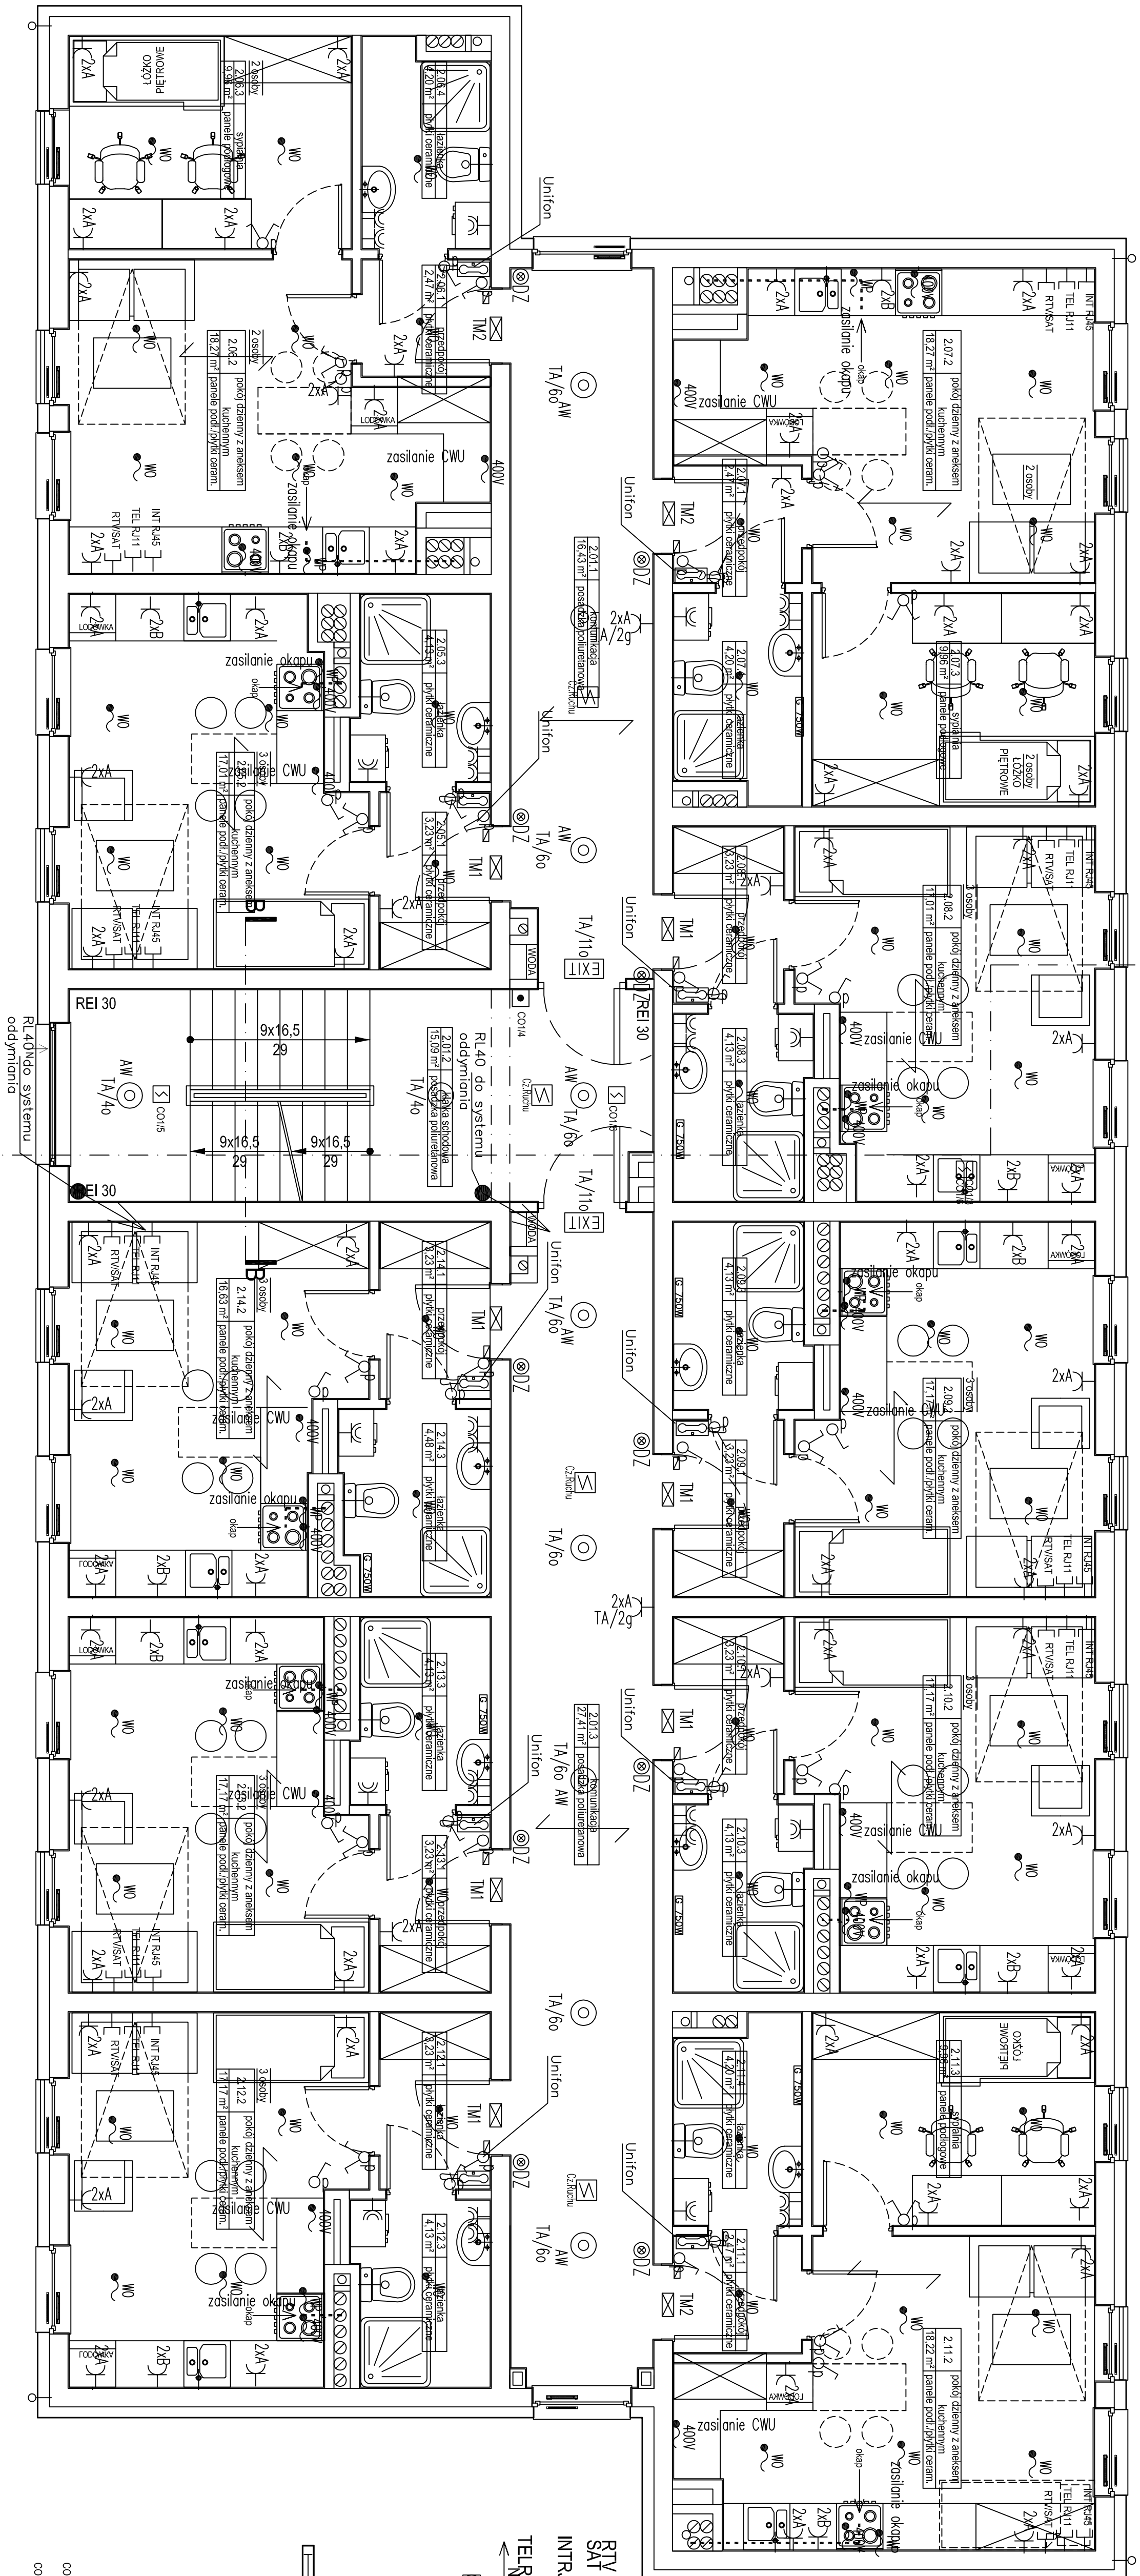

⊙12	Dzwonek
⌘	Łącznik oświetleniowy pojedynczy
⌘	Łącznik oświetleniowy świecznikowy
⌘	Łącznik oświetleniowy schodowy
⌘	Gniazdo wtyczkowe, podłogowe, podtyczkowe 16 A, 250 V, IP20, montaż na 0,3m
⌘	Gniazdo wtyczkowe, podłogowe, podtyczkowe 16 A, 250 V, IP20, montaż na 1,2m
⌘	Zasilanie 16 A, 400 V, IP44, montaż na 0,3m
⌘	Gniazdo wtyczkowe, pojedyncze, podtyczkowe 16 A, 250 V, IP44
⌘	Wypust kablowy
⌘	Wypust kablowy oświetleniowy
⌘	Tablica mieszkaniowa
⌘	Skrzynki teleinformatyczne
⌘	Gniazdo RTV montaż na 0,3m
⌘	Gniazdo internetowe montaż na 0,3m
⌘	Gniazdo telefoniczne montaż na 0,3m
⌘	Przełącznikowy wyłącznik prądu
⌘	Oprowa 2 modułem awaryjnym
⌘	Oprowa TITANIA 22W ES-system
⌘	Oprowa Pilotonieria PLUS 50W IP44
⌘	Oprowa Europek Osram 126 36W IP44
⌘	Oprowa Pilotogram Punto SA/A Inlewo
⌘	Oprowa zewnętrzna Nordkapp 13W IP65
⌘	Czułnik ruchu OR-CR 360
⌘	Centralka napowietrzona Mercor
⌘	Centralka oddymiania CA16 Mercor
⌘	Przysłask oddymiania
⌘	Czułko dymu z gniazdem
⌘	Silownik 24V

- Uwagi :
- W przedpokoju każdego mieszkania dla potrzeb instalacji staobprądowych zamontować wydzieloną skrzynkę telekomunikacyjną
 - Do niej z korytarza doprowadzić od tablicy piętrowej w warstwie wywłeki podłogowej rurkę RK40 z wciągniętymi przewodami instalacji teleinformatycznej, domofonowej i telewizyjnej.
 - Od cz. telekomunikacyjnej tablicy mieszkaniowej rozprzewodzić promieniowo w rurkach RK16 w warstwie wywłeki podłogowej instalację teleinformatyczną, domofonową i telewizyjną.
 - Instalację zasilającą parter, piętro I i piętro II należy prowadzić pod łynkiem.

AMAWA ARCHITECTS	
40-115 Katowice, ul. J. Bałbasa 24c/10 tel. 0 607 44 95 40 0 609 99 89 18 biuro@amawarchitekci.pl	
temat: Opracowanie dokumentacji budowlano-wykonawczej dla zadania pn. "Budowa budynku szpitalnego przy ul. Dworcowej".	
inwestor: Miasto Ustroń 43-450 Ustroń, Rynek 1	
temat rysunku: Instalacje elektryczne - rzut piętra I	
adres inwestora: Ustroń, ul. Dworcowa	
projektant: mgr inż. Michał Janiński mgr inż. Michał Janiński mgr inż. Michał Janiński mgr inż. Michał Janiński mgr inż. Michał Janiński	
nr rysunku: E3	data: 2016
skala: 1:50	