



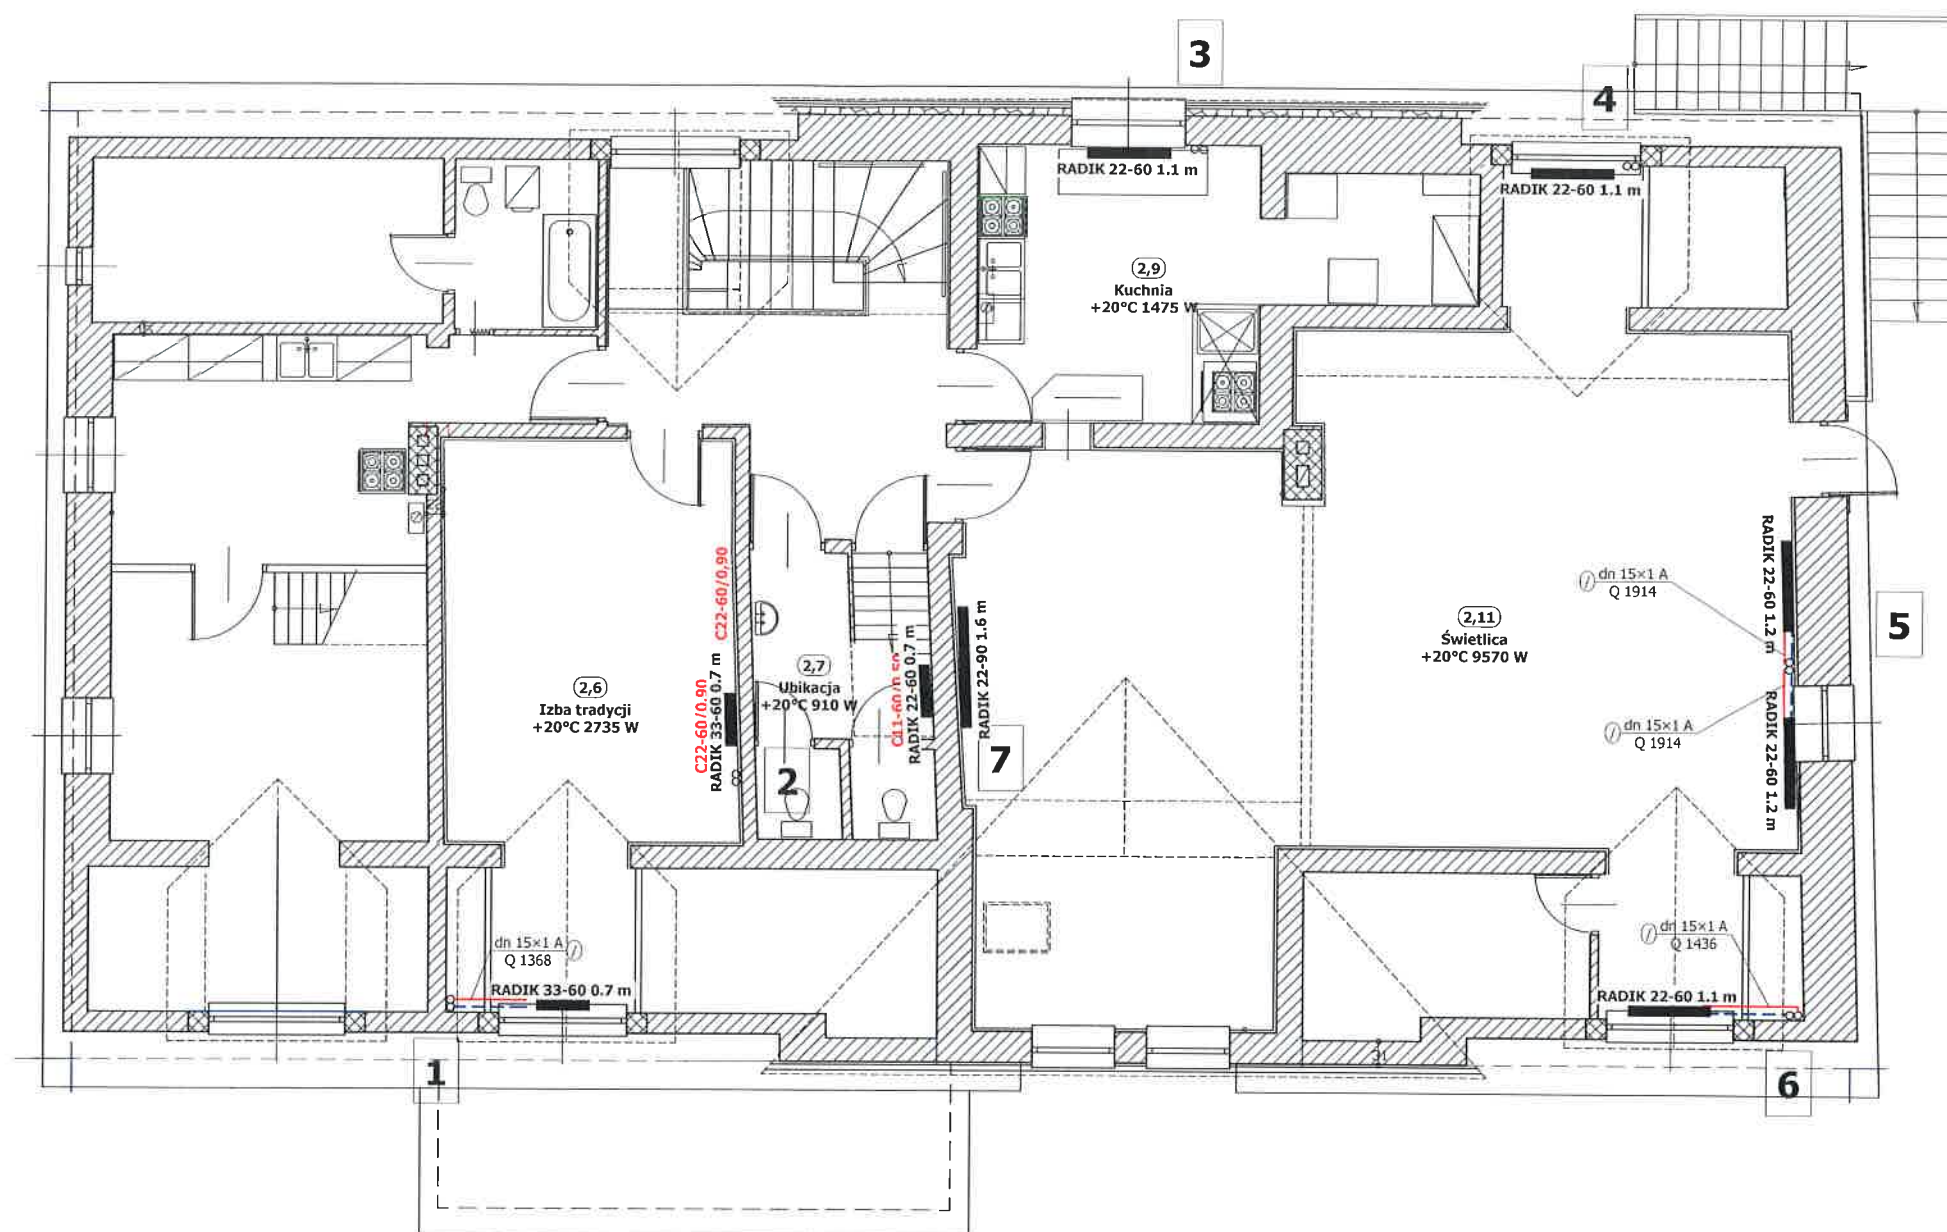


RZUT PIĘTRA

Temat: Modernizacja instalacji centralnego ogrzewania Obiekt: Strażnica Ochotniczej Straży Pożarnej Adres : Ustroń, ul. Strażacka 5, dz. nr 447/3, 447/4	
Nazwa rys. RZUT I PIĘTRA	
Projektował: Inż. Józef Martyński	skala: 1:100
Inwestor: Urząd Miasta Ustroń adres: 43-450 Ustroń, ul. Rynek 1	Branża: INSTAL. SANIT.
	Data: sierpień 2017 r
Rys. nr 3	

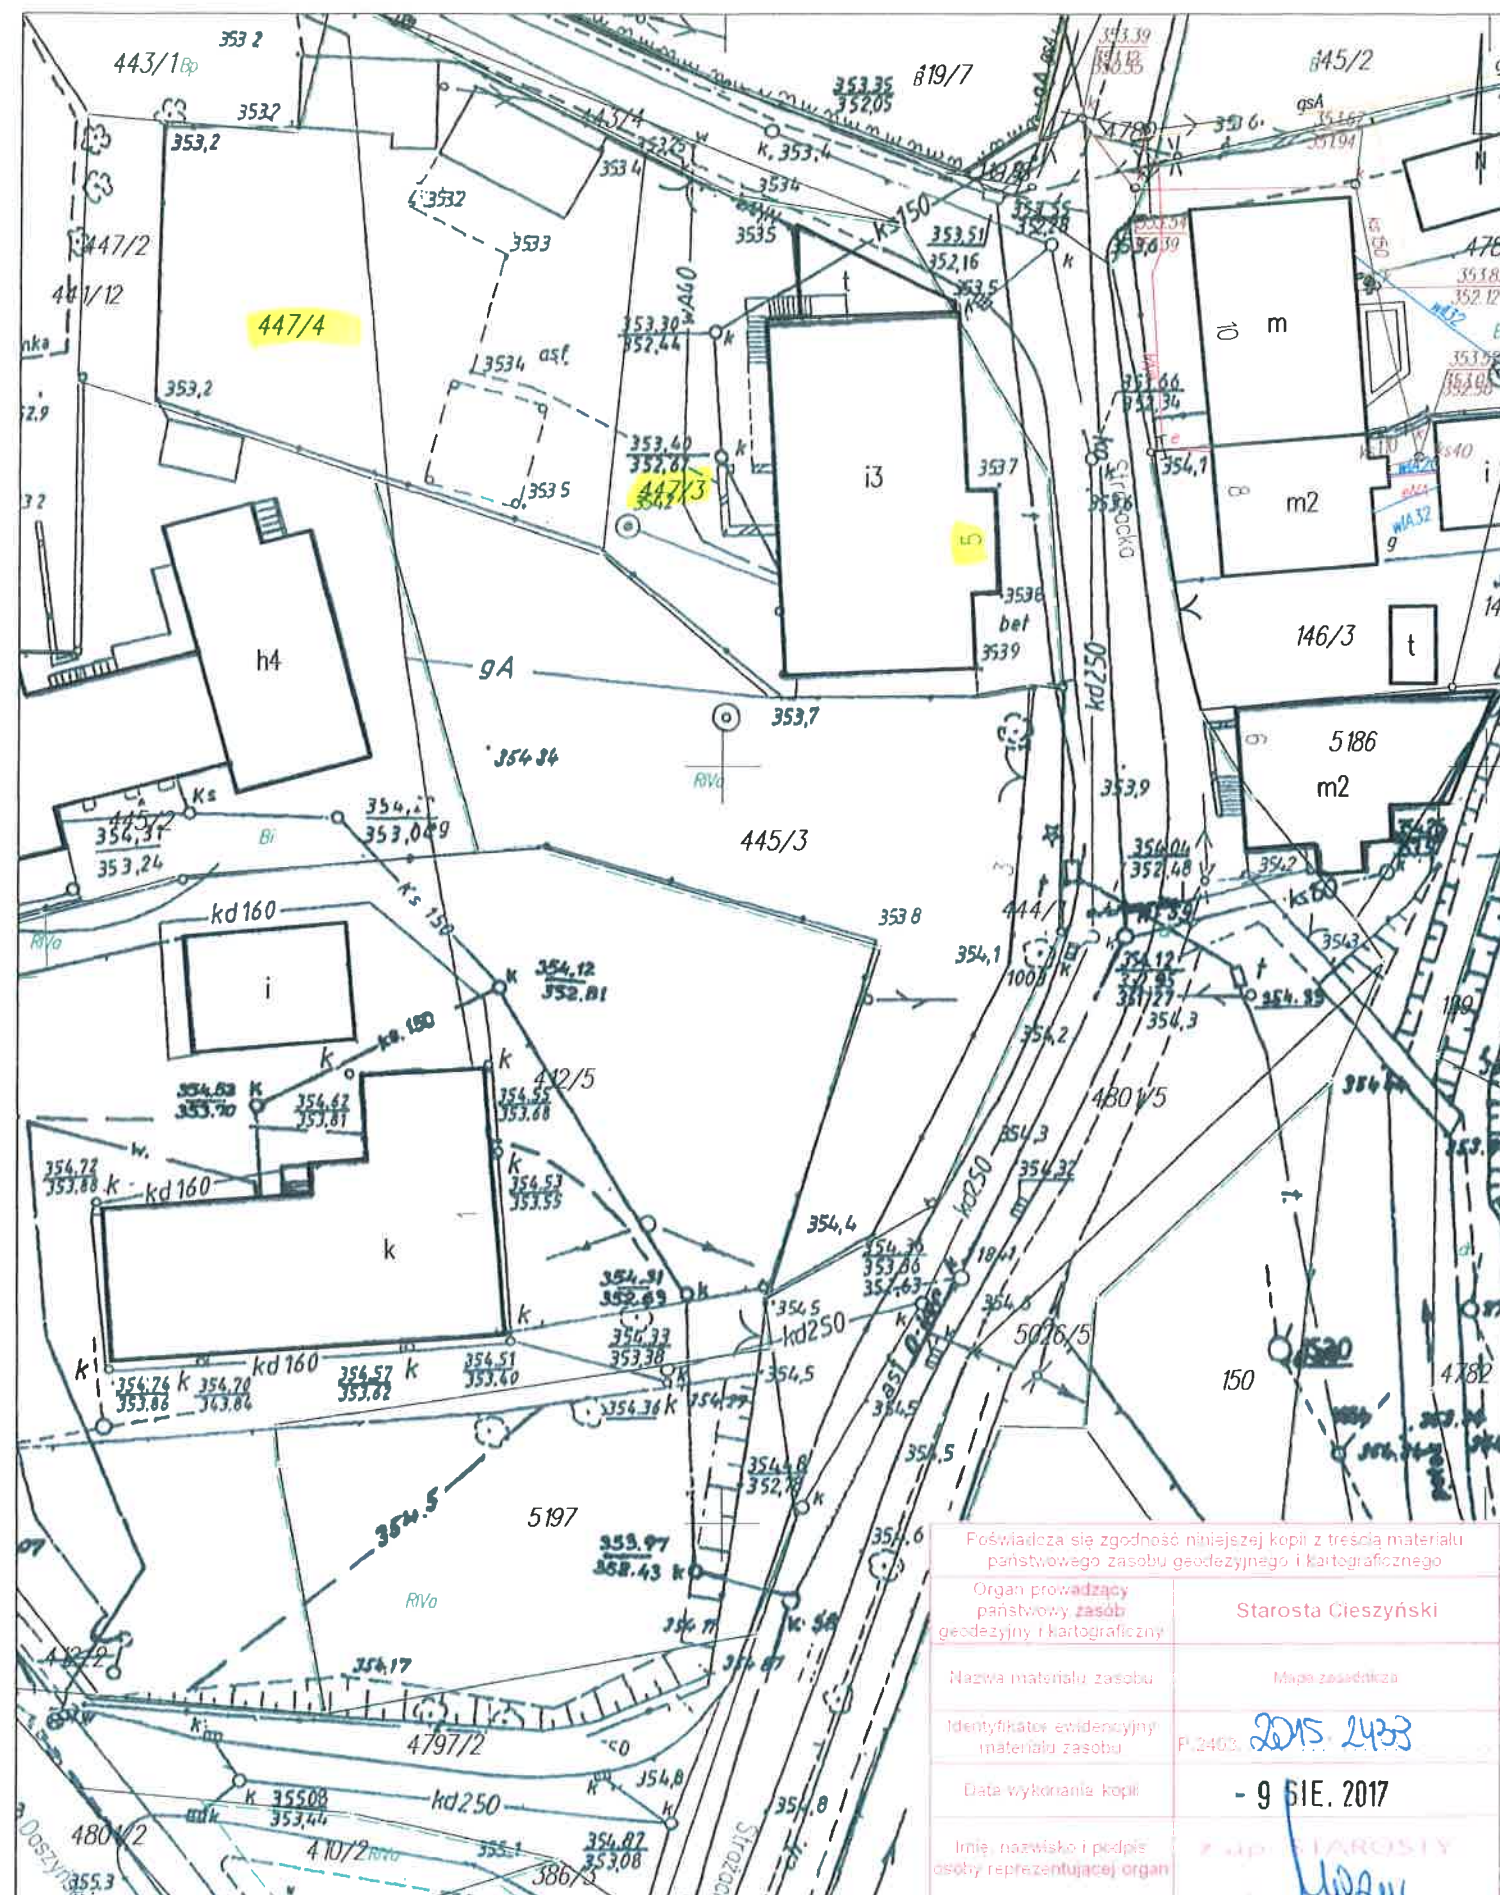


Uwaga: dane ewidencyjne stanowiące treść mapy nie spełniają wymagań obowiązujących standardów technicznych

Temat: Modernizacja instalacji centralnego ogrzewania Obiekt: Strażnica Ochotniczej Straży Pożarnej Adres : Ustroń, ul. Strażacka 5, dz. nr 447/3, 447/4	
Nazwa rys. PLAN ZAGOSPODAROWANIA	
Projektował: Inż. Józef Martyniński	skala: 1:500 Branża: INSTAL. SANIT. Data: sierpień 2017 r
Inwestor: Urząd Miasta Ustroń adres: 43-450 Ustroń, ul. Rynek 1	
Rys. nr 1	

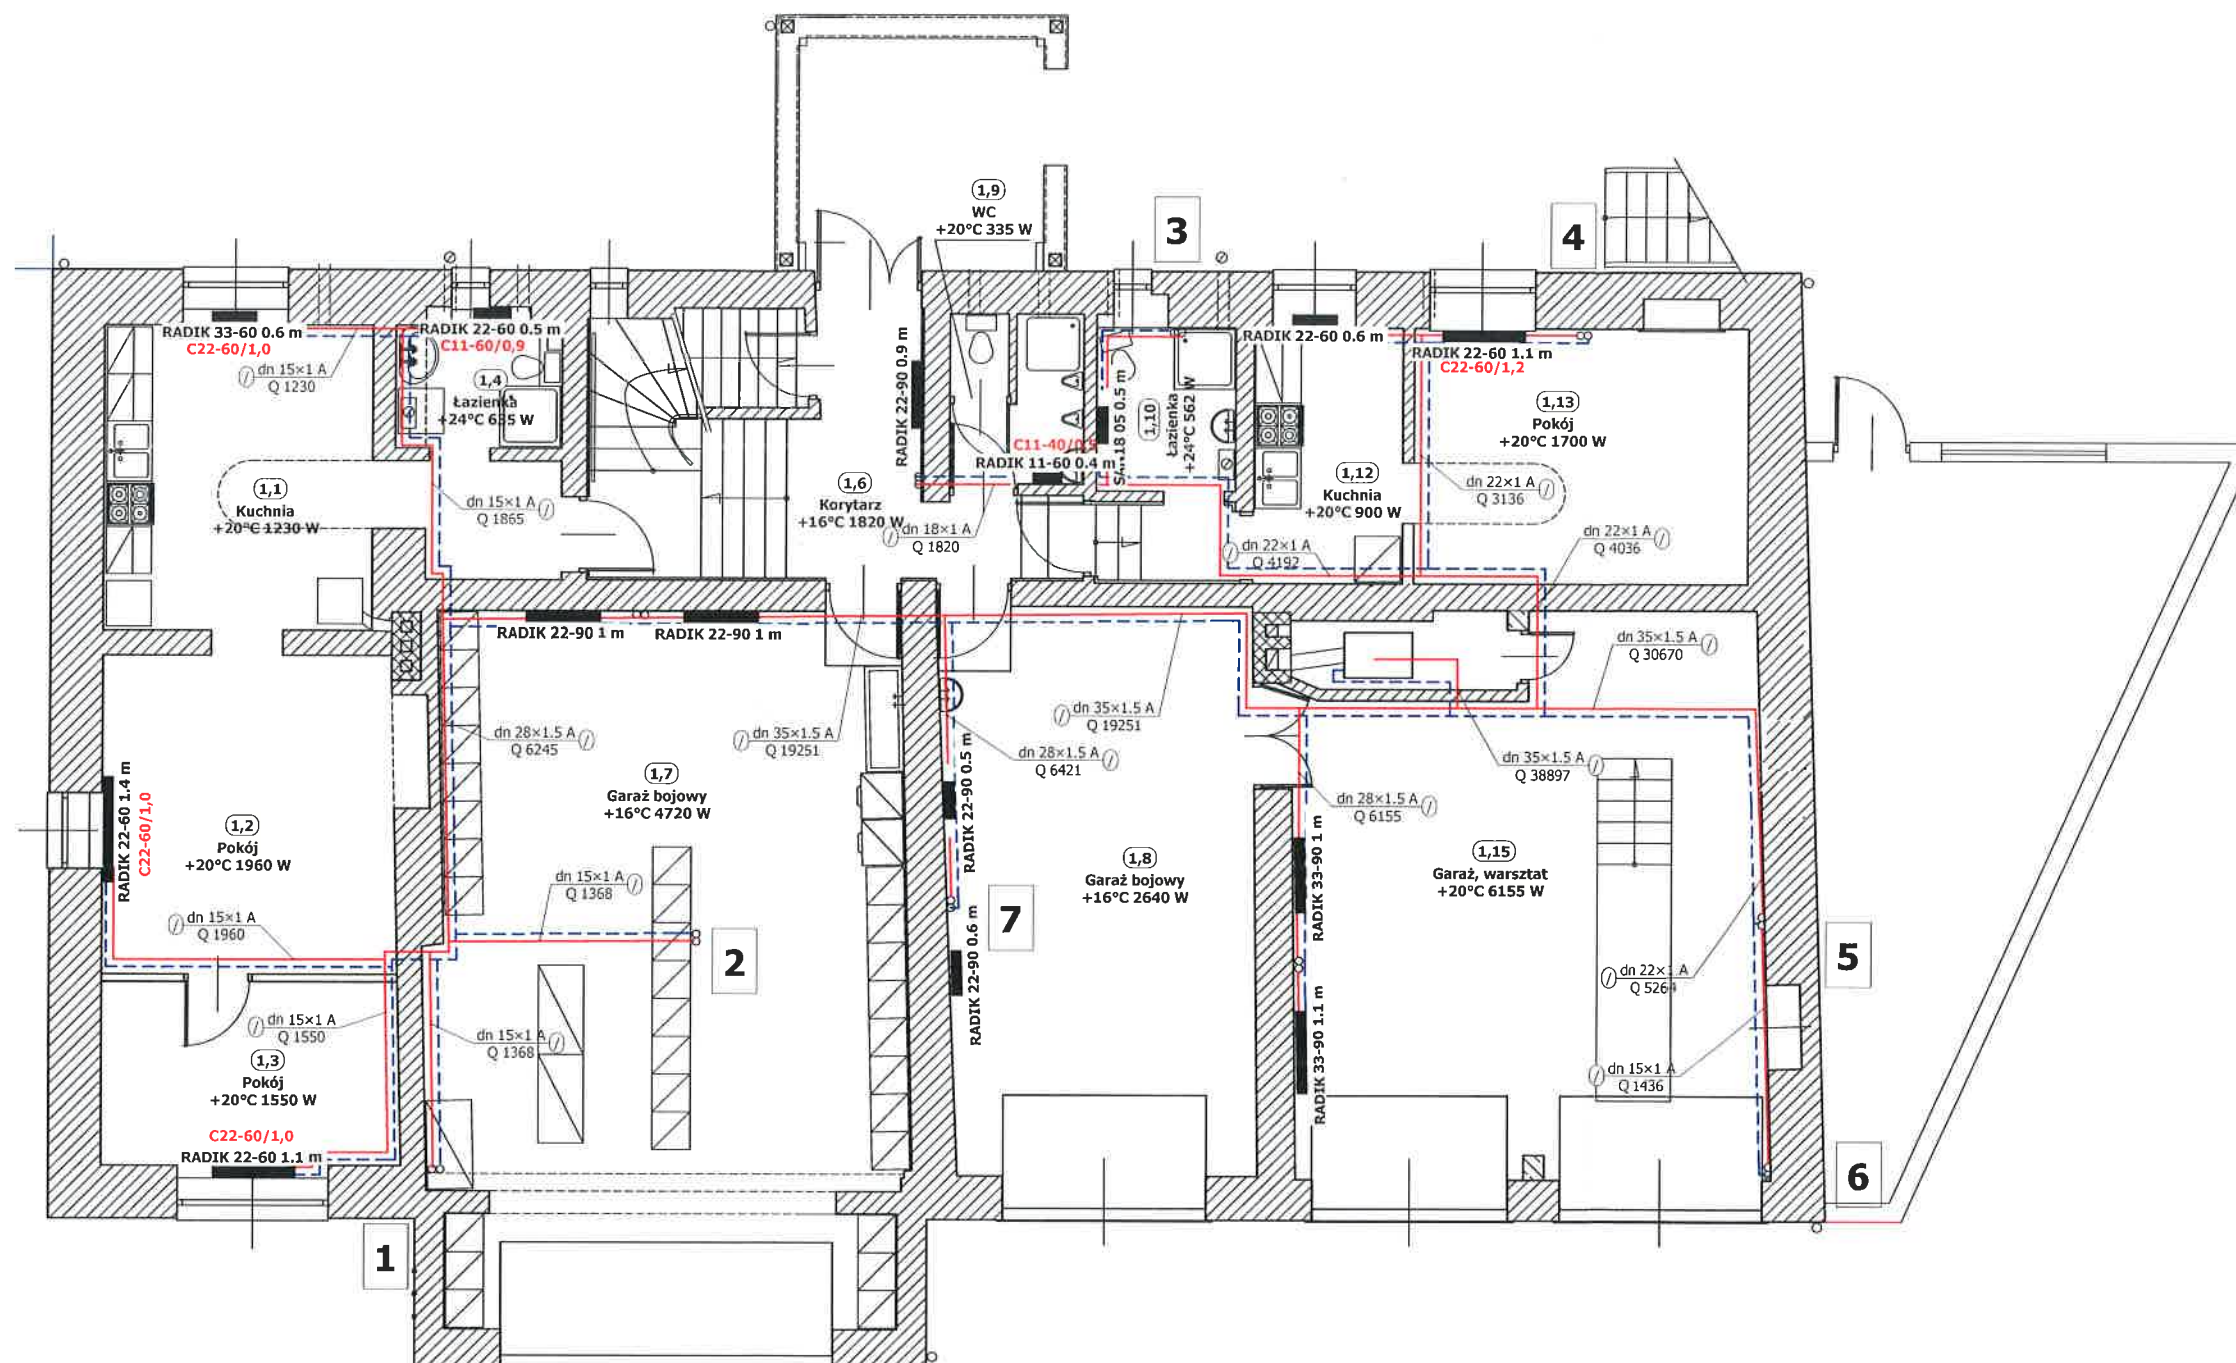

RZUT PARTERU

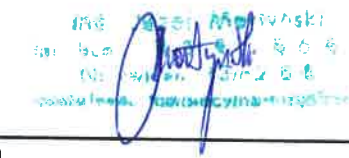Temat: Modernizacja instalacji centralnego ogrzewania	
Obiekt: Strażnica Ochotniczej Straży Pożarnej	
Adres: Ustroń, ul. Strażacka 5, dz. nr 447/3, 447/4	
Nazwa rys. RZUT PARTERU	
Projektował: Inż. Józef Martyniński	
	
Inwestor: Urząd Miasta Ustroń adres: 43-450 Ustroń, ul. Rynek 1	
skala: 1:100	Rys. nr 2
Branża: INSTAL. SANIT.	
Data: sierpień 2017 r	