
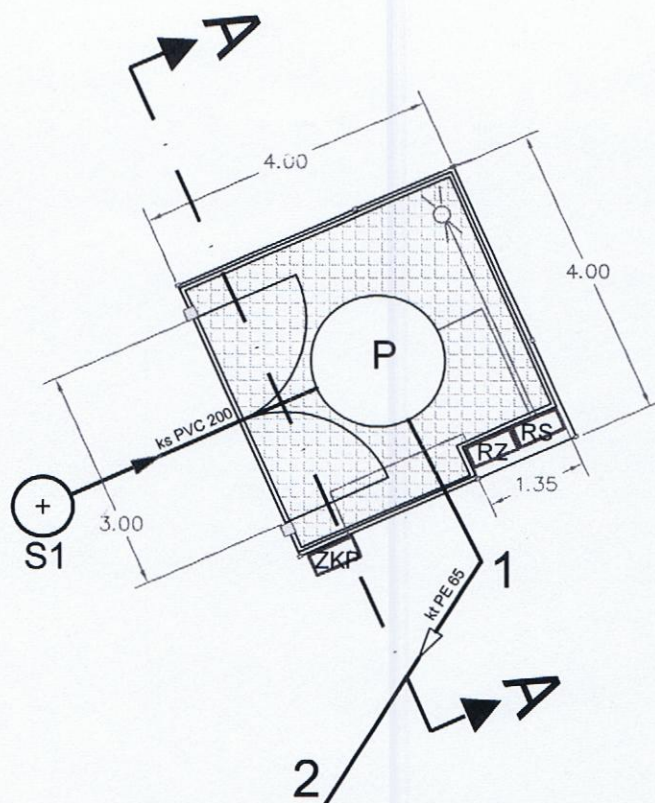


PRZEKRÓJ A-A SKALA 1:100

WARSTWY NAWIERZCHNI :

- KOSTKA BRUKOWA 8cm
- PODSYPKA CEMENTOWO - PIASKOWA 4cm
- POBUDOWA Z KLIŃCA KAMIENNEGO 8cm
- TŁUCZEŃ 20cm
- WARSTWA FILTRACYJNA Z PISAKU 10cm

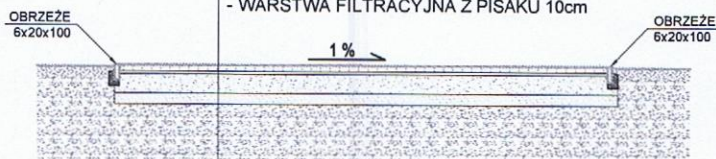

OZNACZENIA


ks PVC 200	projektowana kanalizacja grawitacyjna
1 kt PE 65 2	projektowana kanalizacja tłoczna
S1	projektowana studnia rewizyjna na kanalizacji grawitacyjnej
P	projektowana pompownia ścieków w obudowie betonowej B45 Ø1500/1780 wg załączonego rysunku Hidrostał Polska lub równoważna
ZKP	szafka złącza kablowego i wyłącznika głównego - wg odrębnego opracowania
RZ	rozdzielnia zasilania - wg projektu inst. elektrycznej TOM II
RS	rozdzielnia sterownicza - wg projektu inst. elektrycznej TOM II
⚡	słup oświetleniowy - wg projektu inst. elektrycznej TOM II
—	projektowane kable elektryczne eNN - wg projektu inst. elektrycznej TOM II
—	projektowane ogrodzenie pompowni

BIURO PROJEKTOWE UPĄK 43-253 PIELGRZYMOWICE UL. RUPTAWSKA 13 TEL / FAX 32 47 230 88 TEL. 607 576 850	
INWESTOR : URZĄD MIASTA USTRON 43-450 USTRON UL. RYNEK 1	
TEMAT: PROJEKT BUDOWLANO - WYKONAWCZY BUDOWY SIECI KANALIZACJI SANITARNEJ Z PRZYŁĄCZAMI DO BUDYNKÓW MIESZKALNYCH I POLA NAMIOTOWEGO W REJONIE UL. WZASOWEJ I TURYSTYCZNEJ W USTRONIU	
RYSunEK : PROJEKT Zagospodarowania Terenu Pompowni	SKALA: 1: 100
PROJEKTANT : MGR INŻ. AGNIESZKA OSIADACZ upr. nr 126/92	DATA: WRZESIEŃ 2016
PROJEKTANT SPRAWDZAJĄCY : MGR INŻ. BRONISŁAW GOWIN upr. nr 405/92	RYs. NR 07

ELEMENTY PRZESŁA:

- 1 - Panel ogrodzeniowy typ np. FORTIS 4W WYS. 1560mm zgrzewany sys. np. PLAST-MET lub równoważny
- 2 - Słupek przesłowy, wykonany z kształownika profilowanego prostokątnego sys. np. PLAST-MET® 60x40x2.0 mm lub równoważny
- 3 - Obejma montażowa
- 4 - Śruba montażowa z łbem grzybkowym podsadzonym M8 x 80mm klasa 4.8, ocynkowana elektrolitycznie zg. z PN 82406 DIN 603.
- 5 - Nakrętka samozrywalna ze stali nierdzewnej kl.4 uniemożliwiająca demontaż przesł ogrodzeniowych.
- 6 - Kapturek np. sys. PLAST-MET® z tworzywa sztucznego mrozoodpornego lub równoważny.
- 7 - Stopa nośna, w formie graniastosłupa z wpustami na płyty cokołowe i gniazdem montażowym
- 8 - Płyta cokołowa- wypełnienie przesłowe, element zbrojony;
- 9 - Pokrywa stopy, zwieńczenie górne stopy trwale zespolone elastycznym, mrozoodpornym klejem montażowym.


SYSTEMOWE OGRODZENIE PANELOWE NP "PLAST-MET" LUB RÓWNOWAŻNE WIDOK PRZESŁA

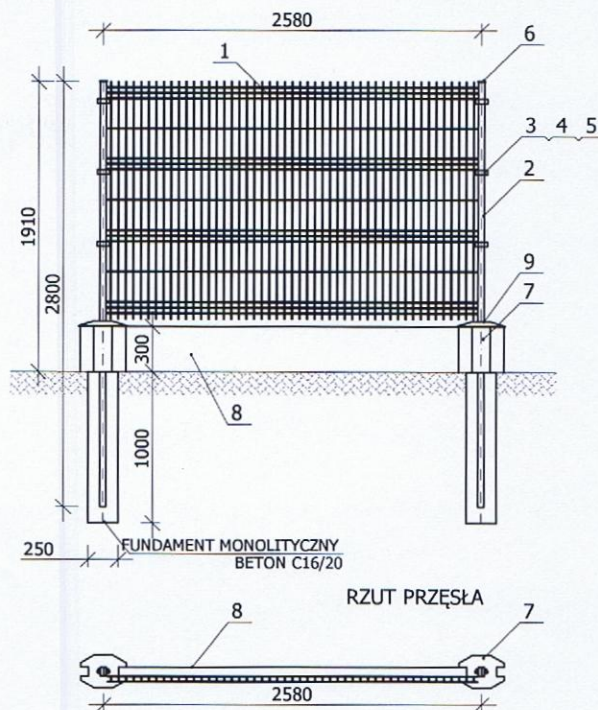

SYSTEMOWE OGRODZENIE PANELOWE NP. "PLAST-MET" LUB RÓWNOWAŻNE WIDOK BRAMY WJAZDOWEJ

ELEMENTY BRAMY:

- 1 - Brama dwuskrzydłowa uchylna typ np. Ds-4w z panelem np. typu FORTIS 4W lub równoważny
- 2 - Słupek 160x160x4.0 mm
- 3 - Zawiasy M16/20-180
- 4 - Kapturek sys. np. PLAST-MET® z tworzywa sztucznego mrozoodpornego lub równoważny.
- 5 - Rygiel górny z dodatkową kłódką

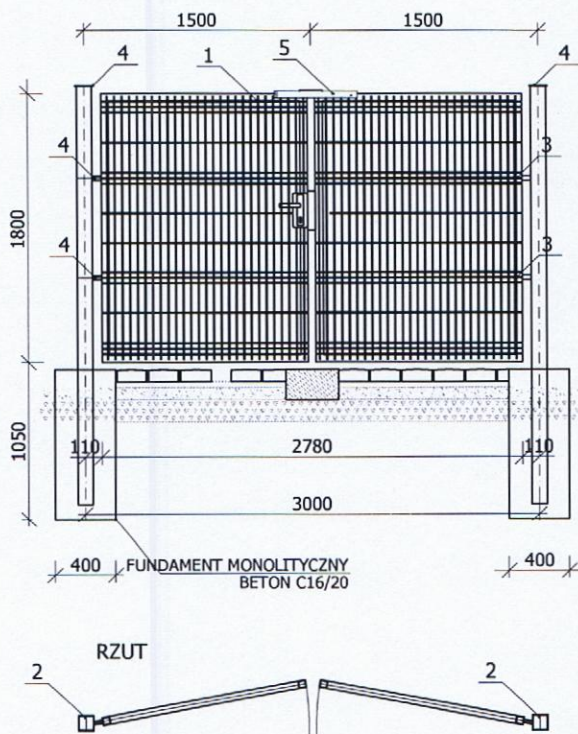

BIURO PROJEKTOWE UPAK 43-253 PIELGRZYMOWICE UL. RUPTAWSKA 13 TEL / FAX 32 47 230 88 TEL. 607 576 850	
INWESTOR : URZĄD MIASTA USTRON 43-450 USTRON UL. RYNEK 1	
TEMAT: PROJEKT BUDOWLANO - WYKONAWCZY BUDOWY SIECI KANALIZACJI SANITARNEJ Z PRZYŁĄCZAMI DO BUDYNKÓW MIESZKALNYCH I POLA NAMIOTOWEGO W REJONIE UL. WČZASOWEJ I TURYSTYCZNEJ W USTRONIU	
RYSUNEK : PROJEKT OGRODZENIA POMPOWNI	RYSUNEK TYPOWY
PROJEKTANT : MGR INŻ. AGNIESZKA OSIADACZ upr. nr 126/92	DATA: WRZESIEŃ 2016
PROJEKTANT SPRAWDZAJĄCY: MGR INŻ. BRONISŁAW GOWIN upr. nr 405/92	RYS. NR 08