


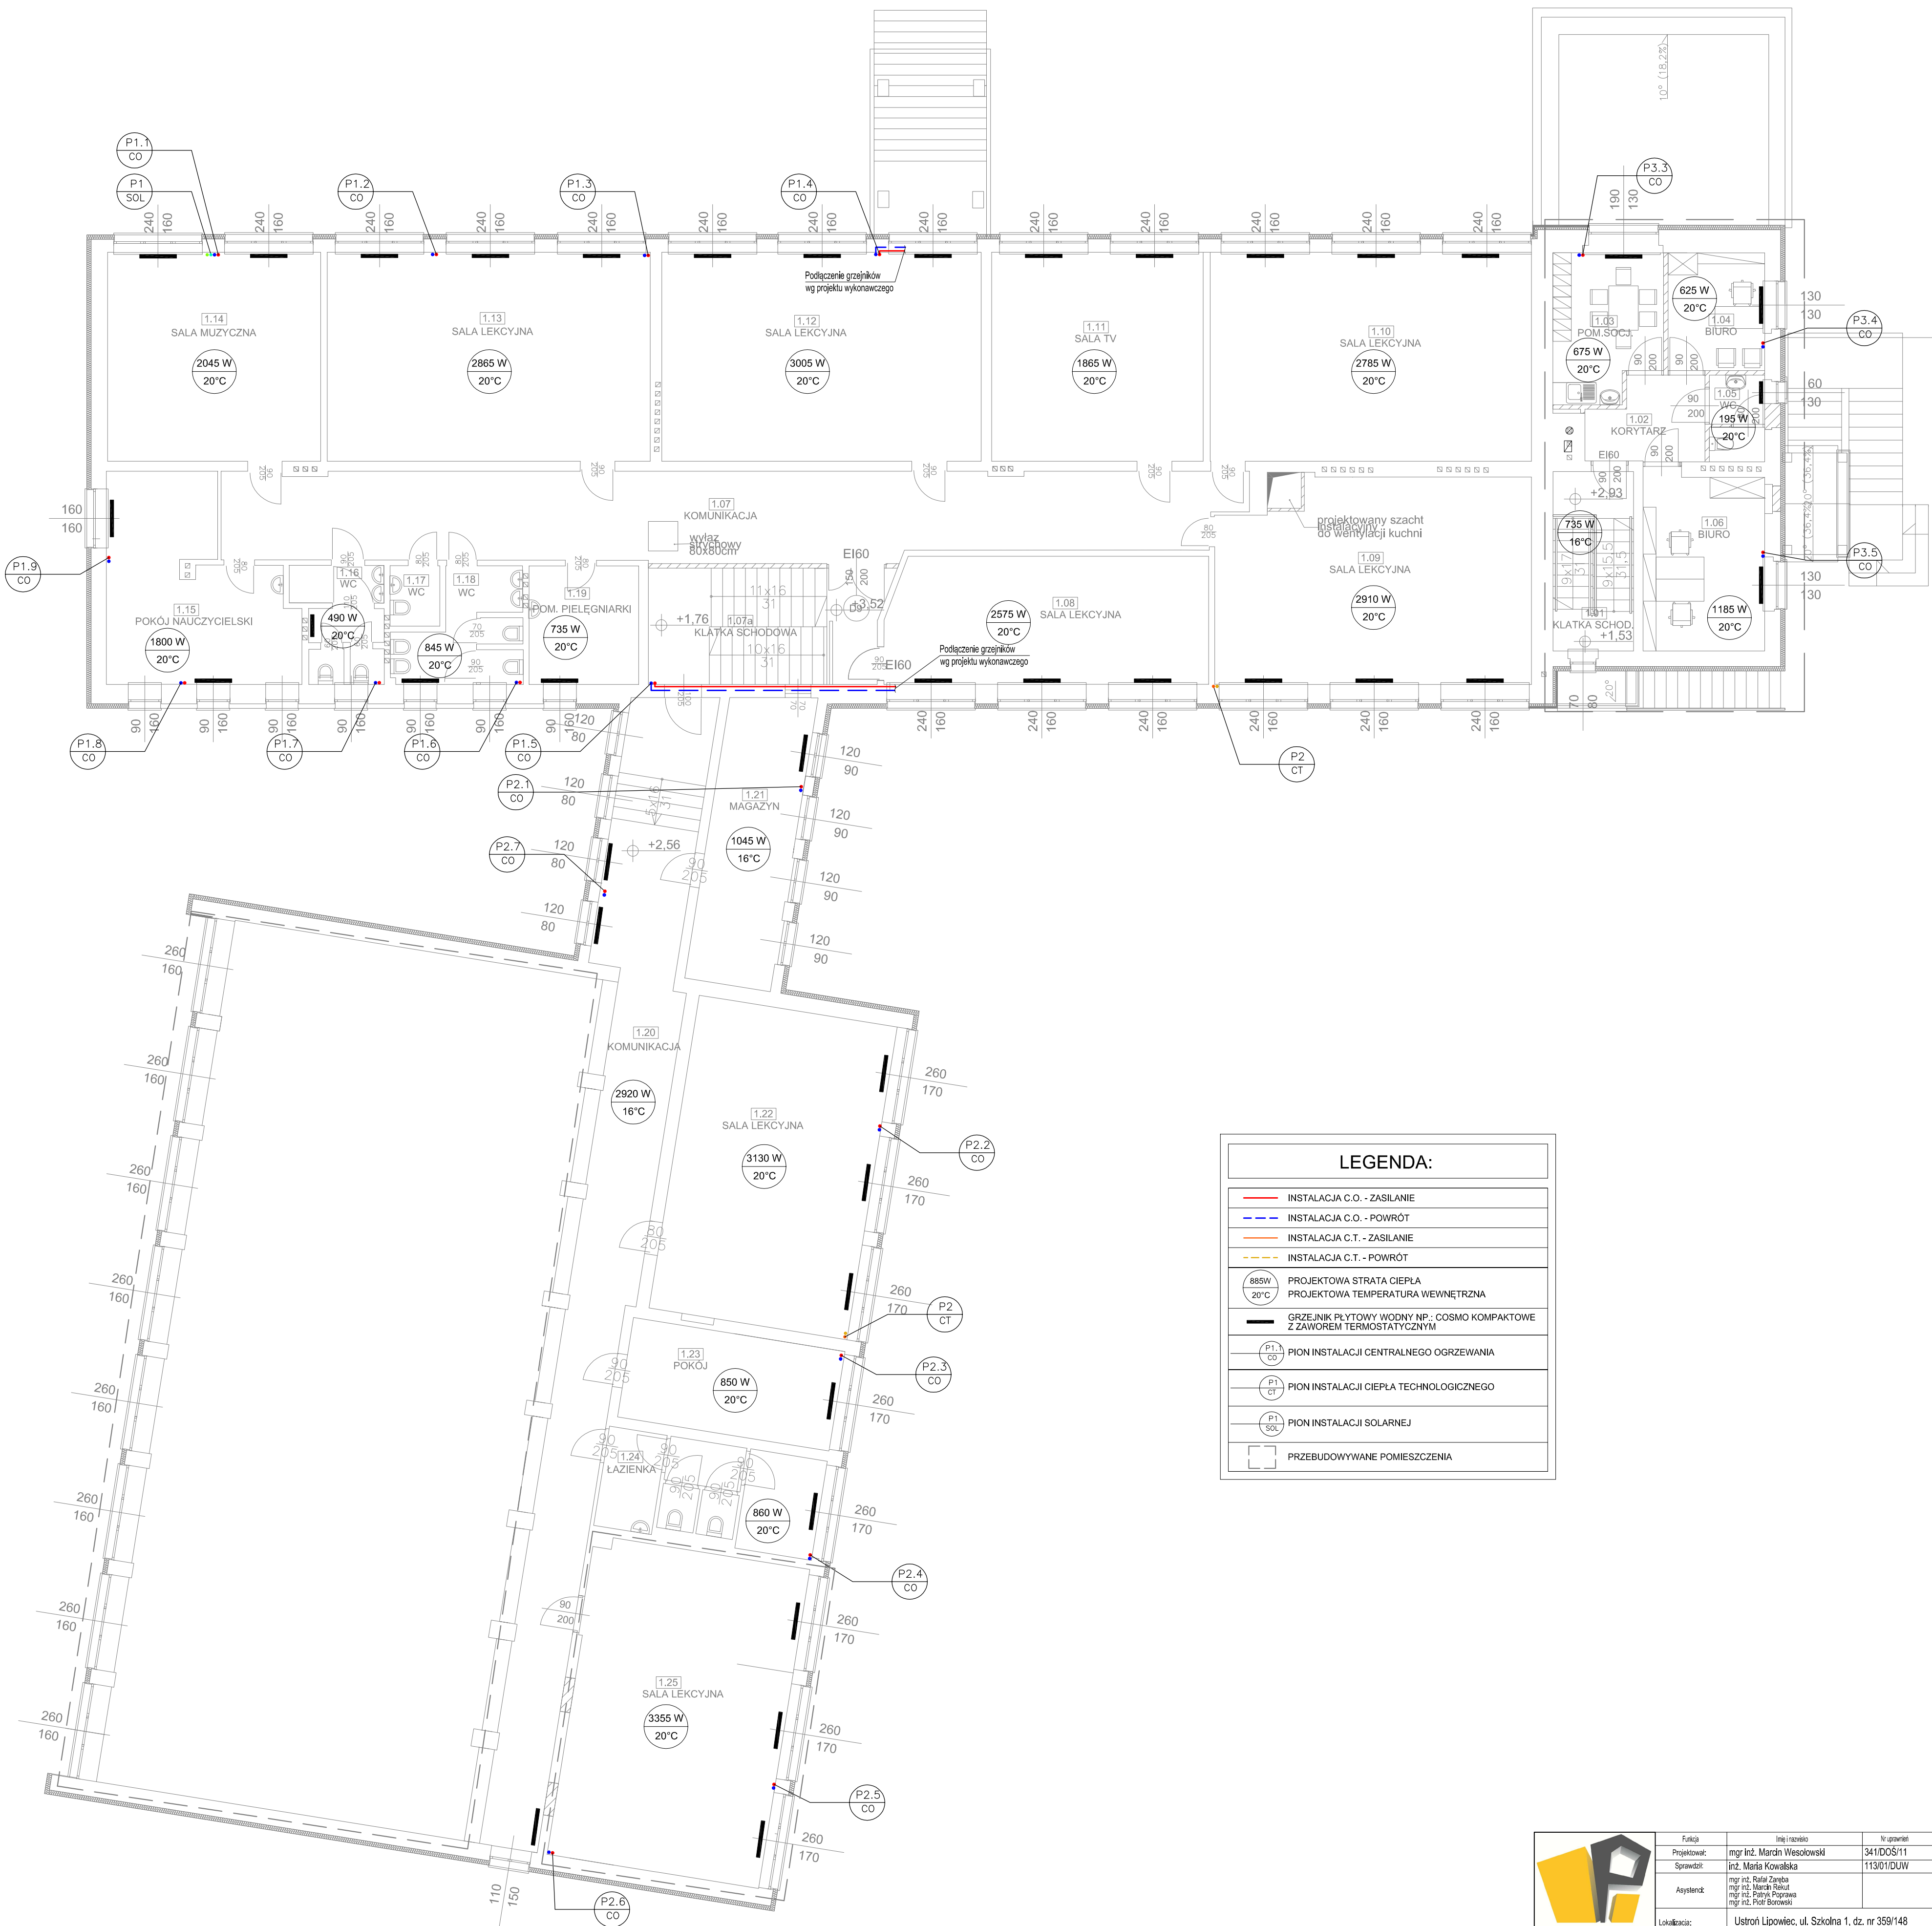

LEGENDA:

INSTALACJA C.O. - ZASILANIE

INSTALACJA C.O. - POWRÓT

INSTALACJA C.T. - ZASILANIE

INSTALACJA C.T. - POWRÓT

885W
20°C

PROJEKTOWA STRATA CIEPŁA
PROJEKTOWA TEMPERATURA WEWNĘTRZNA

GRZEJNIK PŁYTOWY WODNY NP.: COSMO KOMPAKTOWE
Z ZAWOREM TERMOSTATYCZNYM

P1.1
CO

PION INSTALACJI CENTRALNEGO OGRZEWANIA

P1
CT

PION INSTALACJI CIEPŁA TECHNOLOGICZNEGO

P1
SOL

PION INSTALACJI SOLARNEJ

PRZEBUDOWYWANE POMIESZCZENIA

	Funkcja	Imię i nazwisko	Nr uprawnień	Podpis
	Projektował:	mgr inż. Marcin Wesołowski	341/DOS/11	
	Sprawił:	inż. Maria Kowalska	113/01/DUW	
	Asystent:	mgr inż. Rafał Zaręba mgr inż. Marek Ralski mgr inż. Patryk Poprawa mgr inż. Piotr Borowski		
Lokalizacja:		Ustroń Lipowiec, ul. Szkolna 1, dz. nr 359/148		
PRIMTECH Szymon Kila ul. Wileńska 9, 42-680 Tarnowskie Góry t. 506-344-000 fax: 32 268-32-79 www.primtech.pl				
Nazwa projektu/Obiekt:		Projekt architektoniczno-budowlany robót termomodernizacyjnych		
Inwestor:		Rzut piętra - instalacje c.o., c.t., solarna		
Miejsce projektu Miasto Ustroń ul. Rynek 1 43-450 Ustroń		Faza projektu: Projekt budowlany	Nr rysunku: IS2.03	Nr egz.: 1
Data: kwiecień 2014 r.	Skala: 1:100			
Korzystanie z rozwiązań technicznych zawartych w niniejszym projekcie, w zakresie przekraczającym ustalenia umowy na opracowanie dokumentacji, wymaga pisemnego zezwolenia: PRIMTECH Szymon Kila				