


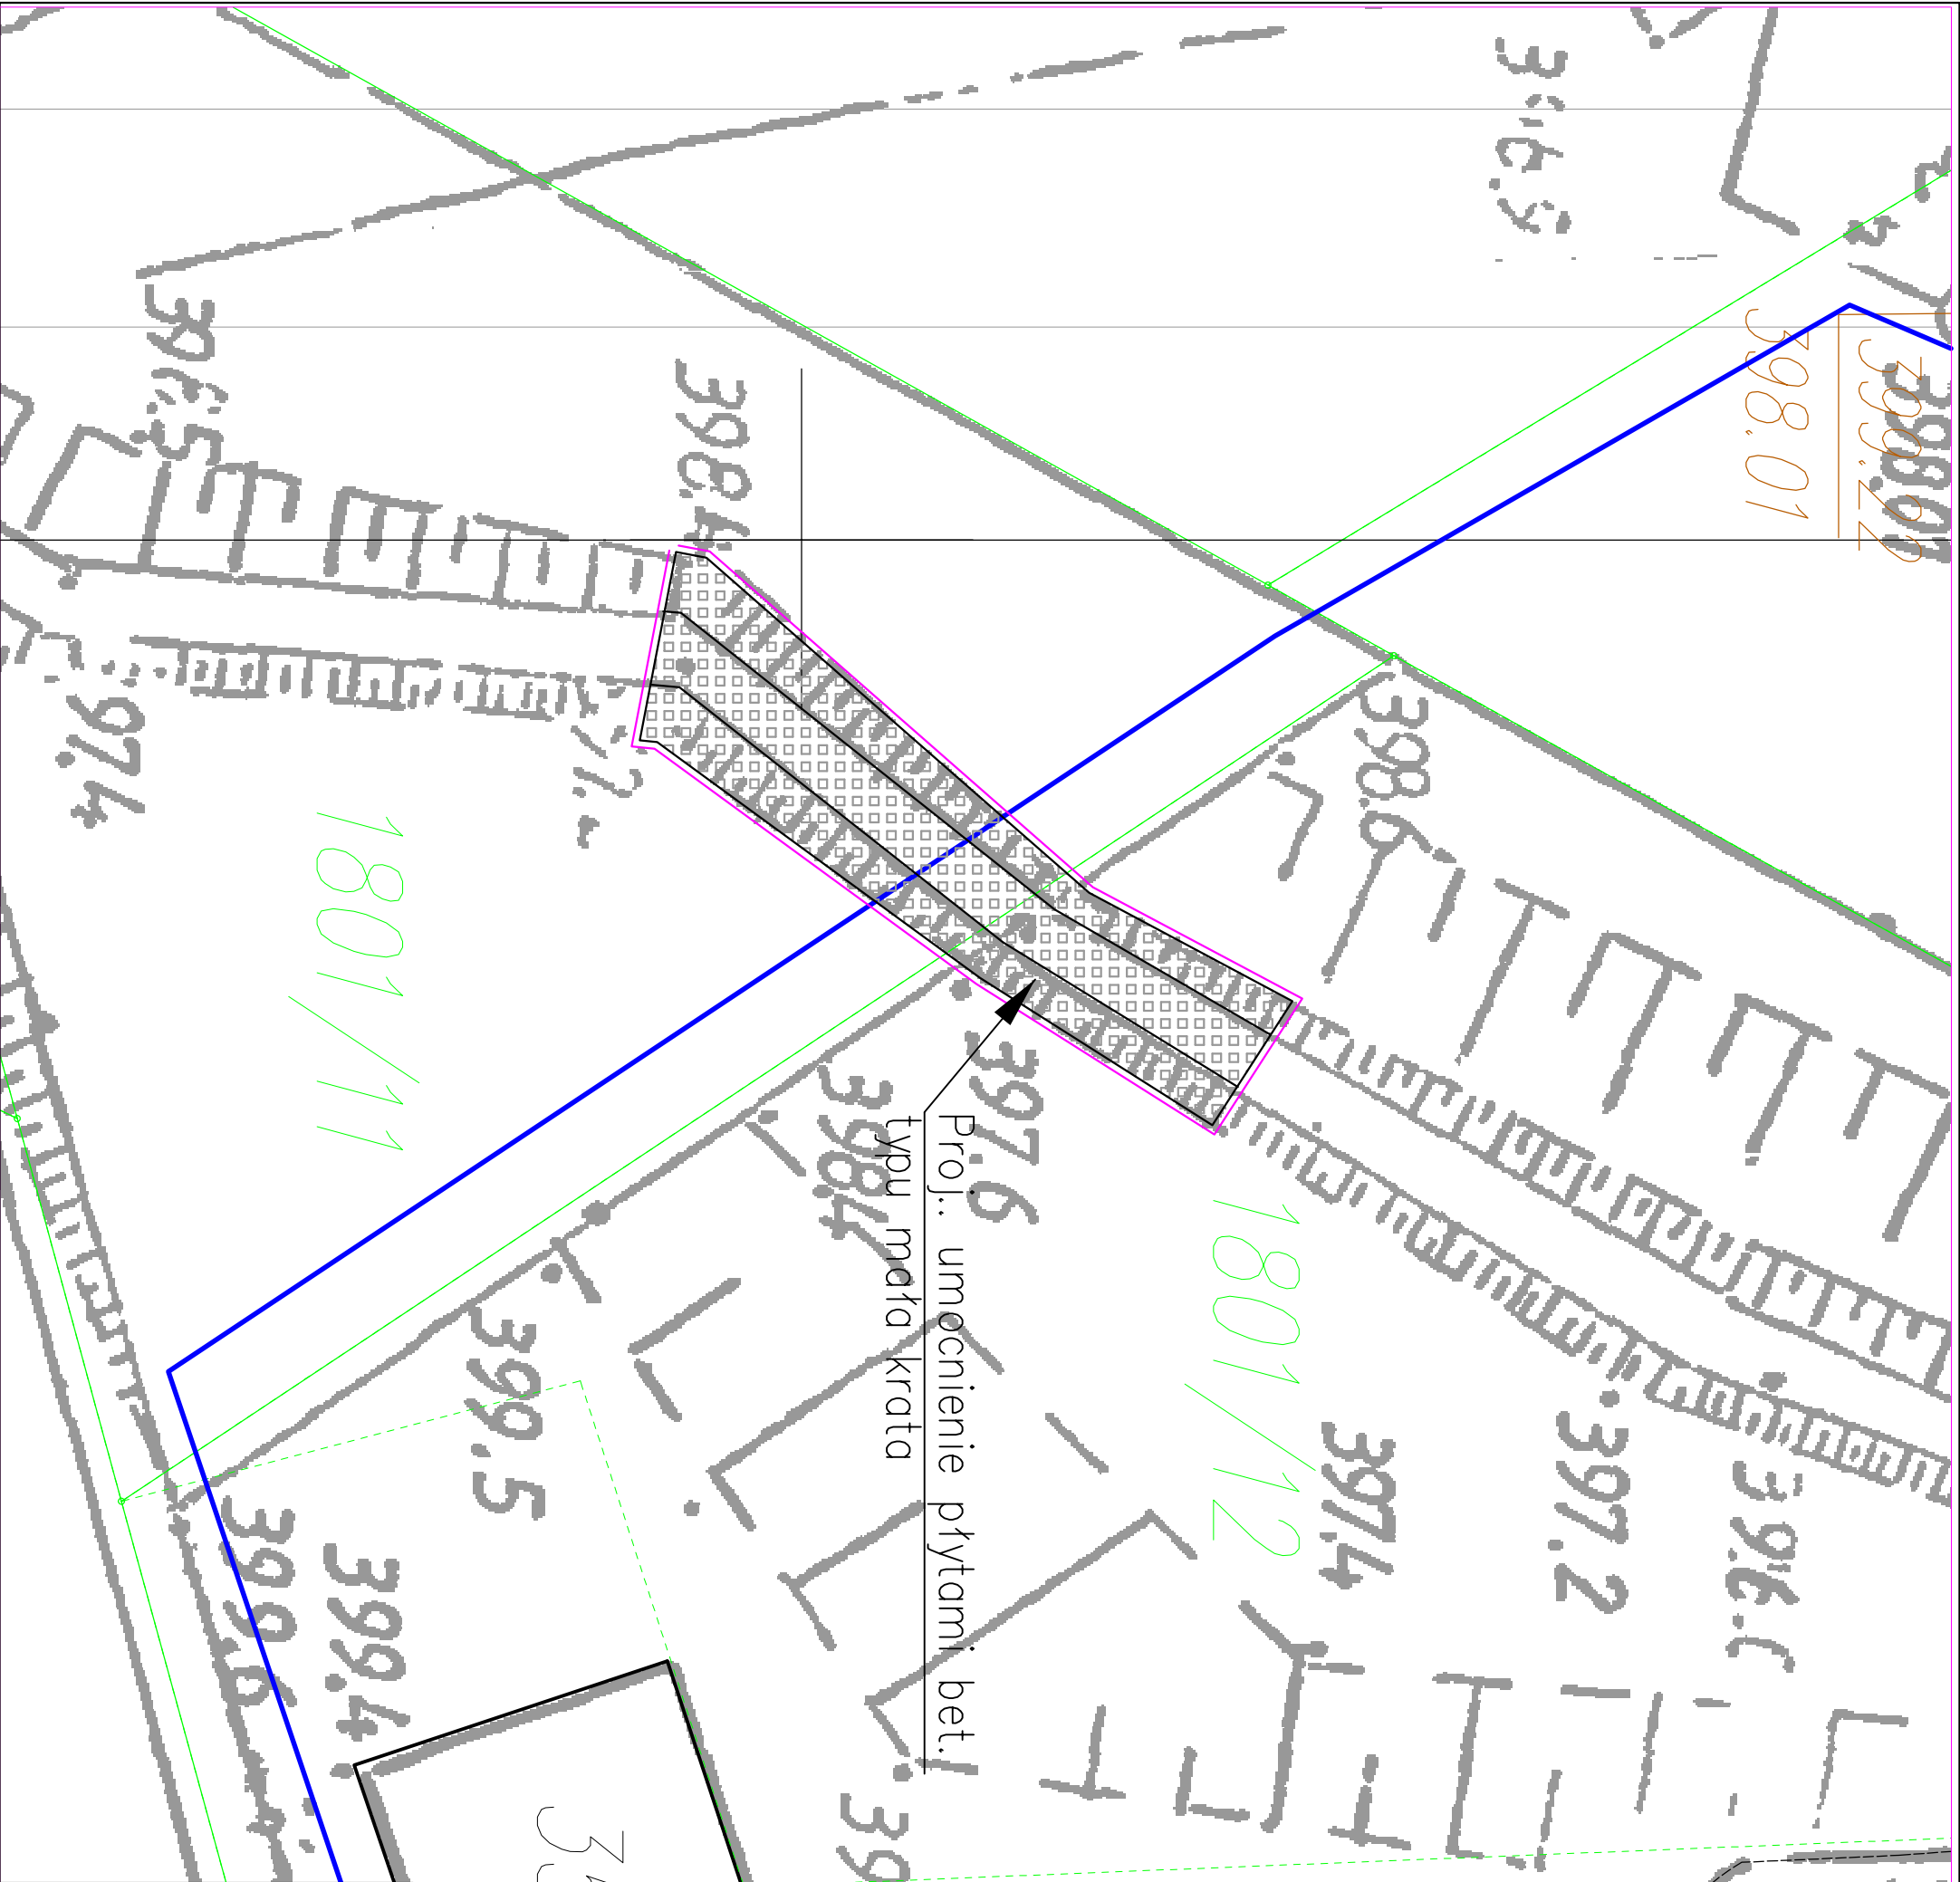

Proj. umocnienie płytami bet.
typu mała krata

LEGENDA:

PROJ. KANALIZACJA SANITARNA
ZAKRES ZAMIERZONEGO ODDZIAŁYWANIA (pow. 26m²)

Wykonawca	GWS PROJEKT Aleksander Poniatowski		tel. 6670750731
dokumentacji	projektowej	43-450 Ustroń, ul. Partyzantów 15	tel. 510 141 327
Temat:	Budowa sieci wodociągowej wraz z przyłączami		
Adres:	43-450 Ustroń, ul. Jelenica, Skowronków		
Nazwa rys.:	Projekt zagospodarowania terenu - przejście nr 3		
Opracował:	mgr inż. Lidia Poniatowska	Podpis:	Skala: 1:100
Opracował:	mgr inż. Aleksander Poniatowski	Podpis:	Branzjo: IS
Projektował:	mgr inż. Janina Bartoszek-Dobranowska	Podpis:	Data: X 2016r.
nr upr. 94/81BB			
Investor:	Gmina Ustroń ul. Rynek 1, 43-450 Ustroń		
			Rys. nr 4.3