


PARTER

SKALA 1:100

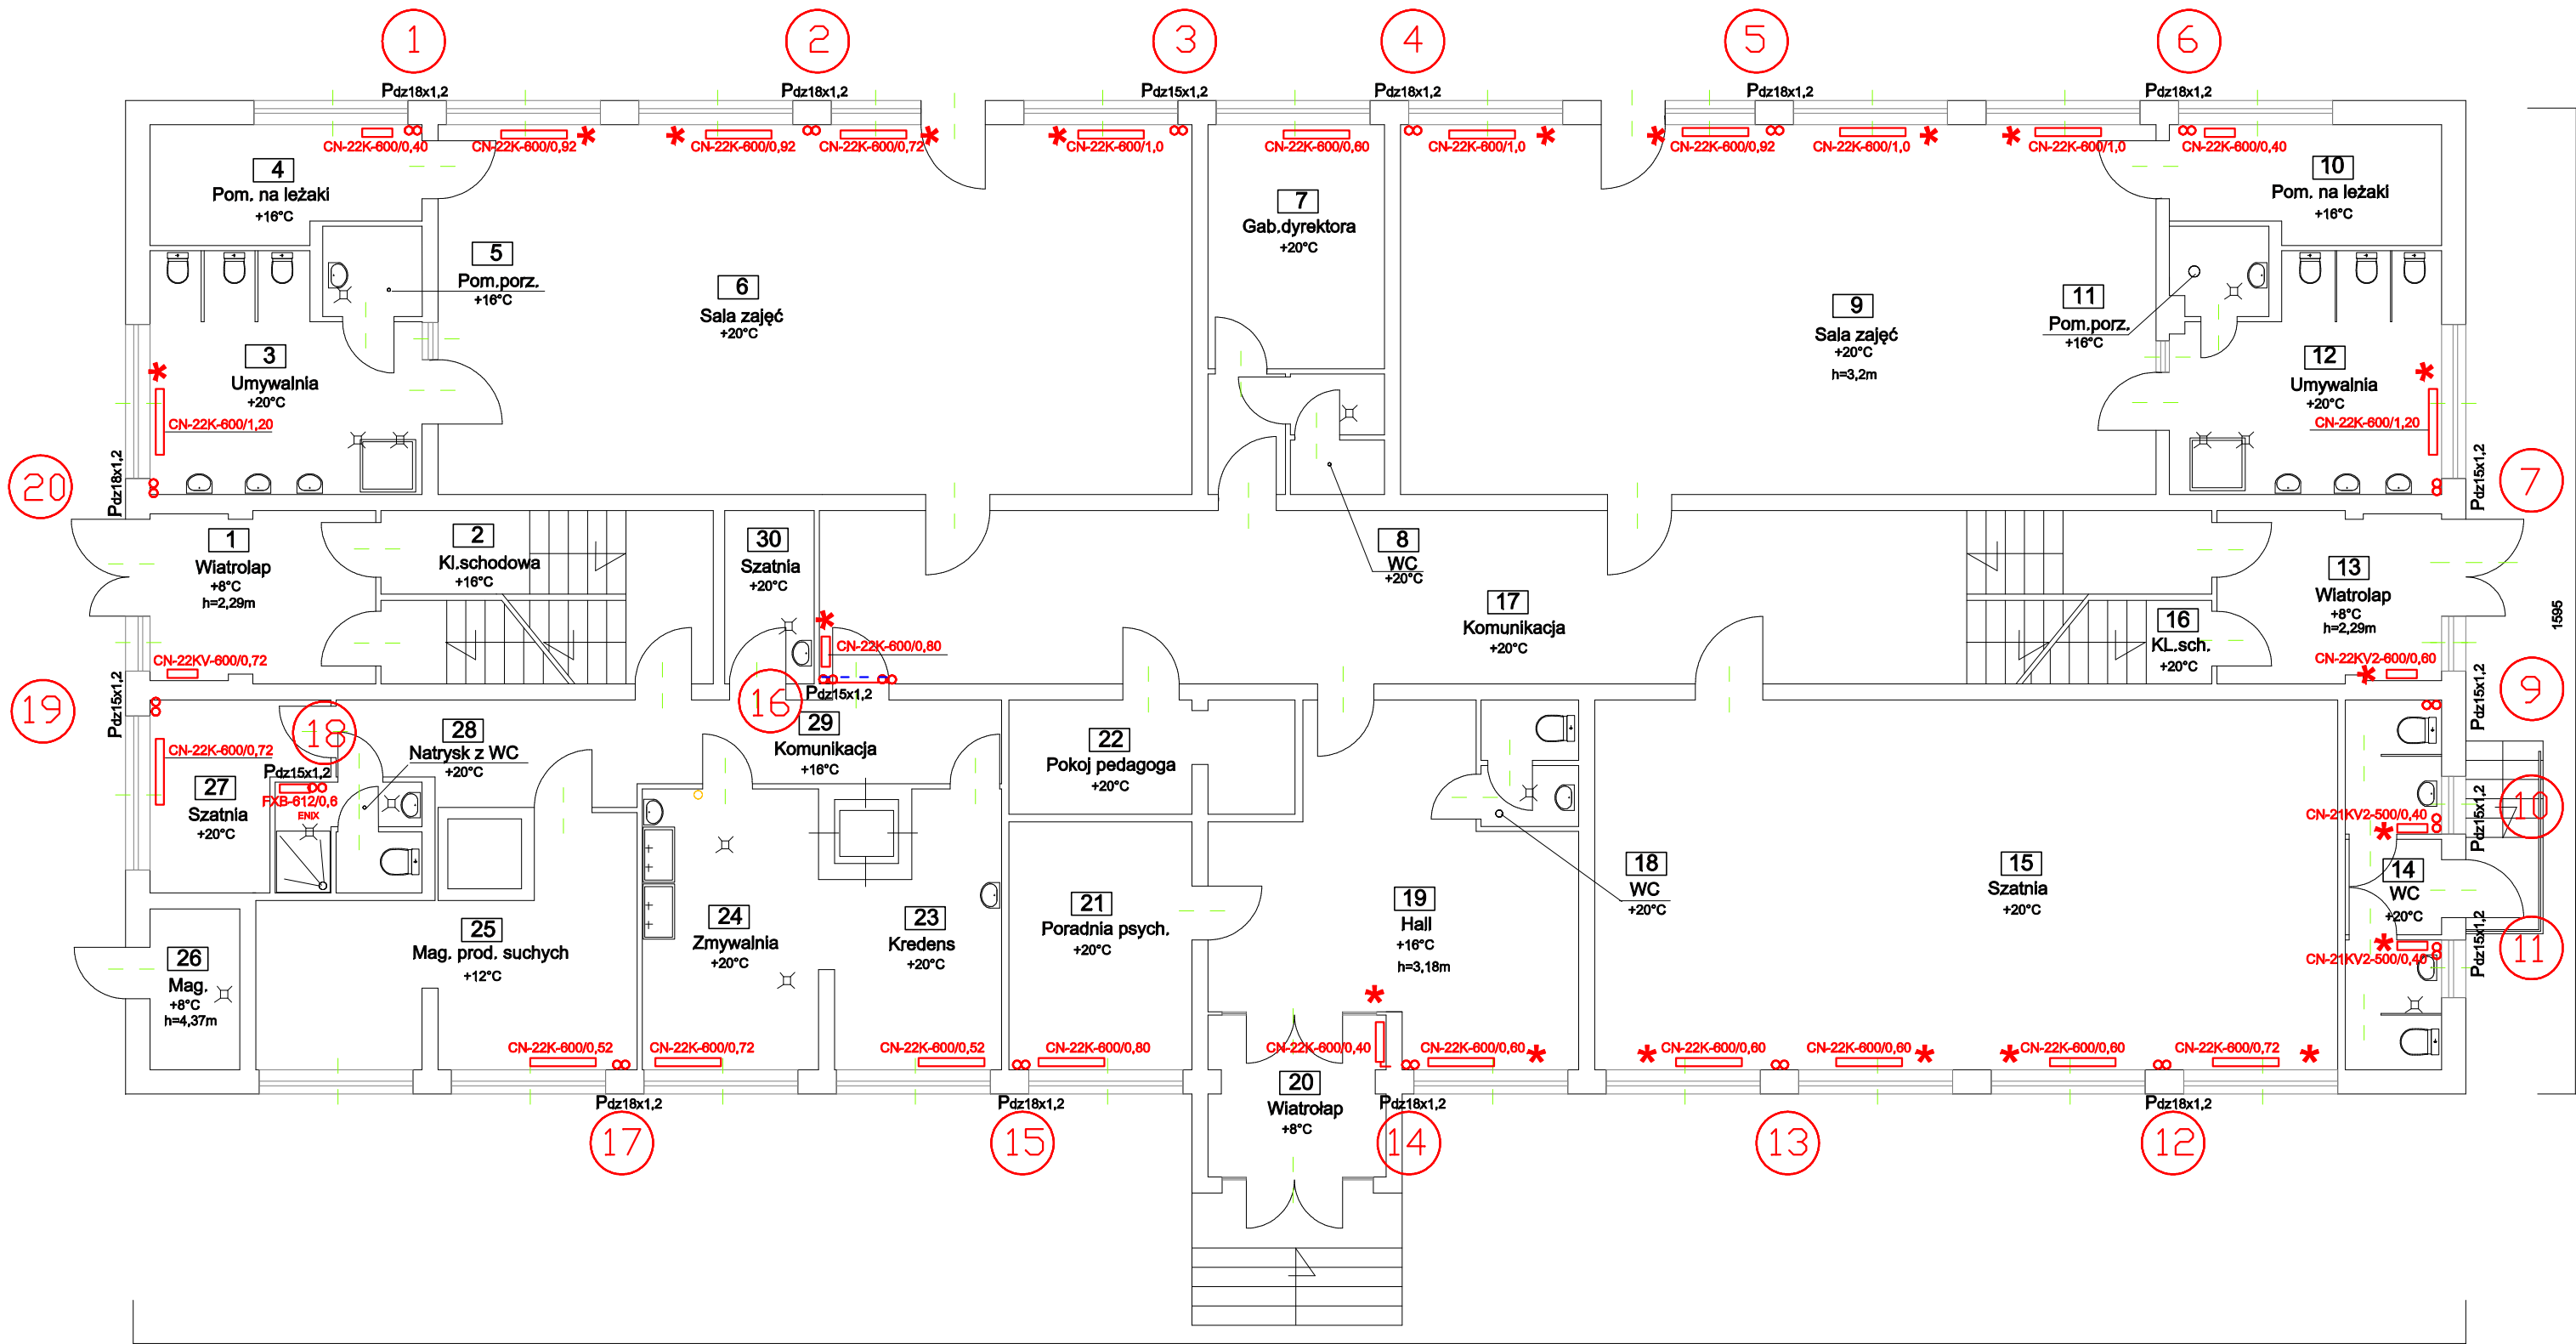

LEGENDA:

- 22/60/0,2 - grzejnik stalowy płytowy
- przewody CO
- 15 - oznaczenie pionów CO
- * - grzejnik obudowany
- czynnik grzewczy

	data i podpis:	Inwestor: Miasto Ustroń , Rynek 1 43-450 Ustroń KednostkaPPU Ciepłotech Kazimierz Sowa projektowa43-300 Bielsko-Biała ul. Podhalańska 31a		
Projektował: mgr Inż. Kazimierz Sowa upr bud. nr 60/82 B-B	05.2017	Objekt: Termomodernizacja budynku Przedszkola nr 7 w Ustronlu ul. Galczyńskiego16 Temat: Projekt budowlany wymiany instalacji centralnego ogrzewania-aktualizacja		
		podz. 1:100	RZUT PARTERU	Nr rys: 2a