
 


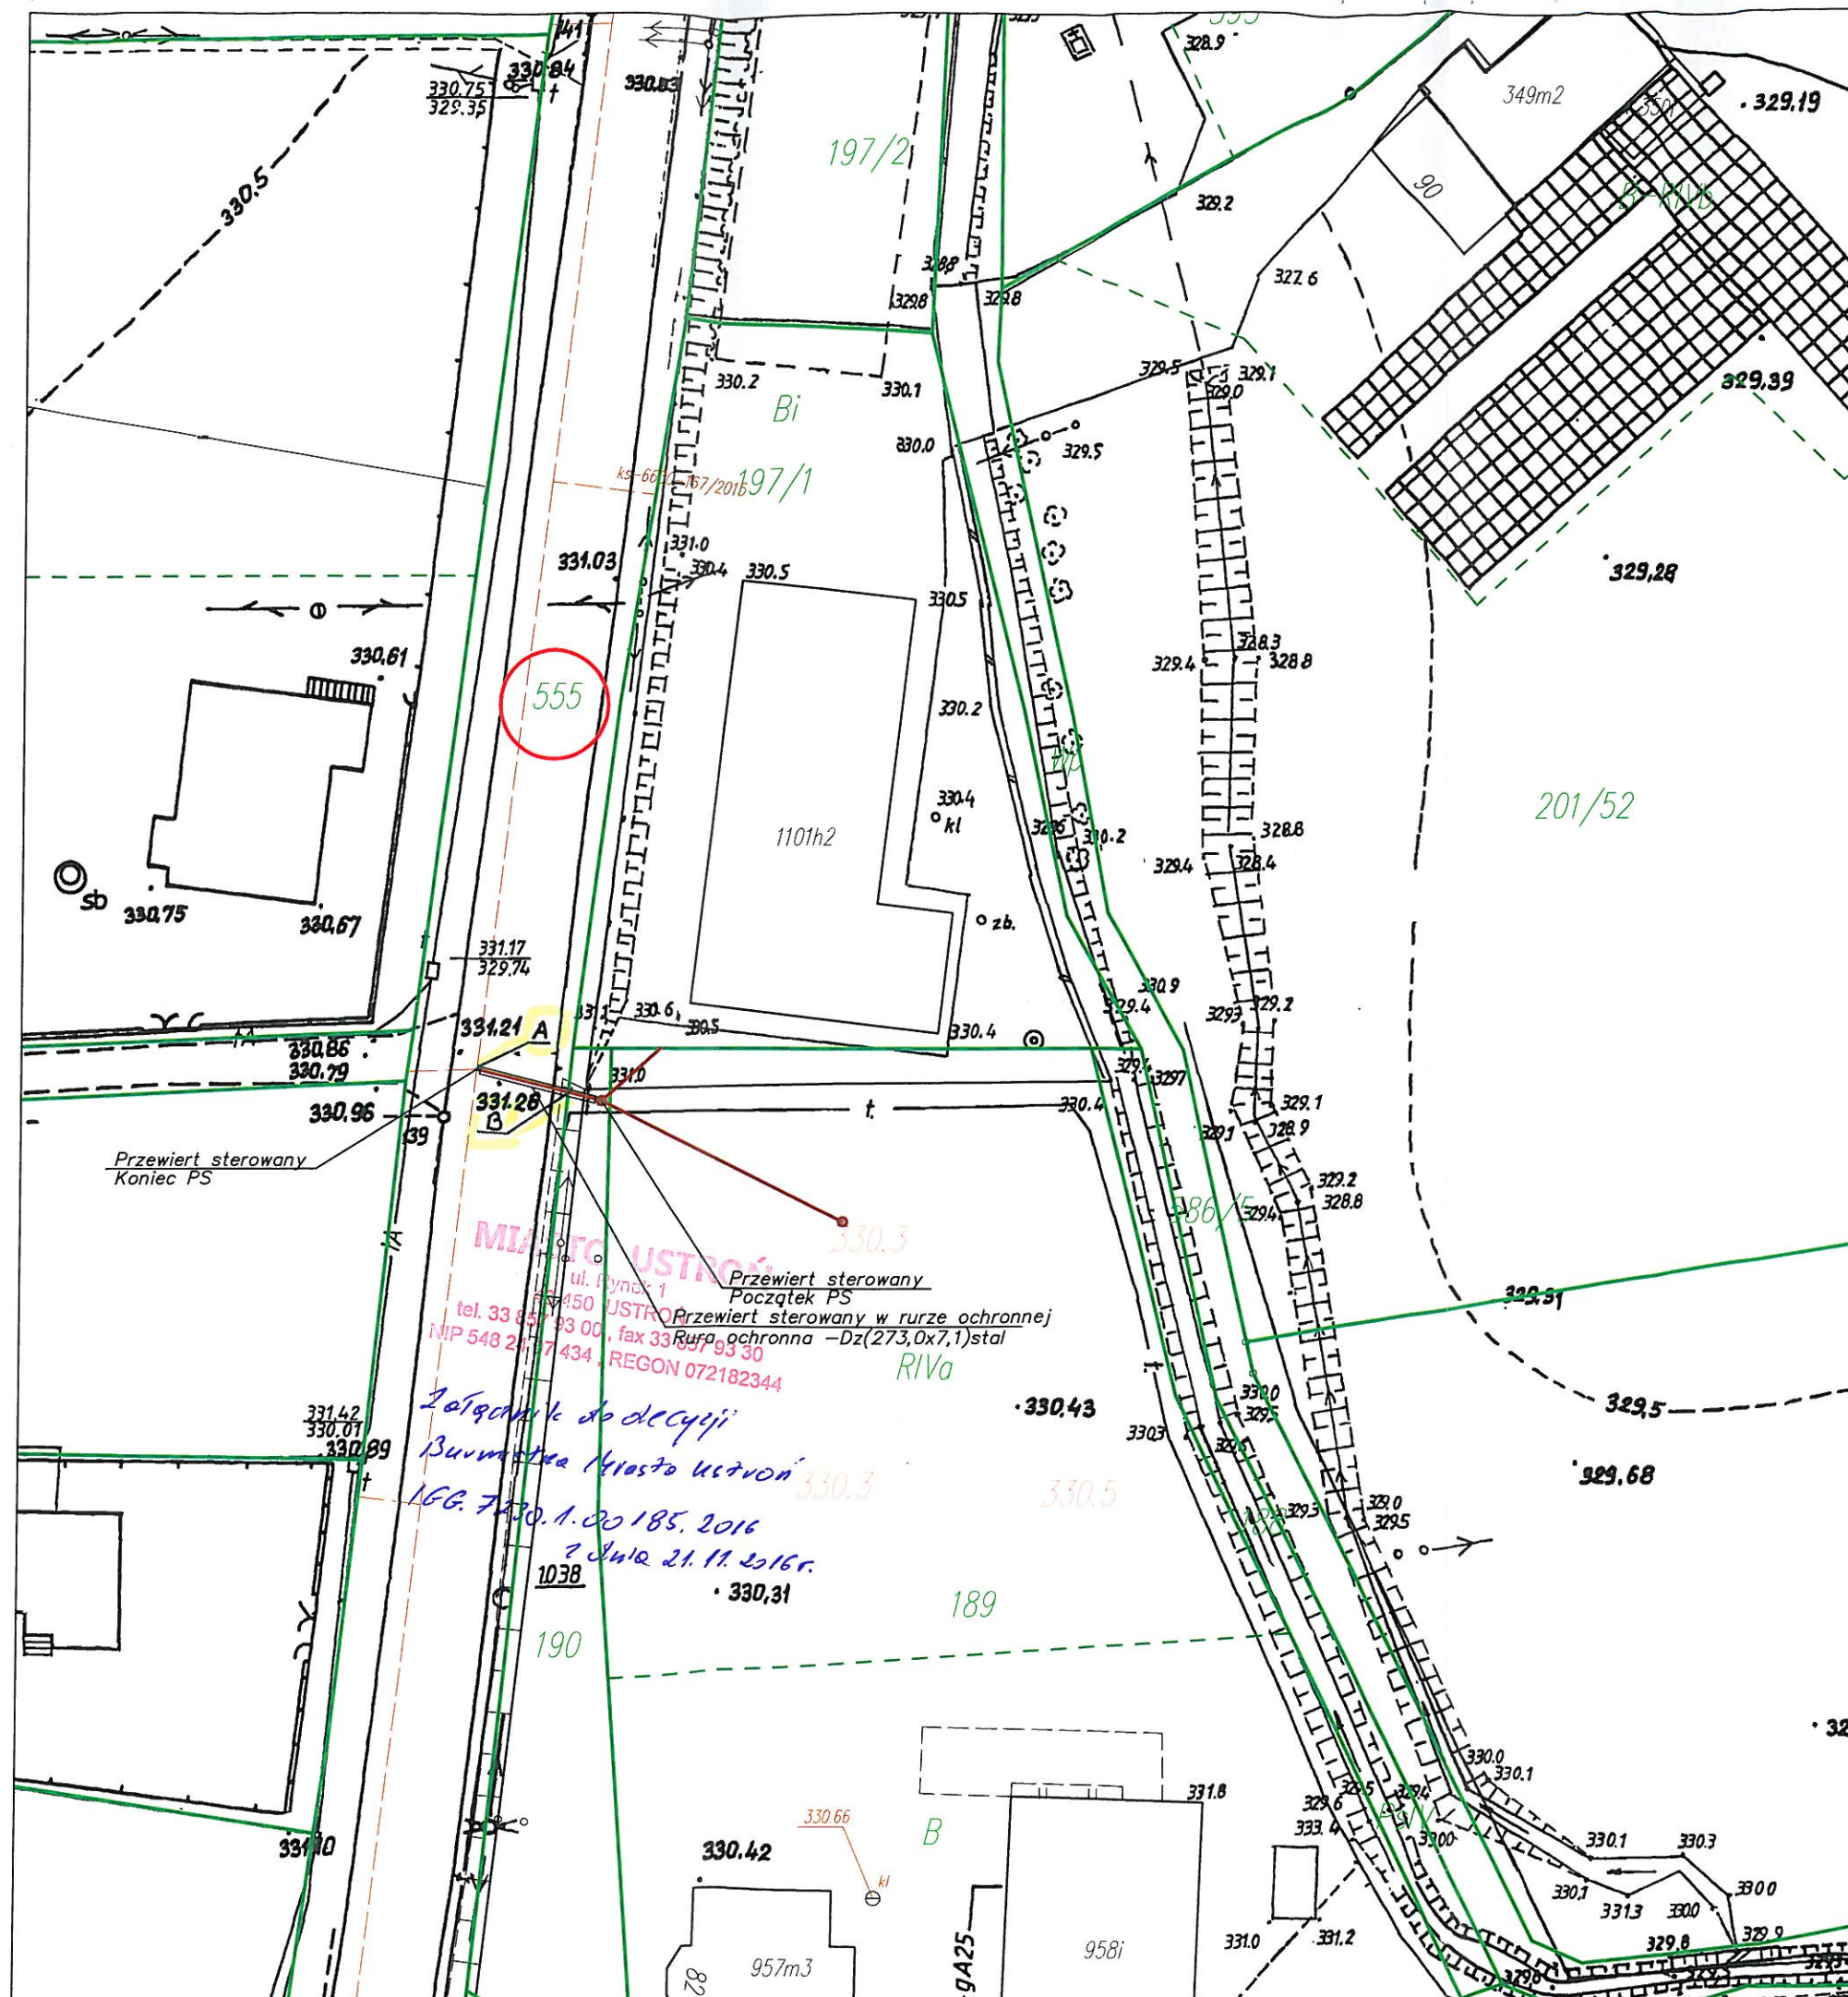

Legenda

 
Elementy projektowane:

-  Projektowana sieć kanalizacji sanitarnej grawitacyjnej
-  Projektowane studnie kanalizacji sanitarnej grawitacyjnej
-  Projektowane rury ochronne



Numer uzgadnianej działki

Elementy istniejące:

-  Istniejąca sieć wodociągowa
-  Istniejąca sieć gazowa
-  Istniejący kabel energetyczny
-  Istniejący kabel telekomunikacyjny
-  Istniejąca kanalizacja sanitarna
-  Istniejące słupy
-  Istniejące ogrodzenie
-  Numery działek
-  Granica działki

"ŚRODOWISKO"

BIURO PROJEKTOWANIA I REALIZACJI
INWESTYCJI EKOLOGICZNYCH

43-300 BIELSKO-BIAŁA UL. SPORTOWCÓW 11,
TEL/FAX: (033) 821-82-12
WWW.SRODOWISKO.COM.PL
MAIL: SRODOWISKO@WP.PL

Inwestor: MIASTO USTRON
UL. RYNEK 1, 43-450 USTRON

Zadanie: BUDOWA KOLEKTORA SANITARNEGO ODCIĄŻAJĄCEGO DZIELNICĘ USTRON HERMANICE
WRAZ Z KANALIZACJĄ I PRZYŁĄCZAMI DO BUDYNKÓW MIESZKALNYCH OBEJMUJĄCYCH
TERENY MIESZKANIOWE W REJONIE UL.SKOCZOWSKIEJ, LASKOWEJ I GRANICZNEJ

Temat: PROJEKT BUDOWY KANALIZACJI SANITARNEJ DLA BUDYNKÓW NR 5-18
PRZY ULICY ORZECHOWEJ ORAZ DLA BUDYNKÓW NR 82-98 PRZY ULICY
SKOCZOWSKIEJ W USTRONIU

Nr rys:
2

Stadium: UZGODNIENIA

Rysunek: PROJEKT ZAGOSPODAROWANIA TERENU

Skala:
1 : 500

Projektował:
mgr inż. Teresa Szendol
nr upr. bud. 66077
specjalność: instalacje inżynierskie w zakresie sieci
i instalacji sanitarnych, gazowych i ochrony środowiska

Opracował:
mgr inż. Alicja Donocik

Data:
11.2016