


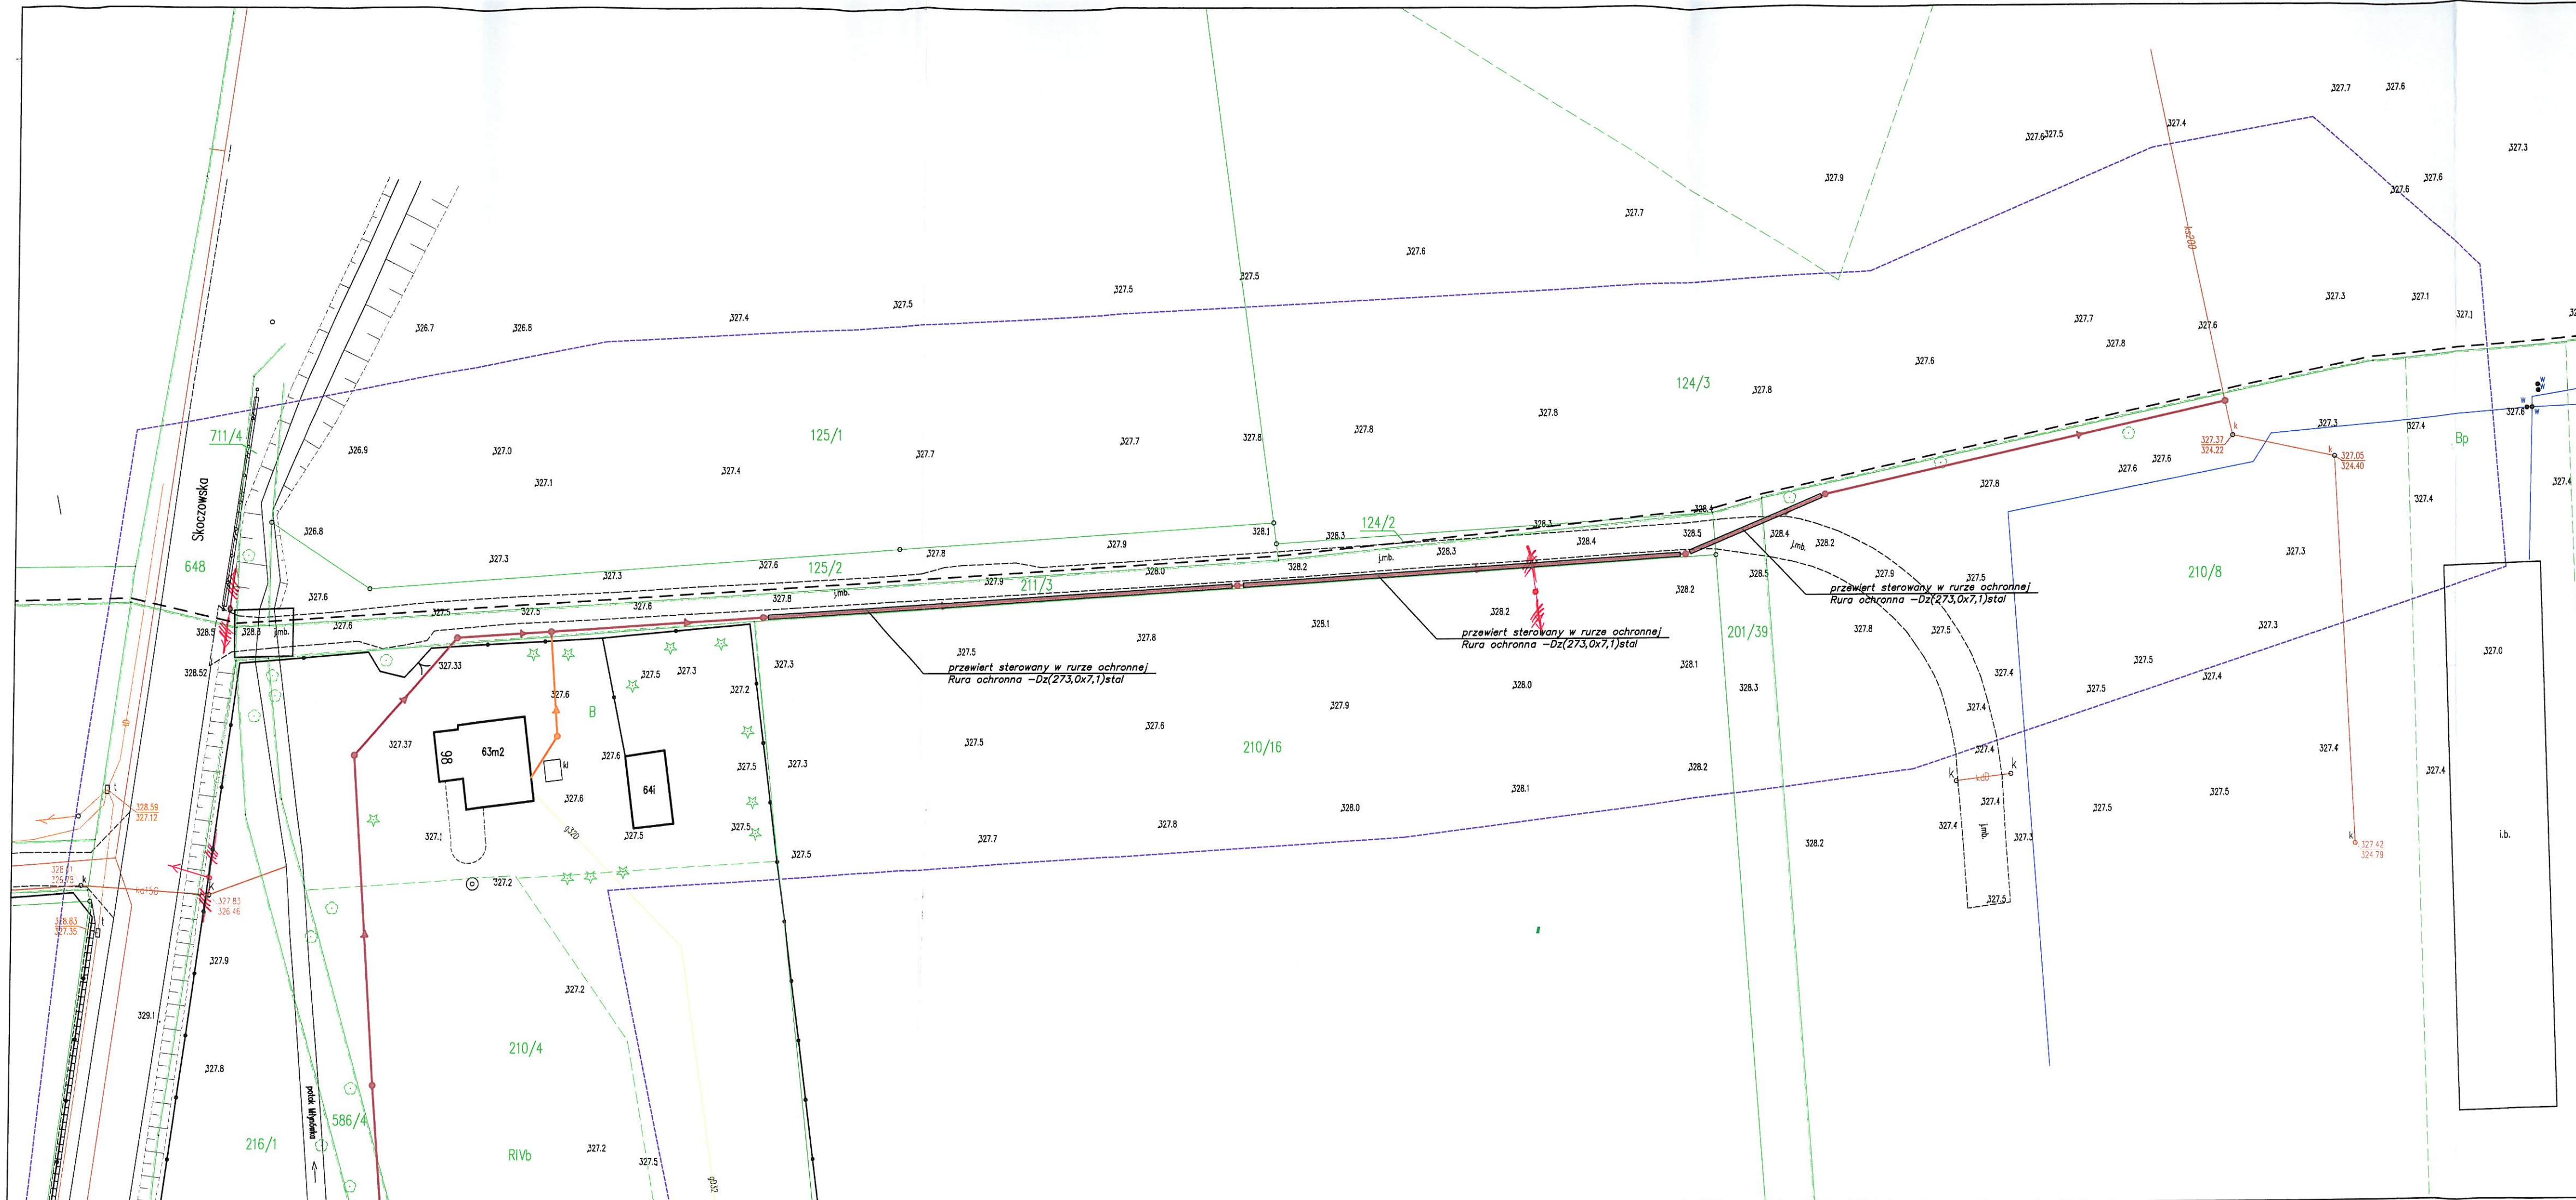

Uzgadnia się pod warunkiem
zachowania uwag zawartych
w piśmie

Znak TD/088/040/2016-12-19/000026

Z dnia 19 GRU. 2016

Legenda:

- Linie kablowe WN
- Linie napowietrzne WN
- Linie kablowe SN
- Linie napowietrzne SN
- Linie kablowe nN
- Linie napowietrzne nN
- Linie kablowe oświetleniowe
- Linie napowietrzne oświetleniowe
- Linie kablowe teletechniczne
- Linie napowietrzne teletechniczne
- Przebieg linii naniesiono orientacyjnie.

Uzgodnienie nr 5622/2016

Data: 19 GRU. 2016

W oznaczonym terenie wkreślono przebieg*) brak*)
urządzeń podziemnych własności TAURON Dystrybucja S.A.
Oddział w Bielsku-Białej

* niepotrzebne skreślić

podpis

TAURON Dystrybucja S.A.

Oddział w Bielsku-Białej

Wydział Dokumentacji

Starszy Specjalista ds. Uzgodnień Branżowych

Mirosław Szajter

Legenda

Elementy projektowane:

- Projektowana sieć kanalizacji sanitarnej grawitacyjnej
- Projektowane studnie kanalizacji sanitarnej grawitacyjnej
- Projektowane przyłącze kanalizacji sanitarnej grawitacyjnej
- Projektowane studnie kanalizacji sanitarnej grawitacyjnej - przyłącze
- Zakres aktualizacji geodezyjnej

Elementy istniejące:

- WA Istniejąca sieć wodociągowa
- g20 Istniejąca sieć gazowa
- eN Istniejący kabel energetyczny
- r Istniejący kabel telekomunikacyjny
- ks Istniejąca kanalizacja sanitarna (lub ZUD)
- kd Istniejąca kanaliz. deszczowa
- ← o → Istniejące słupy
- Istniejące ogrodzenie
- 2430/2 Numery działek
- Granica działki

"SRODOWISKO"

BIURO PROJEKTOWANIA I REALIZACJI
INWESTYCJI EKOLOGICZNYCH

43-300 BIELSKO-BIAŁA UL. SPORTOWCÓW 11,

TEL/FAX: (033) 821-82-12

WWW.SRODOWISKO.COM.PL

MAIL: SRODOWISKO@WP.PL

Inwestor: MIASTO USTRÓŃ
UL. RYNEK 1, 43-450 USTRÓŃ

Zadanie: BUDOWA KOLEKTORA SANITARNEGO ODCIAŻAJĄCEGO DZIELNICĘ USTRÓŃ HERMANICE
WRAZ Z KANALIZACJĄ I PRZYŁĄCZAMI DO BUDYNKÓW MIESZKALNYCH OBEJMUJĄCYCH
TERENY MIESZKANIOWE W REJONIE UL. SKOCZOWSKIEJ, ŁASKOWEJ I GRANICZNEJ

Temat: PROJEKT BUDOWY KANALIZACJI SANITARNEJ DLA BUDYNKÓW NR 5-18
PRZY ULICY ORZECHOWEJ ORAZ DLA BUDYNKÓW NR 82-98 PRZY ULICY
SKOCZOWSKIEJ W USTRONIU

Nr rys:

2.1

Stadium: UZGODNIENIA

Rysunek:

PROJEKT ZAGOSPODAROWANIA TERENU

Skala:

1 : 500

Projektował:

mgr inż. Teresa Szendol

nr upr bud 8866/077

specjalność: inżynieria geodezyjna w zakresie siatek

inżynier geodezyjny oraz inżynier architekt

Opracował:

mgr inż. Alicja Donocik

nr upr bud 8866/077

specjalność: inżynieria geodezyjna w zakresie siatek

inżynier geodezyjny oraz inżynier architekt

Data:

12.2016