


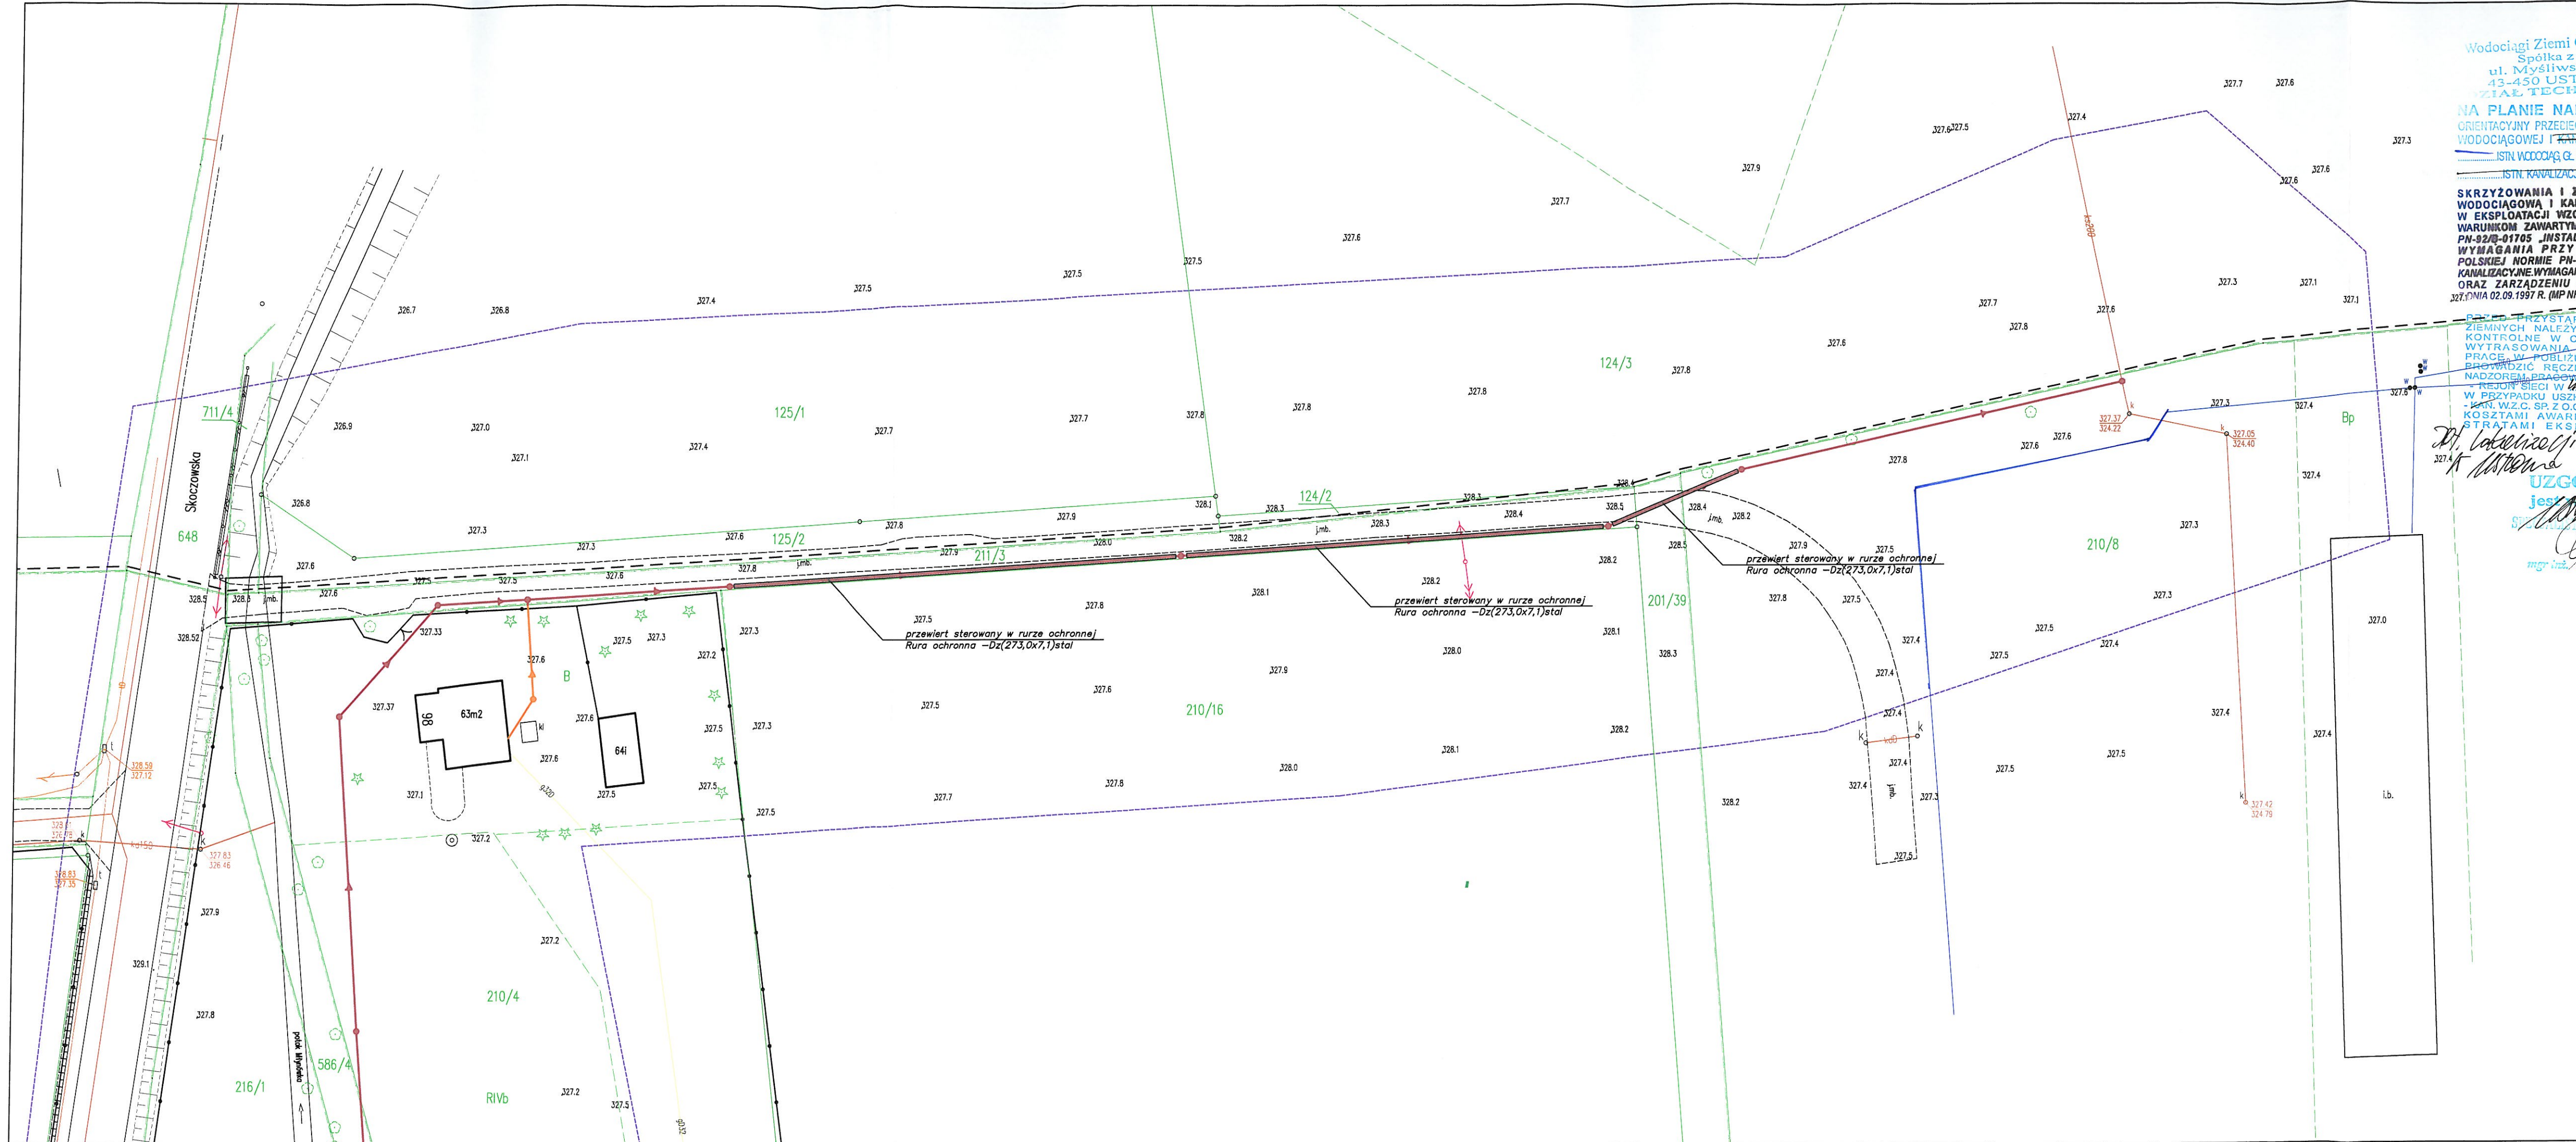

Wodociąg Ziemi Cieszyńskiej
Spółka z o.o.
ul. Mysłowska 10
43-450 USTRON
ZBIAL TECHNICZNY

NA PLANIE NANIESIONO
ORIENTACYJNY PRZEBIEG ISTNIEJĄCEJ SIECI
WODOCIĄGOWEJ I KANALIZACYJNEJ
ISTN. WODOCIĄG G. POSADOWA
ISTN. KANALIZACJA SANITARNA

SKRZYŻOWANIA I ZBLIŻENIA Z SIECIĄ
WODOCIĄGOWĄ I KANALIZACYJNĄ BĘDĄCA
W EKSPLOATACJI WZC WINNY ODPOWIEDAĆ
WARUNKOM ZAWARTYM W POLSKIEJ NORMIE
PN-92/B-01705 „INSTALACJE WODOCIĄGOWE.
WYMAGANIA PRZY PROJEKTOWANIU”,
POLSKIEJ NORMIE PN-92/B-01707 „INSTALACJE
KANALIZACYJNE WYMAGANIA PRZY PROJEKTOWANIU”
ORAZ ZARZĄDZENIU MINISTRA ŁĄCZNOŚCI
327.17/17 NIA 02.09.1997 R. (MP NR 59. POZ.597).

PRZYSTĄPIENIEM DO ROBÓT
ZIEMNYCH NALEŻY WYKONAĆ WYKOPY
KONTROLNE W CELU LOKALIZACJI I
WYTRASOWANIA SIECI WOD.- KAN.
PRACĘ W POBLIŻU SIECI WOD.- KAN.
PRZEWIDUJĄC REZERWĘ I POD PLATNYM
NADZOREM PRACOWNIKÓW M.C. SP. Z O.O.
W REJONIE SIECI W ZAKRESIE
W PRZYPADKU USZKODZENIA SIECI WOD.-
KAN. WZC. SP. Z O.O. OBCIĄŻA INWESTORA
KOSZTAMI AWARII I PONIESIONYMI
STRATAMI EKSPLOATACYJNYMI.

Dr. Lokalizacja: Mr. inż. Donocik

UZGODNIENIE
jest ważne 1 rok
2016-12-23

mgr inż. Piotr Kasprzyca

Legenda

Elementy projektowane:

- Projektowana sieć kanalizacji sanitarnej grawitacyjnej
- Projektowane studnie kanalizacji sanitarnej grawitacyjnej
- Projektowane przyłącze kanalizacji sanitarnej grawitacyjnej
- Projektowane studnie kanalizacji sanitarnej grawitacyjnej - przyłącze
- Zakres aktualizacji geodezyjnej

Elementy istniejące:

- W.A. Istniejąca sieć wodociągowa
- GAZ Istniejąca sieć gazowa
- EN Istniejący kabel energetyczny
- TEL Istniejący kabel telekomunikacyjny
- KS Istniejąca kanalizacja sanitarna (lub ZUD)
- KD Istniejąca kanaliz. deszczowa
- SL Istniejące słupy
- OG Istniejące ogrodzenie
- 2430/2 Numery działek
- Granica działki

"ŚRODOWISKO"
BIURO PROJEKTOWANIA I REALIZACJI
INWESTYCJI EKOLOGICZNYCH

43-300 BIELSKO-BIAŁA UL. SPORTOWCÓW 11,
TEL/FAX: (033) 821-82-12
WWW.SRODOWISKO.COM.PL
MAIL: SRODOWISKO@WP.PL

Inwestor: MIASTO USTRON
UL. RYNEK 1, 43-450 USTRON

Zadanie: BUDOWA KOLEKTORA SANITARNEGO ODCIĄŻAJĄCEGO DZIELNICĘ USTRON HERMANICE
WRAZ Z KANALIZACJĄ I PRZYŁĄCZAMI DO BUDYNKÓW MIESZKALNYCH OBEJMUJĄCYCH
TERENY MIESZKANIOWE W REJONIE UL. SKOCZOWSKIEJ, ŁASKOWEJ I GRANICZNEJ

Temat: PROJEKT BUDOWY KANALIZACJI SANITARNEJ DLA BUDYNKÓW NR 5-18
PRZY ULICY ORZECHOWEJ ORAZ DLA BUDYNKÓW NR 82-98 PRZY ULICY
SKOCZOWSKIEJ W USTRONI
Nr rys: 2.1

Stadium: UZGODNIENIA

Rysunek: PROJEKT ZAGOSPODAROWANIA TERENU
Skala: 1 : 500

Projektował:
mgr inż. Teresa Szendel
nr dop. bud. BB6077
Opracował:
mgr inż. Alicja Donocik
A. Donocik
Data: 12.2016