

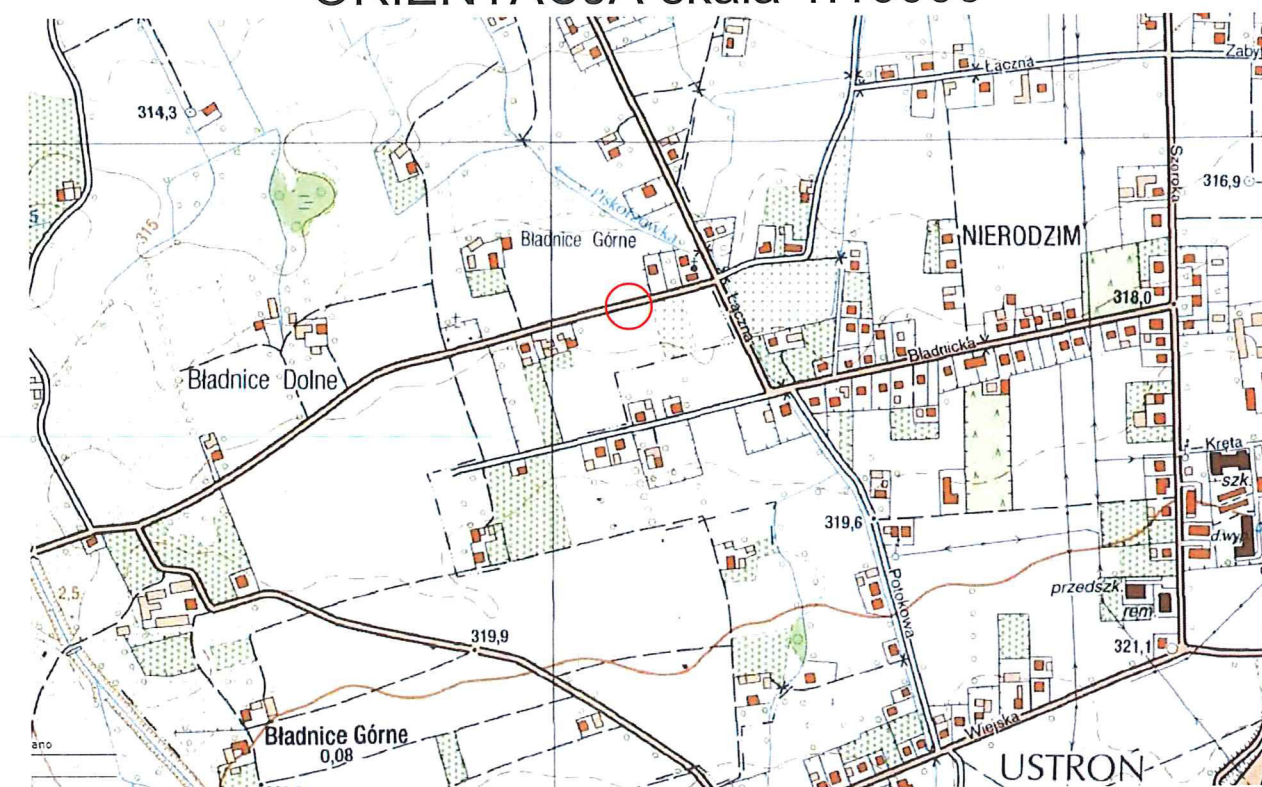
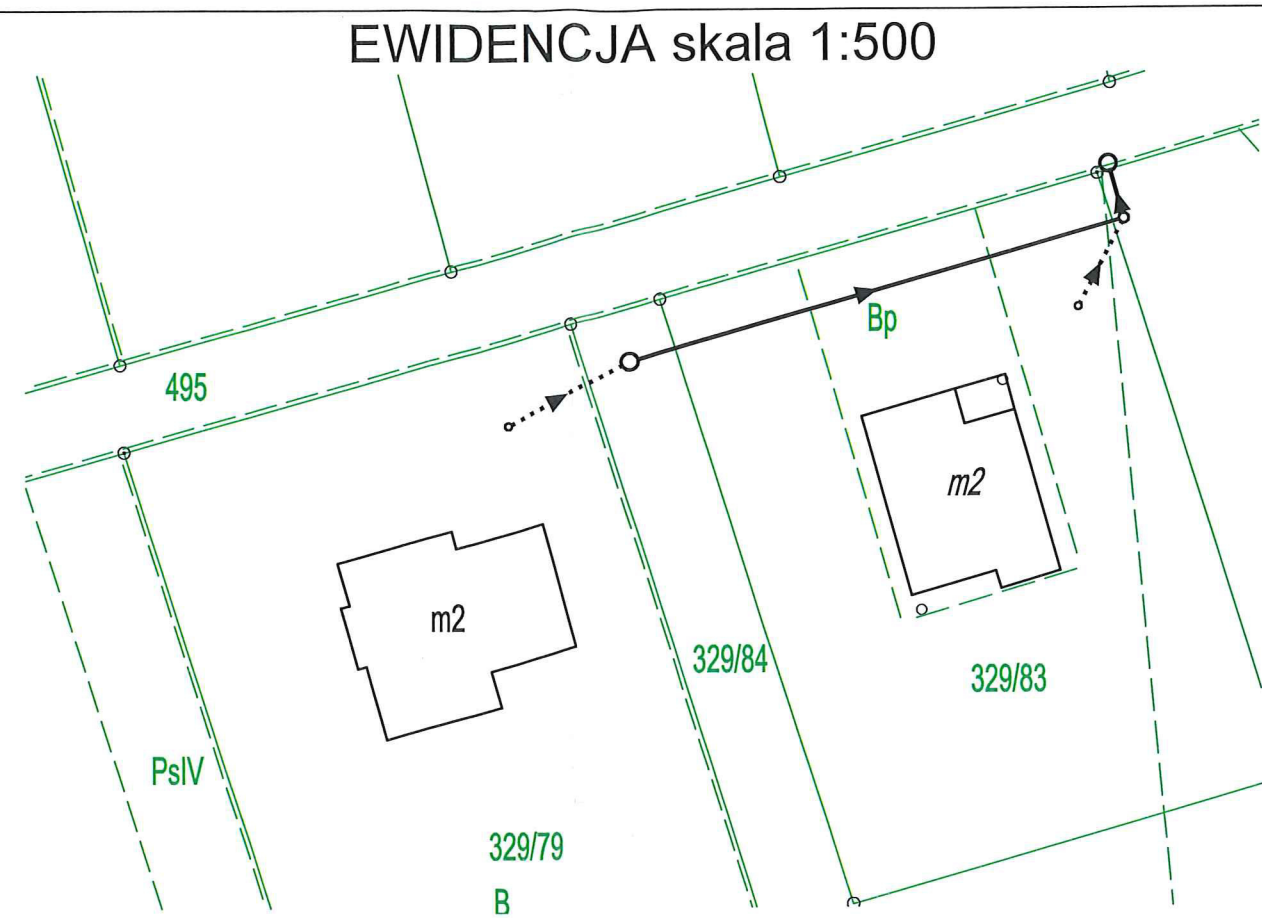


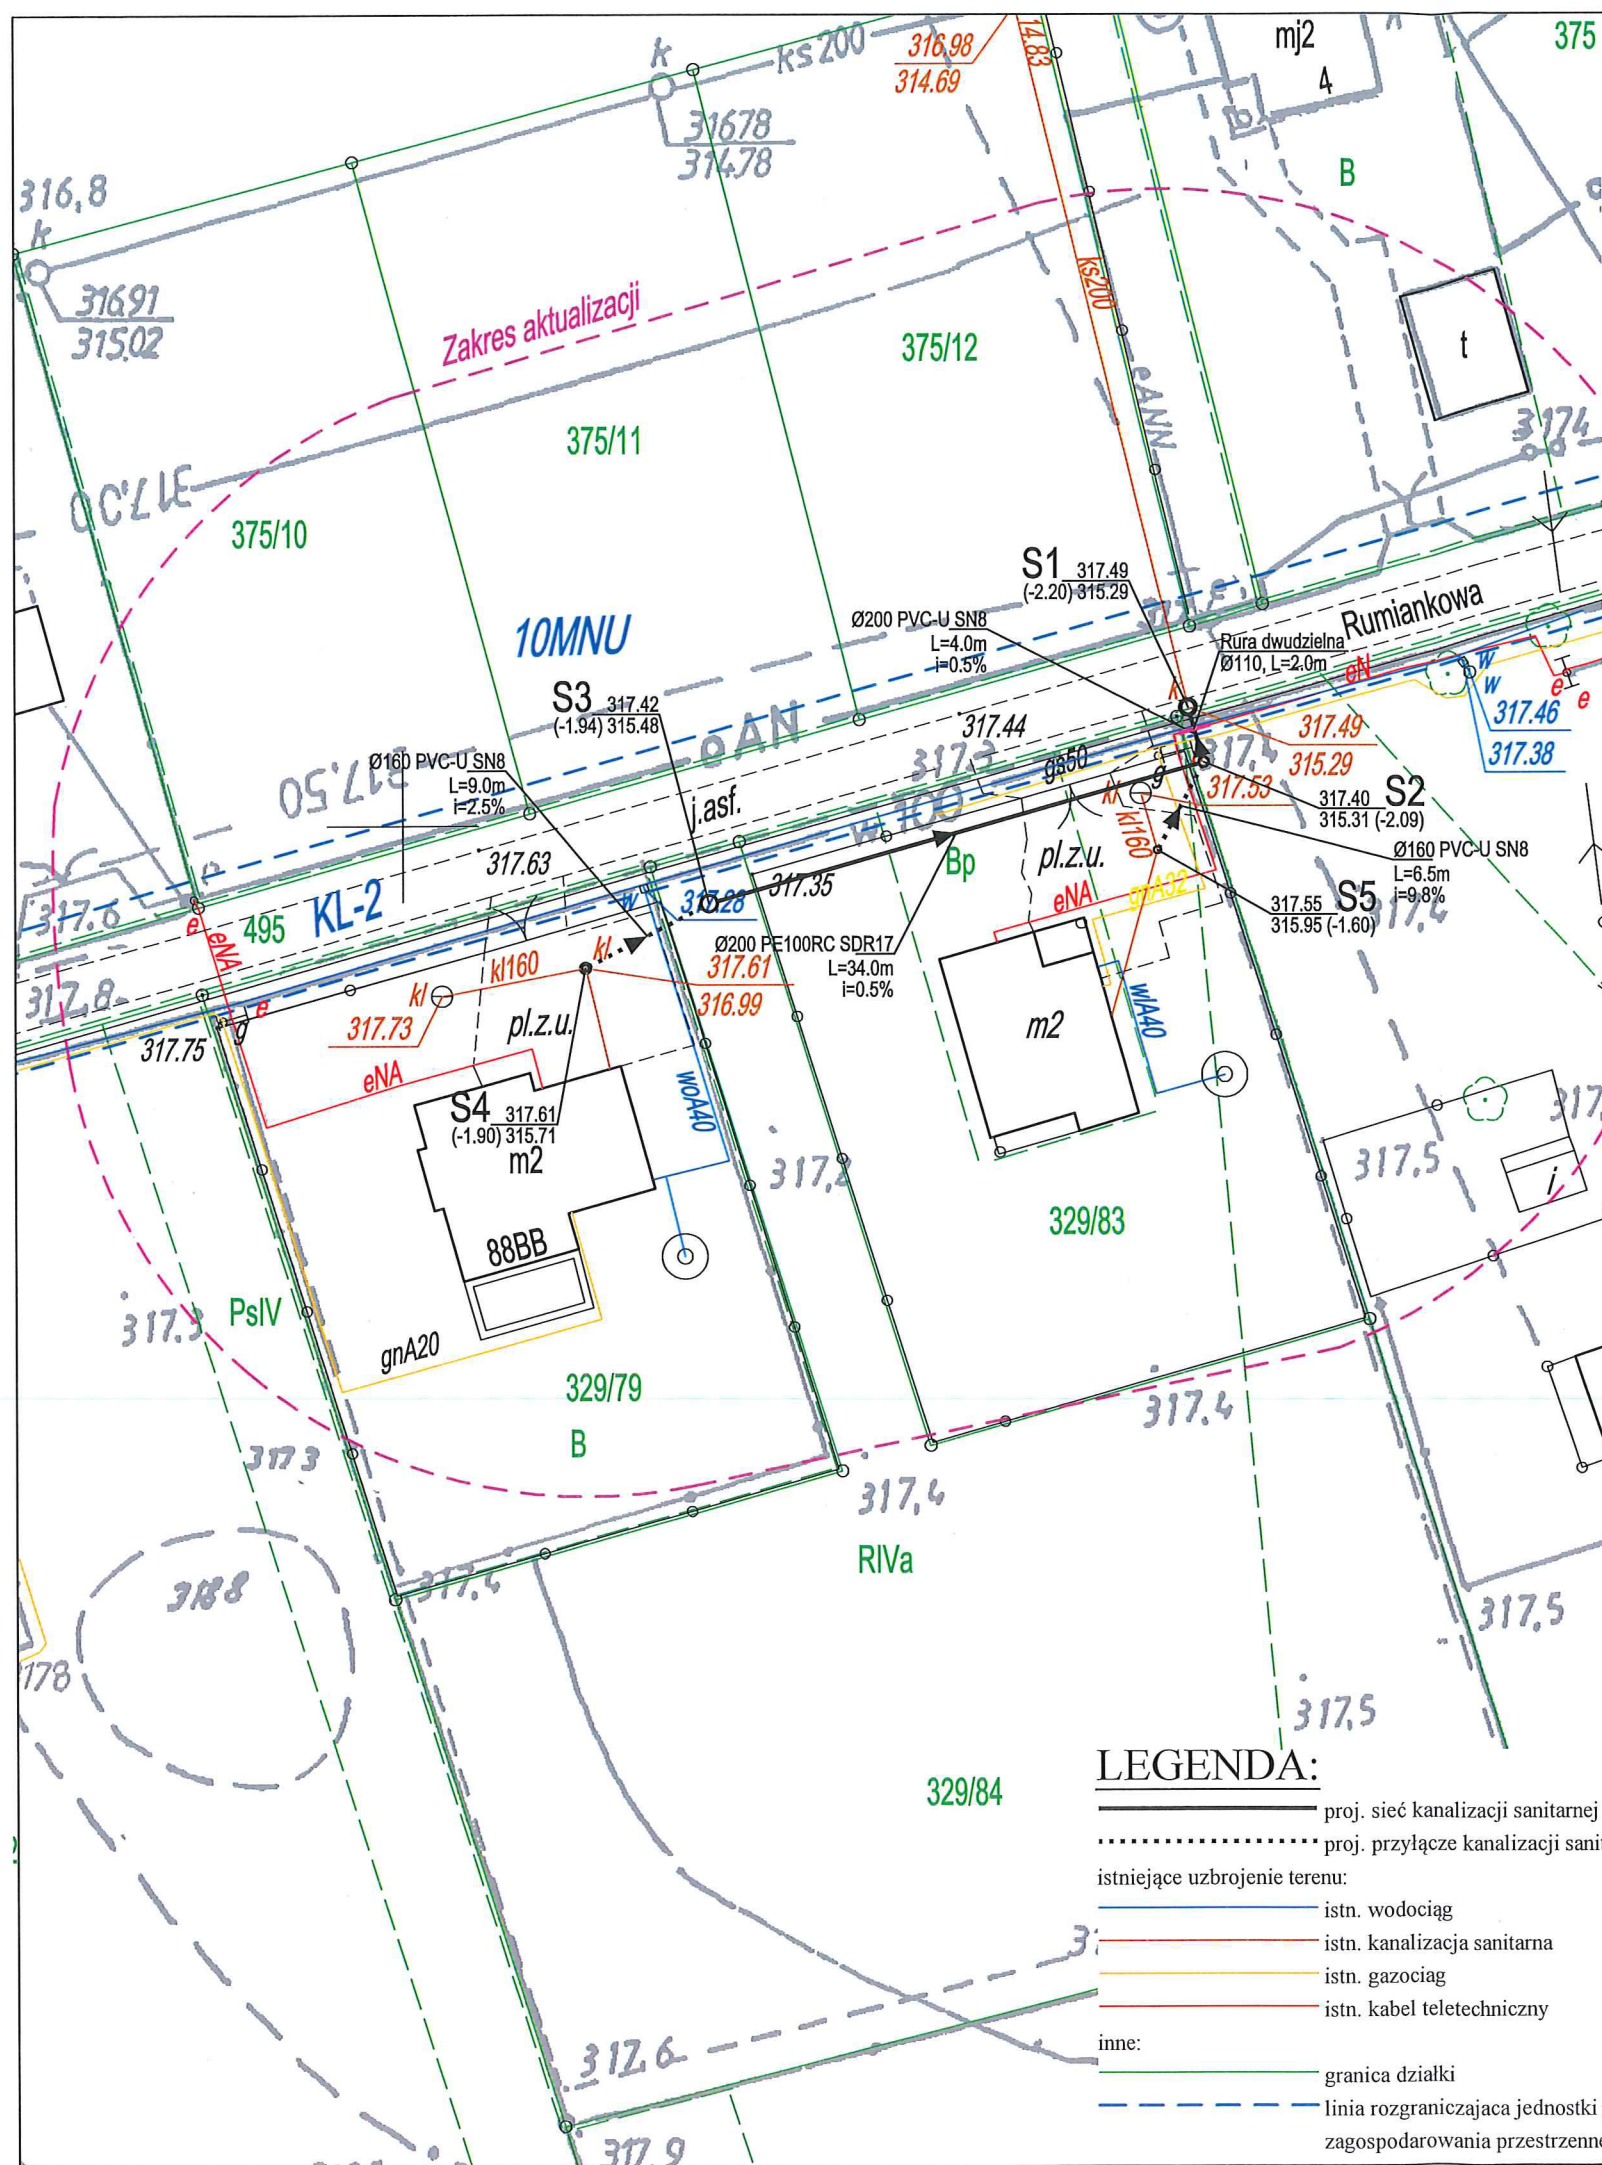

LEGENDA:

- proj. sieć kanalizacji sanitarnej
- proj. przyłącze kanalizacji sanitarnej
- istniejące uzbrojenie terenu:
- istn. wodociąg
- istn. kanalizacja sanitarna
- istn. gazociąg
- istn. kabel teletechniczny
- inne:
- granica działki
- linia rozgraniczająca jednostki planu zagospodarowania przestrzennego

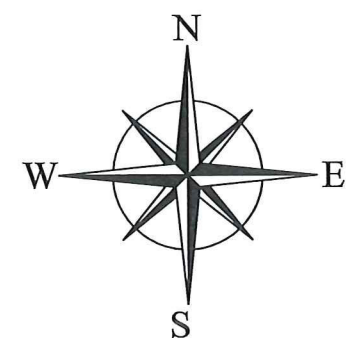

Wykonawca dokumentacji	GWS PROJEKT Aleksander Poniowski	kom. 667 750 731
projektowej	43-450 Ustrów, ul. Partyzantów 15	kom. 510 141 327
Temat:	Rozbudowa sieci kanalizacji sanitarnej w rejonie ul. Bładnickiej	
Adres:	43-450 Ustrów, ul. Bładnicka, odr.: Nierodzim, dz. nr 329/83, 329/79, 329/84, 329/30; obr.: Bładnice Dolne, dz. nr 495	
Nazwa rys.:	Projekt zagospodarowania terenu	
Potwierdzam zgodność z oryginałem mapy do celów projektowych o identyfikatorze ewidencyjnym materiału zasobu nr P.2403.2017.3827 z dnia 14.11.2017r.	Skala: 1:500	
Projektował: mgr inż. Janina Bartoszek-Dobranowska	Podpis:	Branża: IS
nr upr. 94/81BB		Data: XII 2017r.
Inwestor: Gmina Ustrów	Rys. nr 1	
43-450 Ustrów, Rynek 1		