



EVIDENCJA skala 1:500

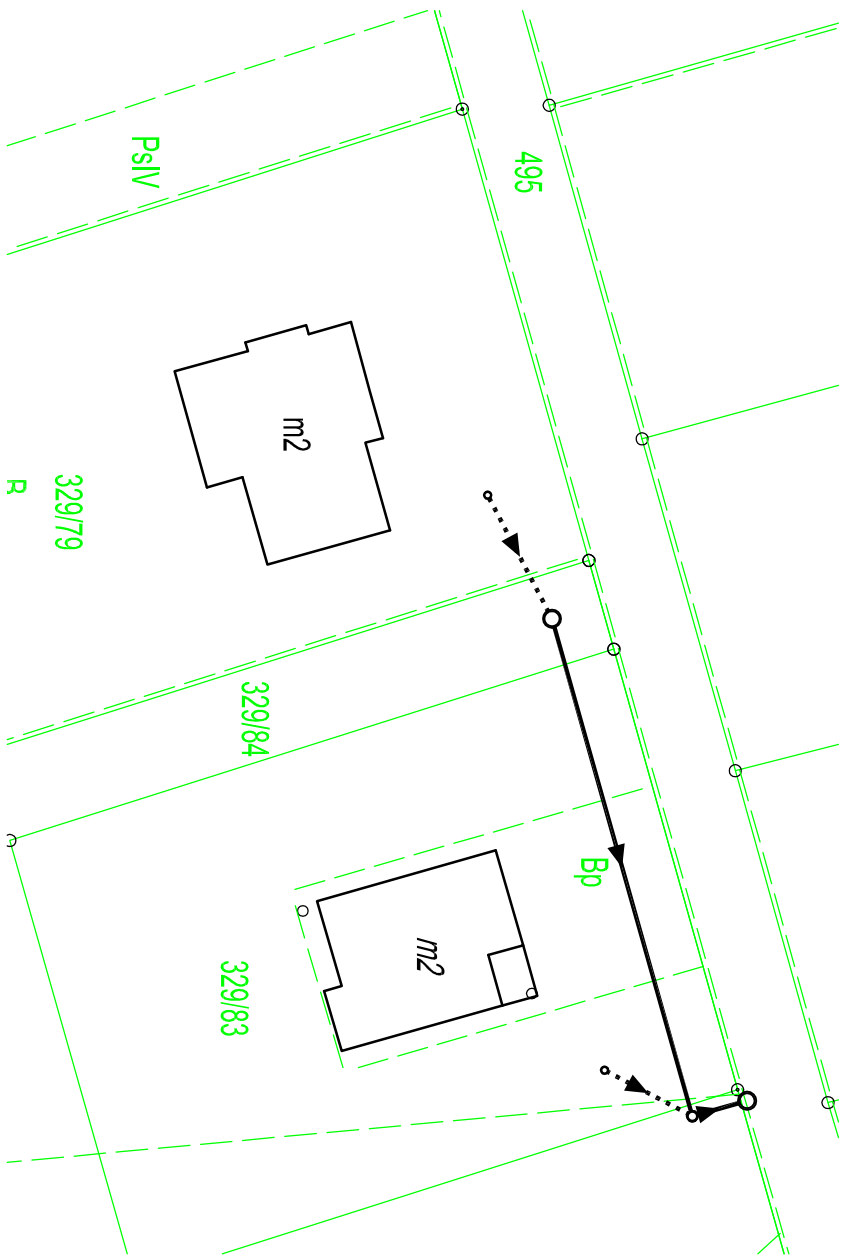


ORIENTACJA skala 1:10000

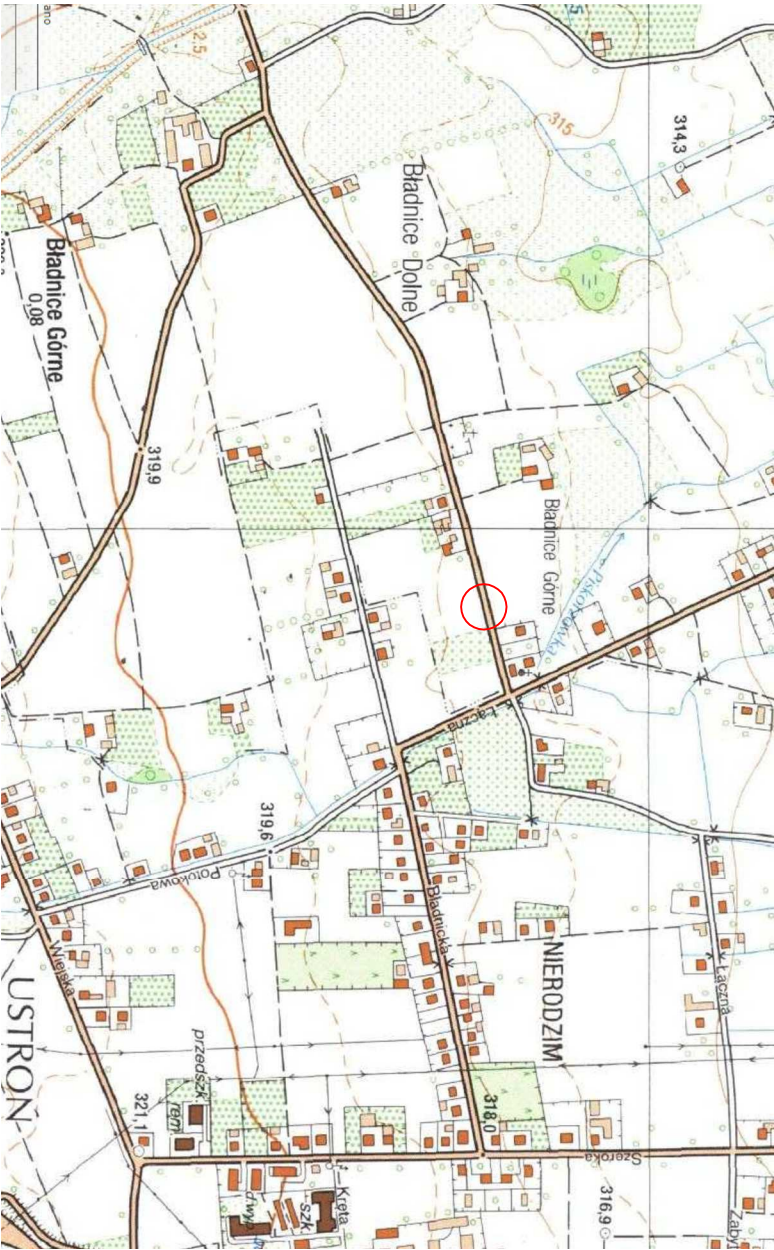

LEGENDA:

- proj. sieć kanalizacji sanitarnej
- proj. przyłącze kanalizacji sanitarnej
- istn. wodociąg
- istn. kanalizacja sanitarnej
- istn. gazociąg
- istn. kabel teletechniczny
- granicza działki
- linia rozgraniczająca jednostki planu zagospodarowania przestrzennego

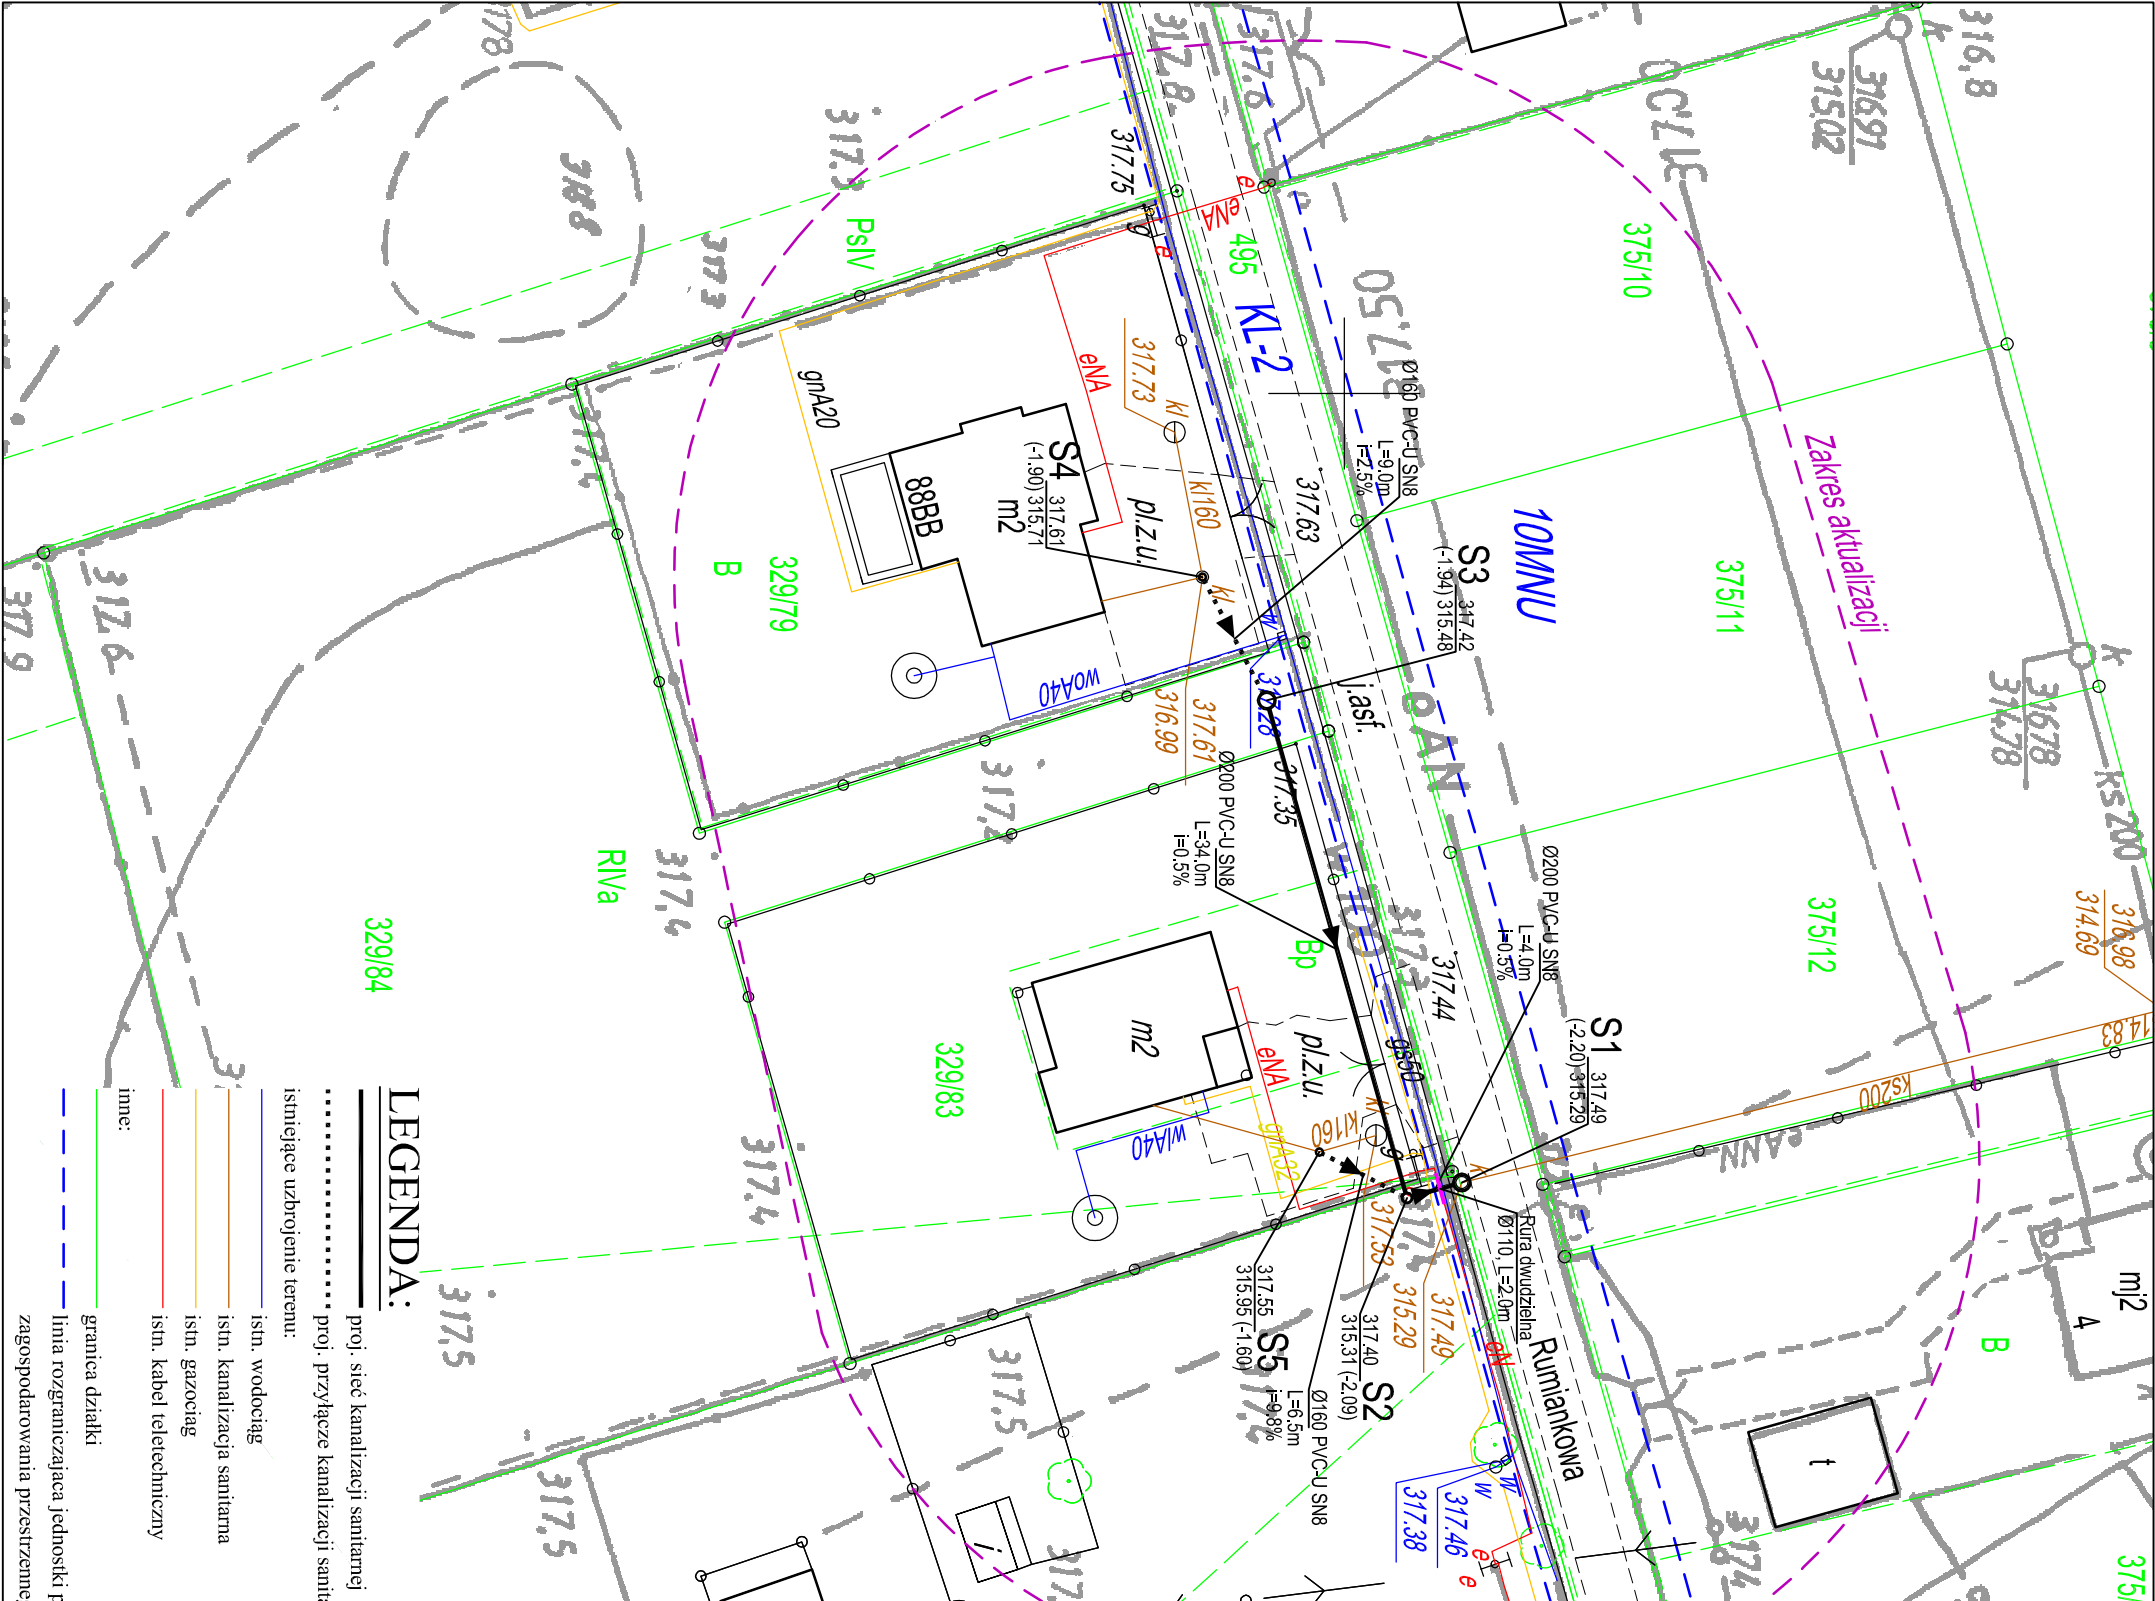

Wykonawca	GWS PROJEKT Aleksander Poniatowski	kom. 667 750 731
dokumentacji	projektowej : 43-450 Ustron, ul. Partyzantów 15	kom. 510 141 327
Temat:	Rozbudowa sieci kanalizacji sanitarnej w rejonie ul. Białdnickiej	
Adres:	43-450 Ustron, ul. Białdnicza, odr.: Nierodzim, dz. nr 329/83, 329/79, 329/84, 329/30, odr.: Białdnicie Dolne, dz. nr 495	
Nazwa rysu:	Projekt zagospodarowania terenu	
Potwierdzam zgodność z oryginałem mapy do celów projektowych o identyfikatorze ewidencyjnym materiału zasobu nr P.2403.2017.3827 z dnia 14.11.2017r.		Skala: 1:500 Brzoza: IS
Projektował:	mgr inż. Janina Bartoszek-Dobronowska	Data: XII 2017r.
nr upr. 94/81BB		
Investor:	Gmina Ustron	
43-450 Ustron, Rynek 1		Rys. nr 1