



POZIOM PORÓWNAWCZY 305.00 m n.p.m.

RZĘDNA TERENU ISTN.		317.49	
RZĘDNA DNA KANAŁU		315.29	
ZAGŁĘBIENIE DNA KANAŁU	2.20	315.31	317.40
SPADKI, DŁUGOŚCI			
ŚREDNICA, MATERIAŁ			
ODLEGŁOŚCI	0.0	4.0	
HEKTOMETRY	S1	S2	

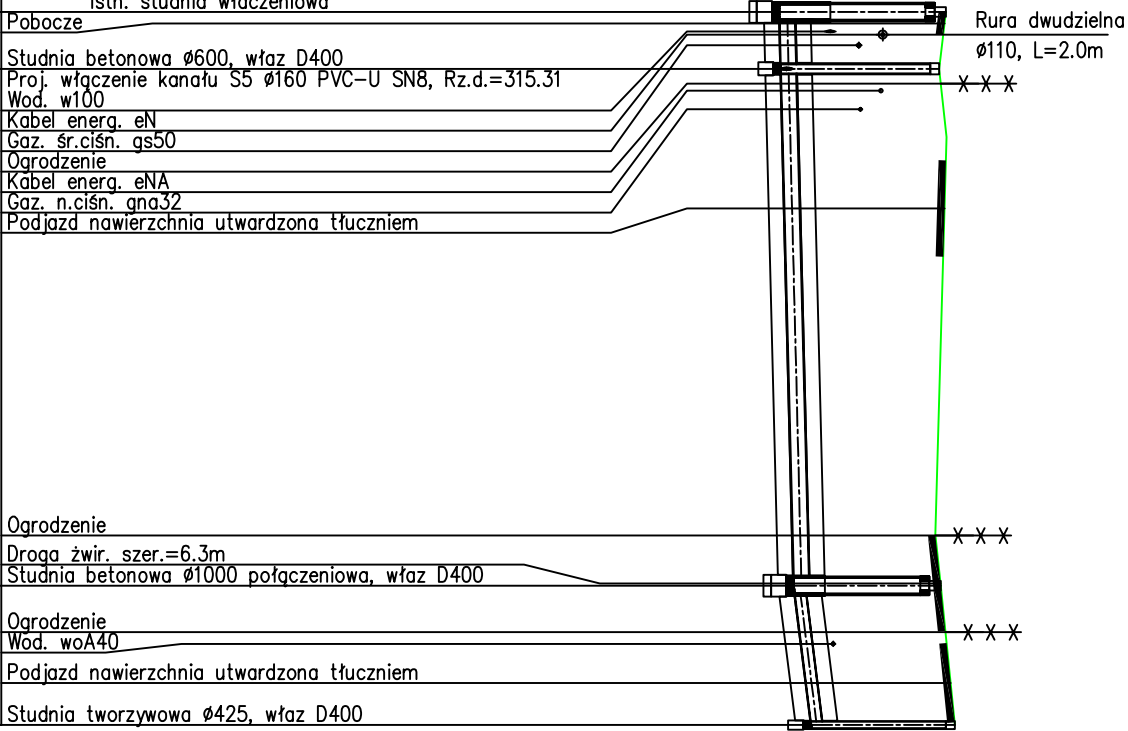

305.00m n.p.m.

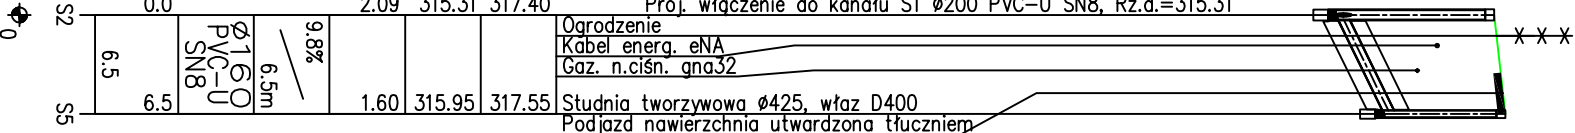

Wykonawca	GWS PROJEKT Aleksander Poniatowski		kom. 667 750 731
dokumentacji	projektowej :	43-450 Ustron, ul. Partyzantów 15	kom. 510 141 327
Temat:	Rozbudowa sieci kanalizacji sanitarnej w rejonie ul. Błachnickiej		
Adres:	43-450 Ustron, ul. Błachnicka, odd.: Niewidzim, dz. nr 329/83, 329/79, 329/84, 329/80, obr.: Błachnice Dolne, dz. nr 495		
Nazwa rys.:	Projekt zagospodarowania terenu		
Opracował:	mgr inż. Aleksander Poniatowski	Podpis:	Skala: 1:500
Projektował:	mgr inż. Janina Bartoszek-Dobranowska	Podpis:	Brąz: JS
nr upr. 94/81BB			Data: XII 2017r.
Investor:	Gmina Ustron, Rynek 1		Rys. nr 2