


Spółka Gazownictwa sp. z o.o.
ul. Żurawka 25, 01-224 Warszawa
Kuchnia w Zabrzu
Dzielnicy Gazu w Skoczowie
ul. Skoczów, ul. Górny Bór 27
tel. 33 553 88 84, 33 853 36 75, 33 853 11 17
NIP 525 24 96 411
KRS 0000374001 REGON 142739519


17


	- projektowany zjazd indywidualny z kostki betonowej gr. 8 cm (czerwona)
	- projektowana jezdnia
	- krawężnik drogowy 15x30x100cm na ławie betonowej w oporem
	- krawężnik najazdowy 22x15x100cm na ławie betonowej w oporem
	- obrzeże betonowe 8x30x100cm na ławie betonowej w oporem
	- projektowany ściek betonowy szer. 50cm
	- projektowany kolektor główny PCV OD Ø250 DO Ø400
	- projektowany przykanalik PCV SN-8 Ø200/5,9
	- projektowane betonowe studnie rewizyjne Ø1000
	- betonowe studnie deszczowe Ø500
	- projektowana oś ulicy Źródlanej
	- projektowana linia podziałowa



ul. Jagiellońska 19
43-410 Kończyce Małe
tel./fax (32) 435-89-08
tel. kom. 663-38-19-70, 603-24-06-20
e-mail: biuro@ml-design.pl, www.ml-design.pl

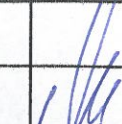	Imię i Nazwisko	Nr upr.	Podpis
Projektant	inż. Piotr Jakuszczyński	602/01	
Opracował	mgr inż. Maciej Remigiusz		
Nazwa opracowania	ROZBUDOWA ULICY ŹRÓDLANEJ W USTRONIU		
Inwestor	MIASTO USTRÓŃ UL. RYNEK1, 43-450 USTRÓŃ		Skala 1:500
Nazwa rysunku	PROJEKT ZAGOSPODAROWANIA TERENU UZGODNIENIA BRANŻOWE		Nr rys. 1

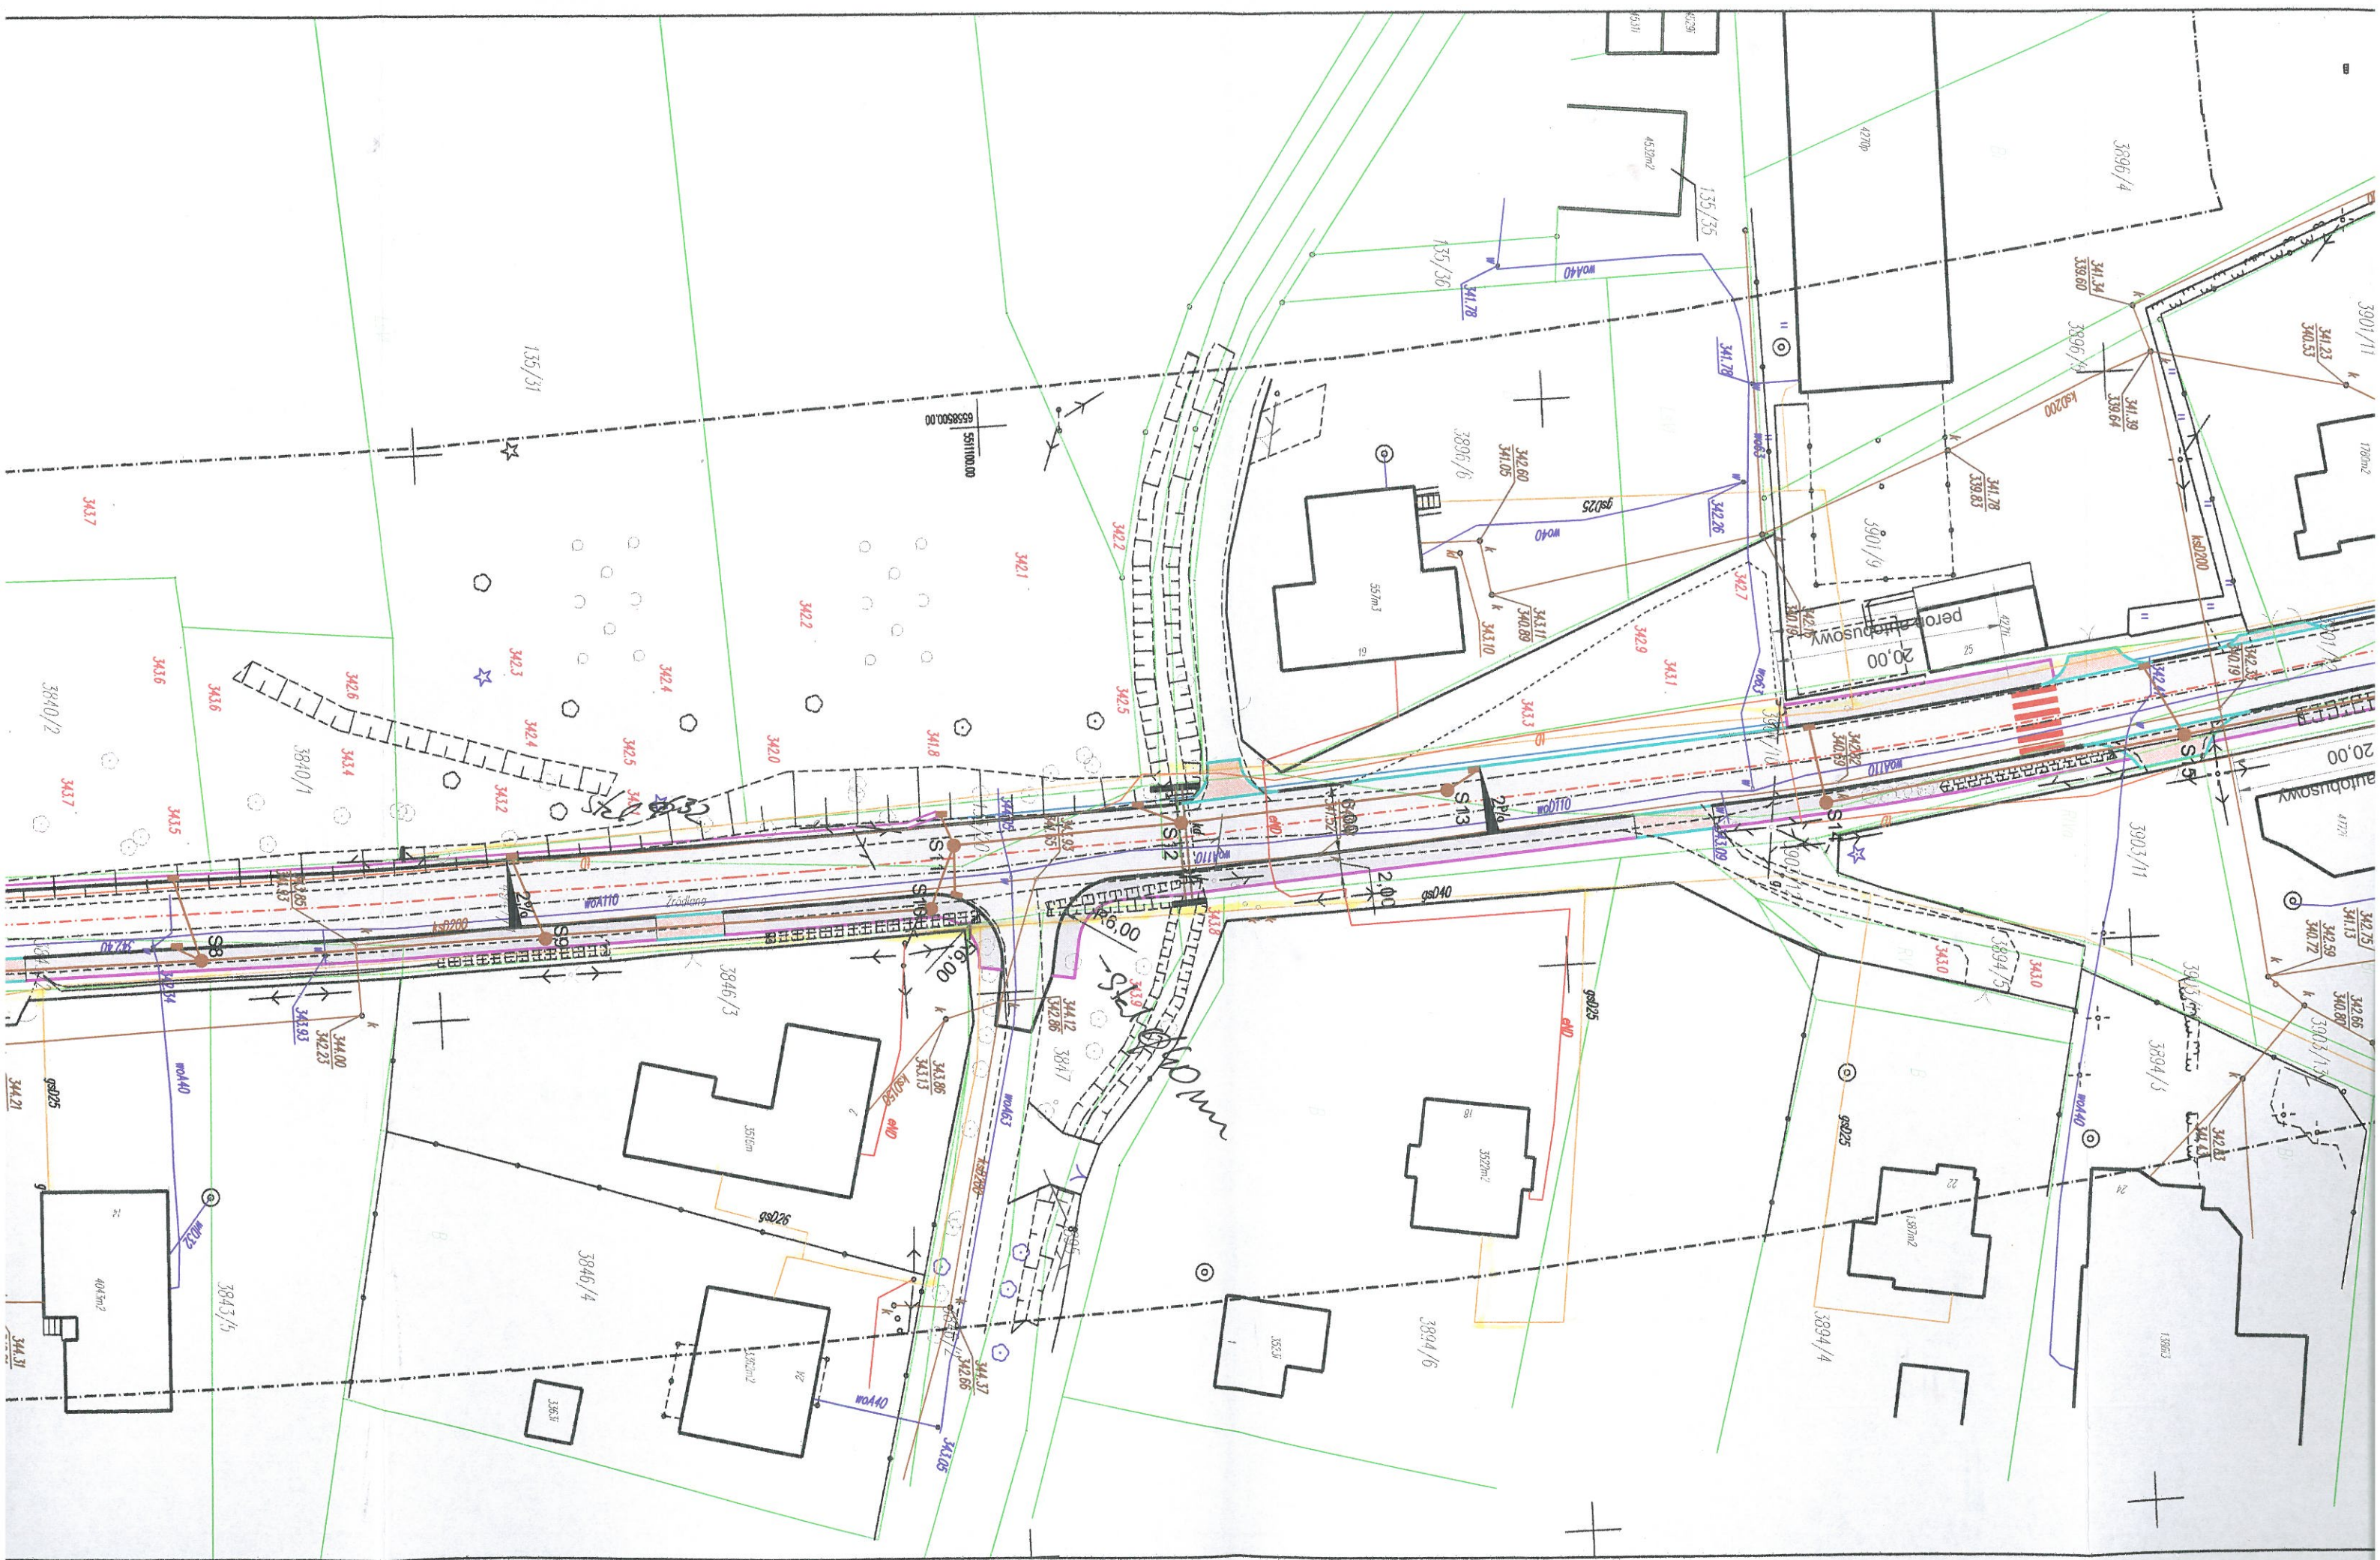

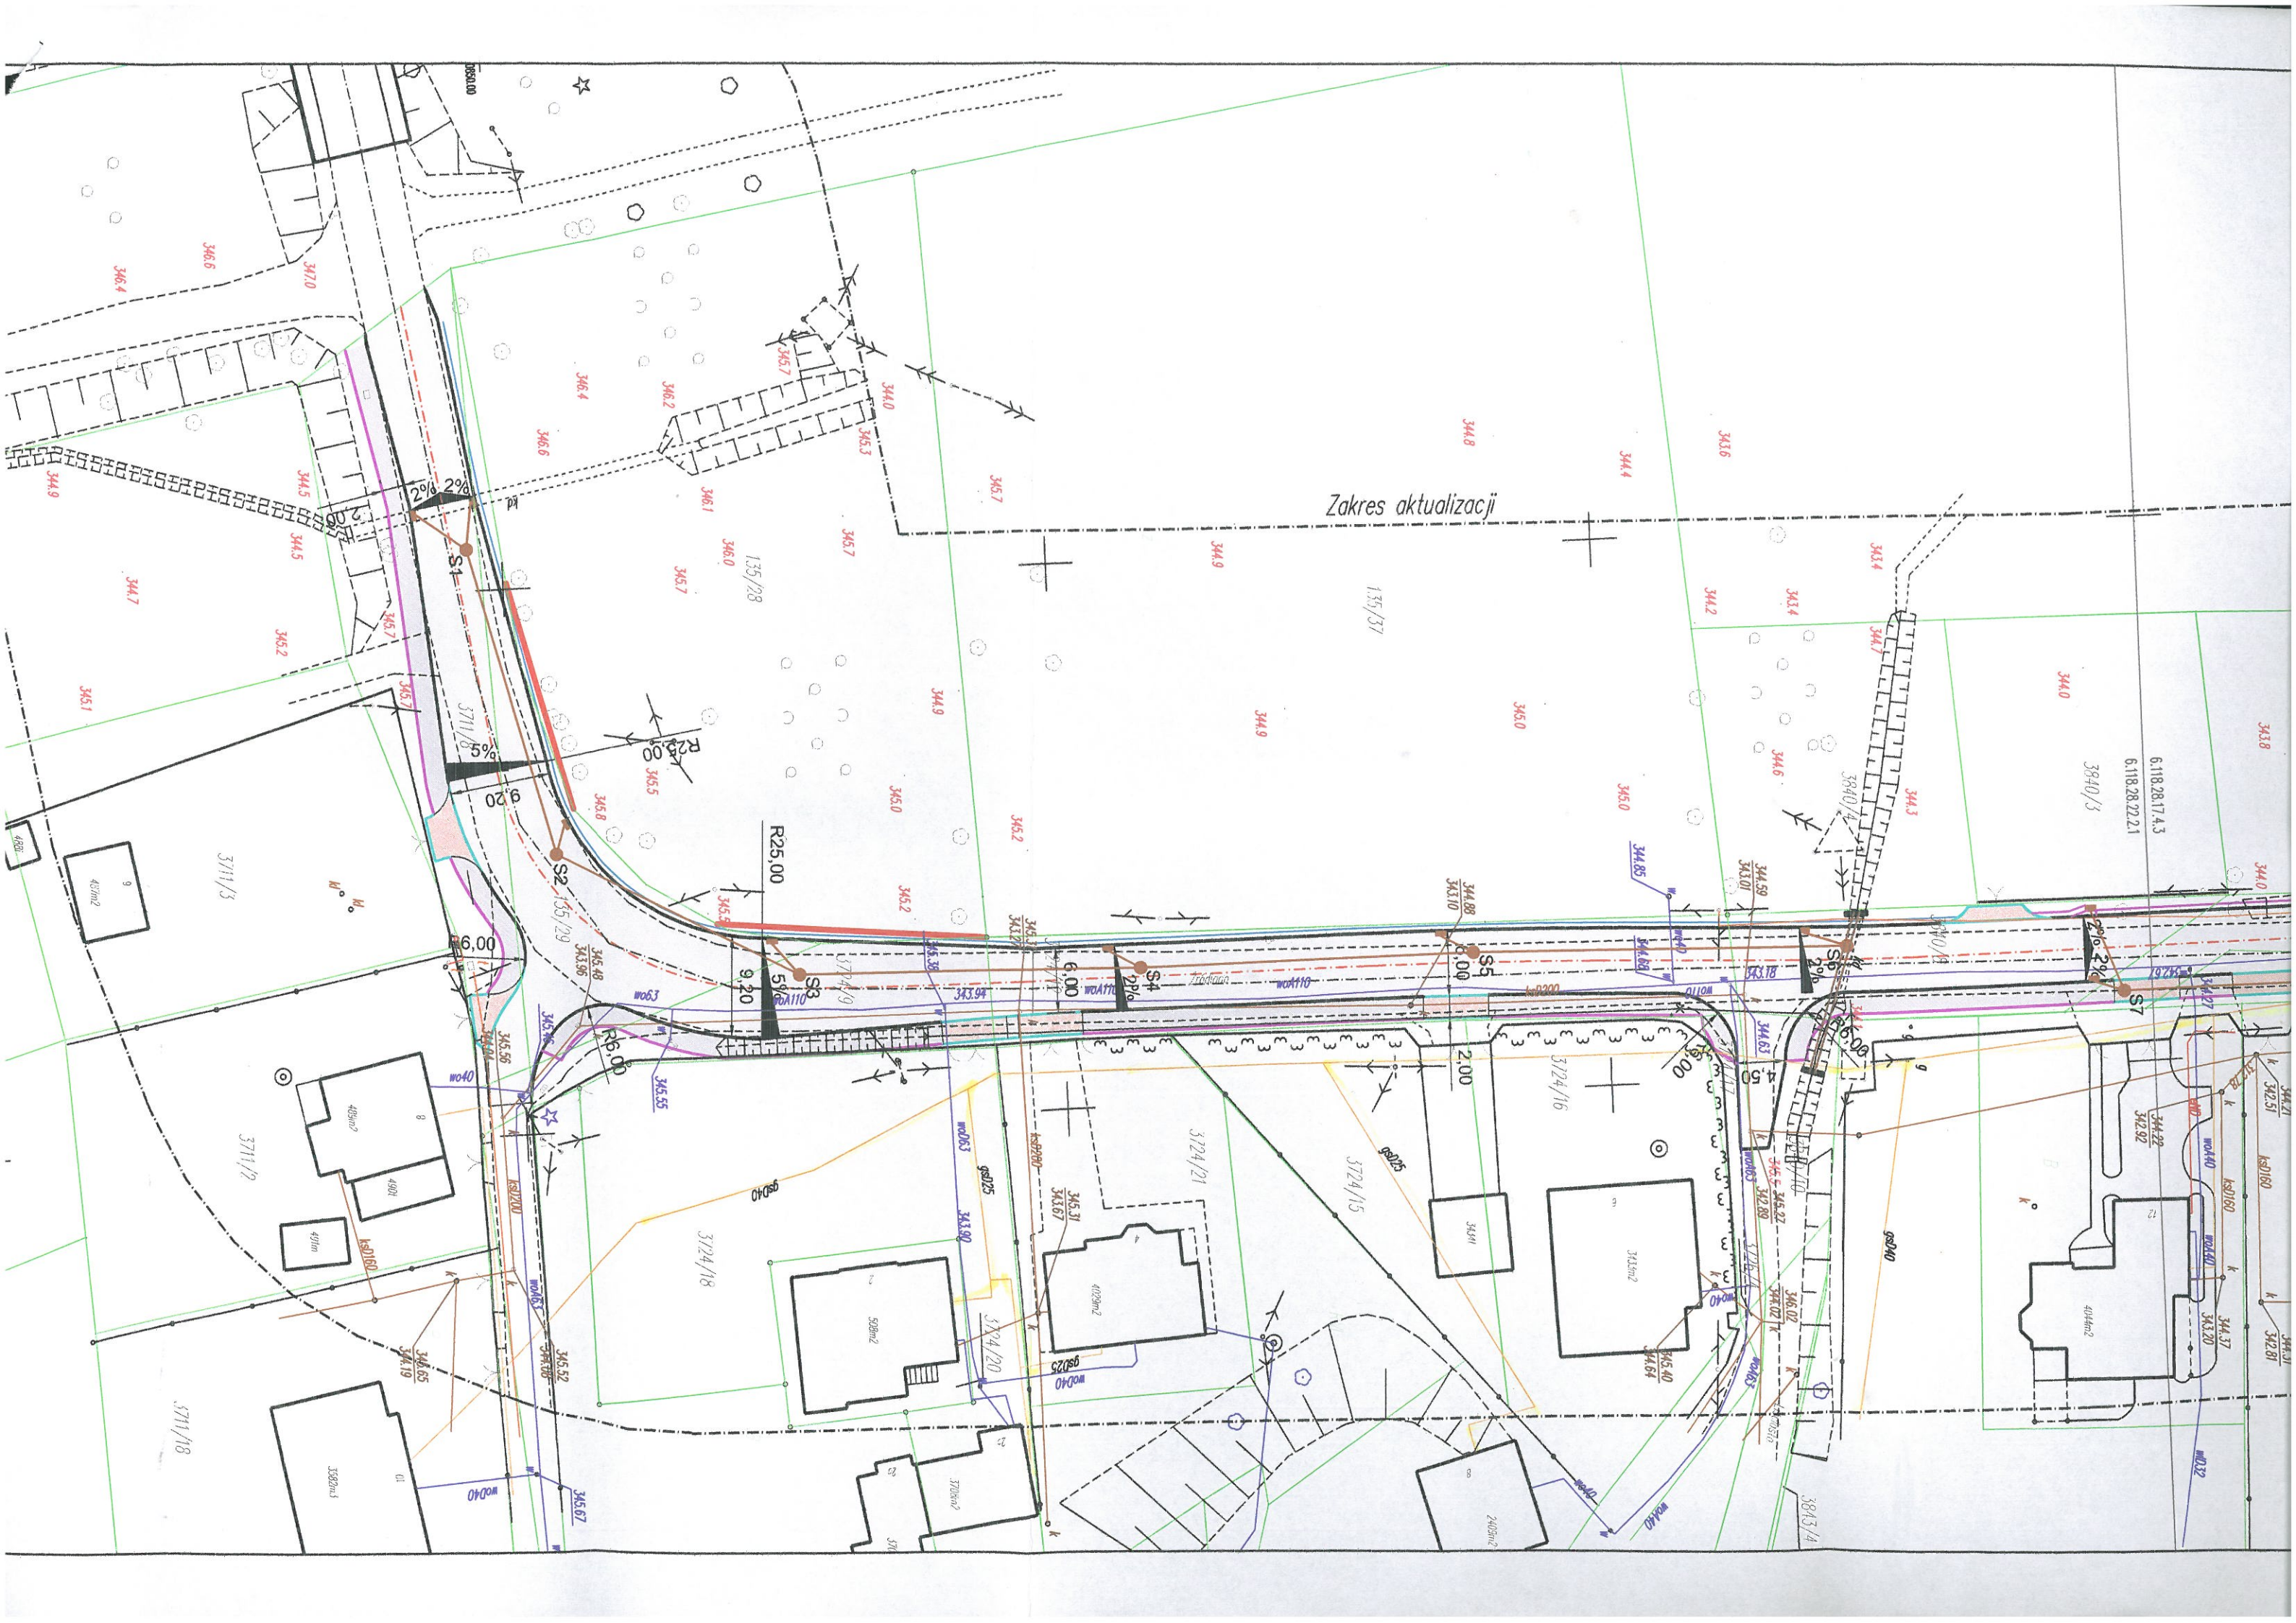

Zakres aktualizacji

6.118.28.17.4.3
6.118.28.22.2.1
3940/3

344.21
342.51
341.60
344.22
342.92
344.37
343.20
342.81

344.21
342.51
341.60
344.22
342.92
344.37
343.20
342.81

344.21
342.51
341.60
344.22
342.92
344.37
343.20
342.81

344.21
342.51
341.60
344.22
342.92
344.37
343.20
342.81

344.21
342.51
341.60
344.22
342.92
344.37
343.20
342.81

Polska Spółka Gazownictwa sp. z o.o.
Oddział w Zabrze
ul. Szczęść Boże 11, 41-800 Zabrze
tel. 32 398 50 00, faks 32 271 78 01

Rejon Dystrybucji Gazu w Skoczowie
ul. Górny Bór 27, 43-430 Skoczów
tel. 33 853 38 84, faks 33 853 11 17
rg.skoczów@psgaz.pl

ML Design
Ul. Jagiellońska 19
43-410 Kończyce Małe

Wasz znak:
Nasz znak: W125/86-06/160019276

Skoczów 04-07-2016


Dot.: uzgodnienia projektu zagospodarowania – rozbudowa ulicy Lipowej w Ustroniu .

Szanowni Państwo

Rejon Dystrybucji Gazu w Skoczowie uzgadnia powyższe opracowanie w zakresie sieci gazowej niskiego i średniego ciśnienia pod następującymi warunkami:

- Roboty ziemne w pobliżu gazociągu prowadzić ręcznie , pod nadzorem pracownika RDG Skoczów.
- Przed przystąpieniem do prac powiadomić pisemnie RDG Skoczów o terminie rozpoczęcia robót.
- Każdorazowe odkrycie gazociągu zgłosić w Rejonie Dystrybucji Gazu w Skoczowie w celu dalszego ustalenia zakresu prac związanych z jego zabezpieczeniem lub przebudową
- Za wszelkie uszkodzenia sieci gazowej odpowiada inwestor
- Gazociągi kolidujące z projektowaną drogą przebudować w następujących odcinkach;
 - oznaczony odcinek AB ,stal 32 mm śr/c na SDR 11 PE 100 50mm
 - oznaczony odcinek CD ,stal 40 mm śr/c na SDR 11PE 100 50mmPrzebudowane odcinki gazociągów połączyć ze stalowymi gazociągami w sposób umożliwiający ich wykrycie , zgodnie z zasadami obowiązującymi w PSG Sp.z.o.o. Oddział w Zabrze
- Koszty przebudowy ponosi inwestor .
- Uzgodnienie jest ważne 1 rok

Z poważaniem

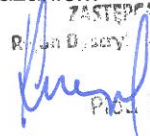ZASTĘPCA KIEROWNIKA
Rejon Dystrybucji Gazu w Skoczowie

Piotr Krzempek

Kopia: a/a RDG Skoczów

Przygotował: Grzegorz Łaciak DT RDG Skoczów