


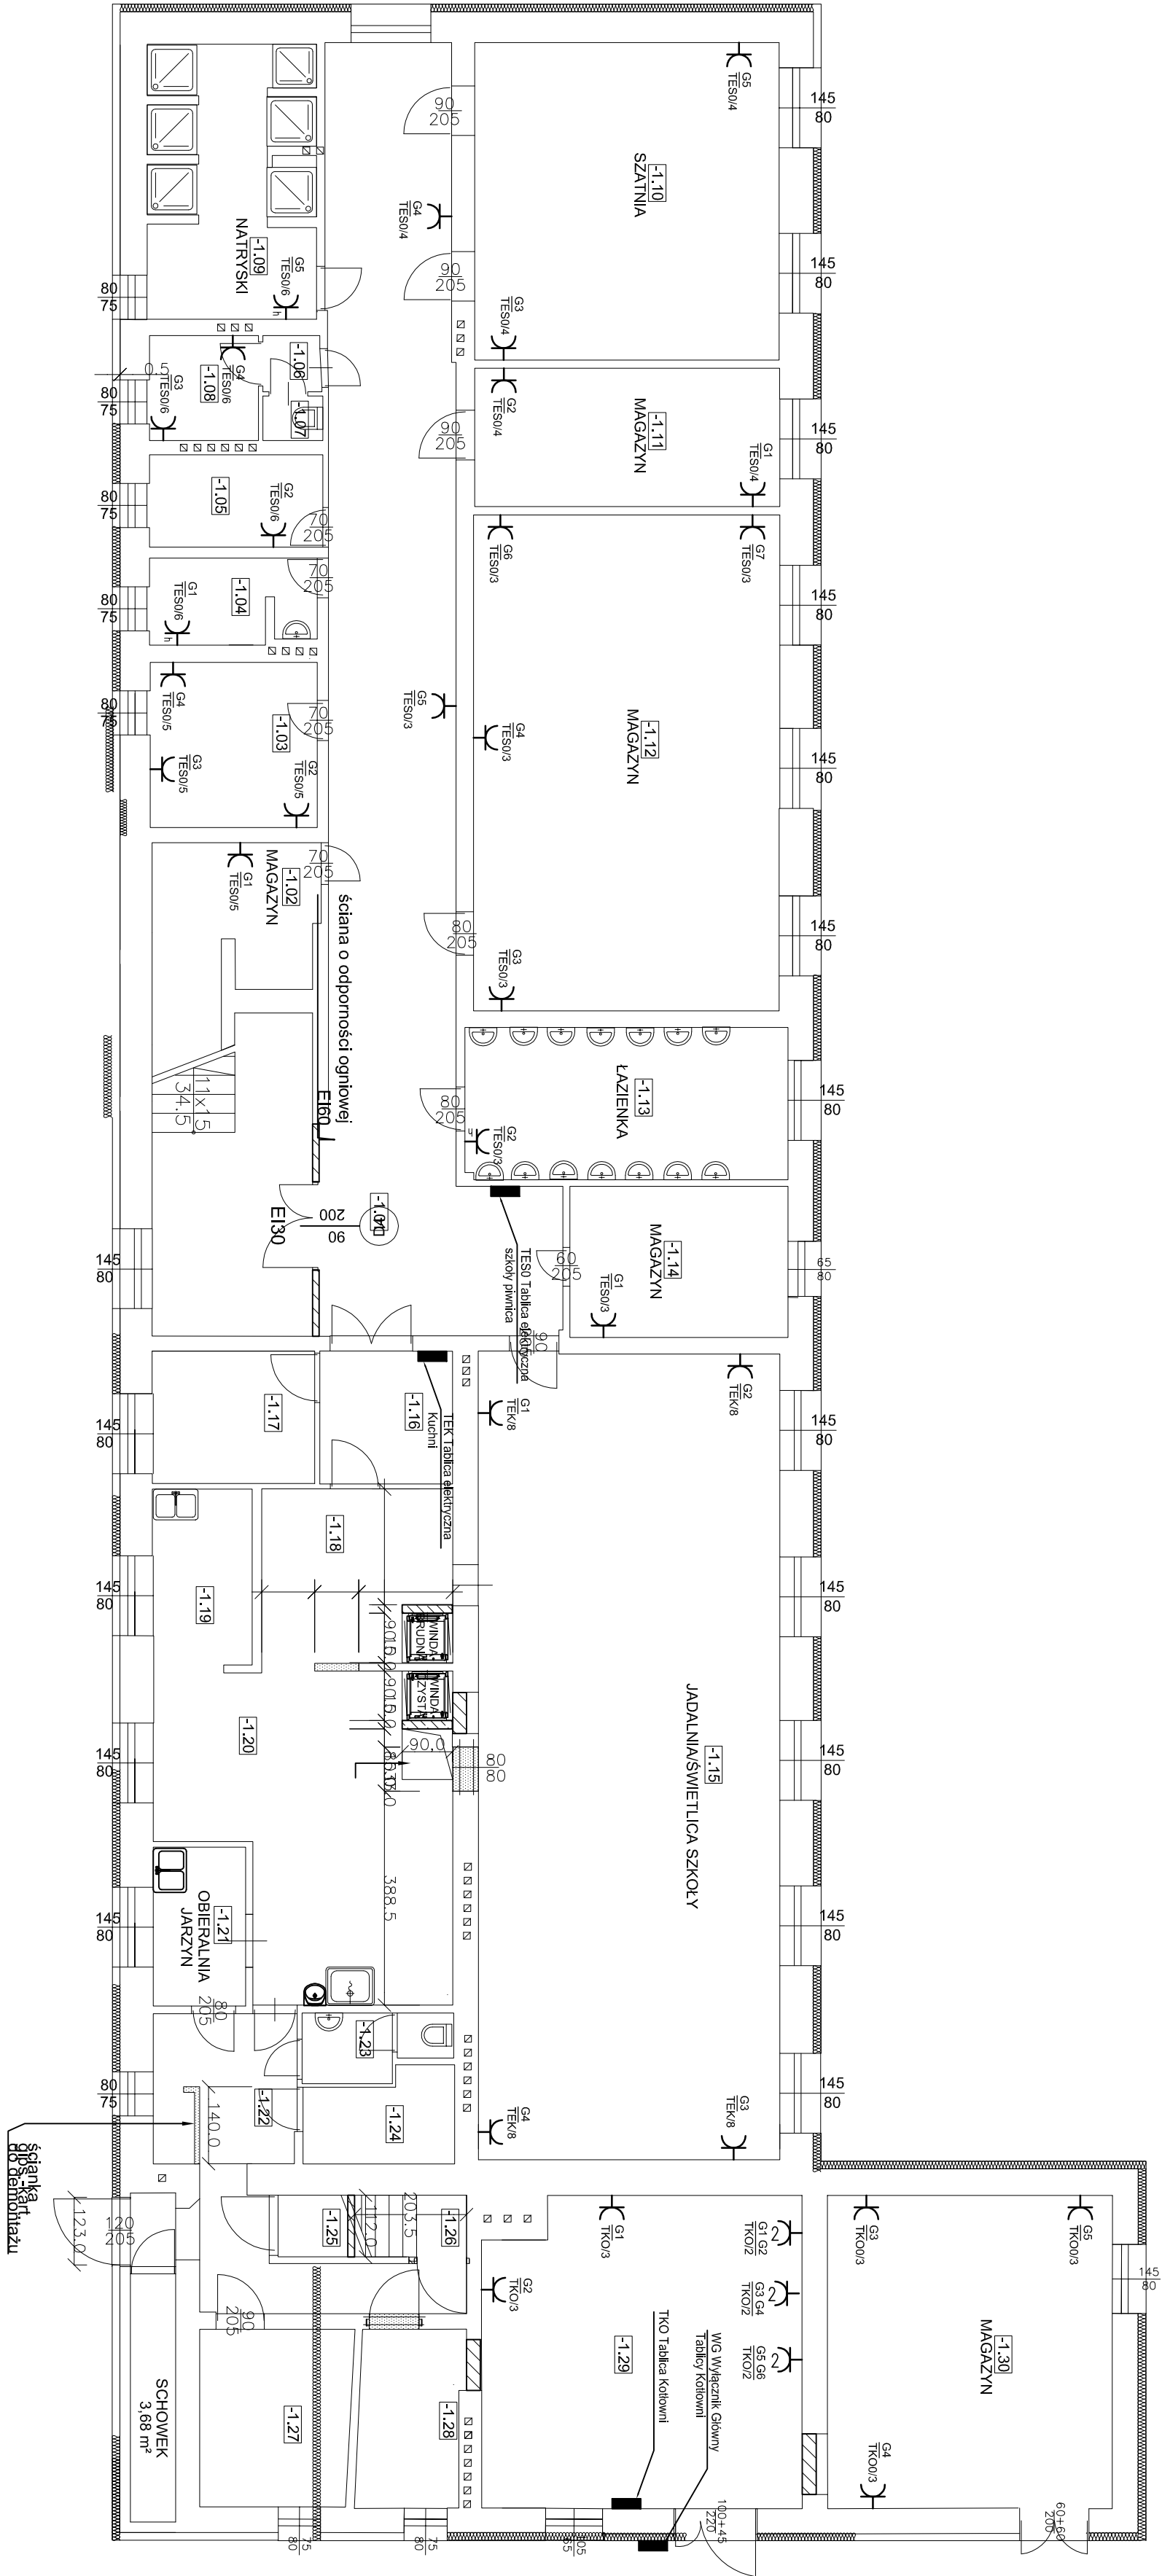

ZESTAWIENIE POWIERZCHNI - PIWNICA		
SZKOŁA PODSTAWOWA		
NR.POM	NAZWA POMIESZCZENIA	POWIERZCHNI
-1.01	KOMUNIKACJA	74,16 m²
-1.02	MAGAZYN	8,99 m²
-1.03	POM. WOZNEGO	3,07 m²
-1.04	PRALNIA	4,56 m²
-1.05	POM. SPRZĄTACZEK	5,26 m²
-1.06	PRZEDSIÓNEK	1,07 m²
-1.07	WC	0,88 m²
-1.08	POM. SOCIALNE	3,77 m²
-1.09	NATRYSKI	14,44 m²
-1.10	SZATNIA	32,18 m²
-1.11	MAGAZYN	13,73 m²
-1.12	MAGAZYN	49,89 m²
-1.13	ŁAZIENKA	16,69 m²
-1.14	MAGAZYN	16,21 m²
-1.15	JADALNIA/SWIE TLICA	79,90 m²
-1.16	KOMUNIKACJA	5,78 m²
-1.17	POM. SOCIALNE	7,08 m²
-1.18	ZMTRWA L NIA	10,06 m²
-1.19	PRZYGOTOWA L NIA	5,74 m²
-1.20	KUCHNIA	26,42 m²
-1.21	PRZYG. JARZYN	4,83 m²
-1.22	KOMUNIKACJA	13,43 m²
-1.23	WC	3,01 m²
-1.24	MAG. PRODUKT. SYPKICH	4,26 m²
-1.25	MAG. OPAKOWAŃ	1,42 m²
-1.26	MAG. NACZYN	2,28 m²
-1.27	CHŁODNIA	8,53 m²
-1.28	MAGAZYN JARZYN	6,01 m²
-1.29	KOTŁOWNIA	33,08 m²
-1.30	MAGAZYN	29,52 m²
RAZEM:		486,25 m²

OZNACZENIA:

- Gniazdo wtyczkowe podwójne 2x 2P+Z, p/ł, 16A, 250V;AC + ranka podwójna
- Gniazdo wtyczkowe pojedyncze 2P+Z, p/ł, 16A, 250V;AC + ranka pojedyncza
- Gniazd wtyczkowe pojedyncze 2P+Z, p/ł, 16A, 250V;AC hermetyczne (długoszczelne) IP44 + ranka

		Funkcja		Inżynierstwo		Nr. uprawnień		Podpis	
Projektowała:		mgr inż. Wojciech Sobota		mgr inż. Damian Kołodziej		SLK2453/PWOE09			
Opracował:									

Nazwa projektu: PRIMTECH		Lokalizacja:		Ustron Lipowiec, ul. Szkolna 1, dz. nr 359/148	
Szymon Kila		Nazwa obiektu:		Projekt architektoniczno-budowlany rozbudowy i nadbudowy budynku Szkoły Podstawowej Nr 5 w Ustroniu Lipowcu wraz z przebudową i adaptacją pomieszczeń na potrzeby przedszkola ośwobodźlowego oraz termomodernizacją	
42-680 Tarnowskie Góry		Investor:		Miejsko Ustron	
tel: 506-340-000		ul. Rynek 1		43-450 Ustron	
fax: 32-288-52-79		Nazwa rysunku:		Plan instalacji gniazd wykonywanych	
www.primtech.pl		RZUT PIWNICY			
Data: wykonawczy 2014r.		Faza projektu:		Projekt wykonawczy	
Skala: 1:100		Nr rysunku:		E12	
Korzystając z rozliczeń technicznych zawartych w niniejszym projekcie, w zakresie przekraczającym ustalenia umowy		Nr egz.:			
na opracowanie dokumentacji, w tym na przesłanie do wykonania, PRIMTECH Szymon Kila					