


ZESTAWIENIE POMIĘRCZNI - P	
PRZEDSZKOLE	
NR POMI	NAZWA POMIĘRCZCZENIA
1.01	KŁATKA SCHODOWA
1.02	KORYTARZ
1.03	POM. SOCIALNE
1.04	BIURO
1.05	WC
1.06	BIURO
RAZEM:	
SZKOŁA PODSTAWOWA	
1.07	KOMUNIKACJA
1.07a	KŁATKA SCHODOWA
1.08	MAGAZYN
1.09	SALA LEKCyjNA
1.10	SALA LEKCyjNA
1.11	SALA TV
1.12	SALA LEKCyjNA
1.13	SALA LEKCyjNA
1.14	SALA MUZYCZNA
1.15	POKOJ NAUCZYCIELSKI
1.16	WC DZIEWCZYN
1.17	WC MĘSKICH
1.18	WC DZIEWCZYN
1.19	POM. PRZESŁONKI
1.20	PRZESŁONKI
1.21	MAGAZYN
1.22	SALA LEKCyjNA
1.23	POKOJ
1.24	ŁAZIENKA
1.25	SALA LEKCyjNA
RAZEM:	

LEGENDA OPRAW OŚWIETLENIOWYCH		
INDEXS	SYMBOL	TYP OPRAWY
A.1	A1	DORADO 226 EVG
B.1	B1	BISTON 218 EVG IP65 ATEST PZH
B.2	B2	BISTON 218 EVG IP65 ATEST PZH
B.3	B3	BISTON 218 EVG IP65 ATEST PZH
B.4	B4	BISTON 218 EVG IP65 ATEST PZH
C.1	C1	LUNA 226 EVG IP65
D.1	D1	GEMMA 226 EVG
D.2	D2	GEMMA 226 EVG
D.3	D3	GEMMA 158 EVG
E.1	E1	MAJIS 75W EVG IP65
F.1	F1	GENNI 226 EVG
F.2	F2	GENNI 226 EVG
G.1	G1	GENNI 226 EVG
G.2	G2	GENNI 226 EVG
H.1	H1	WETON 400W MIP IP65 +SALIVA
EW1	EW1	WETON 400W MIP IP65 +SALIVA
EW2	EW2	WETON 400W MIP IP65 +SALIVA
EW3	EW3	WETON 400W MIP IP65 +SALIVA
EW4	EW4	WETON 400W MIP IP65 +SALIVA

UWAGA!
OPRAWY H.1, EW1 ORAZ EW3 ZNAJDUJĄCE SIĘ NA SALI
GIMNASTYCZNEJ NALEŻY WYPOSAŻYC W SIATKĘ
OCHRONNĄ.

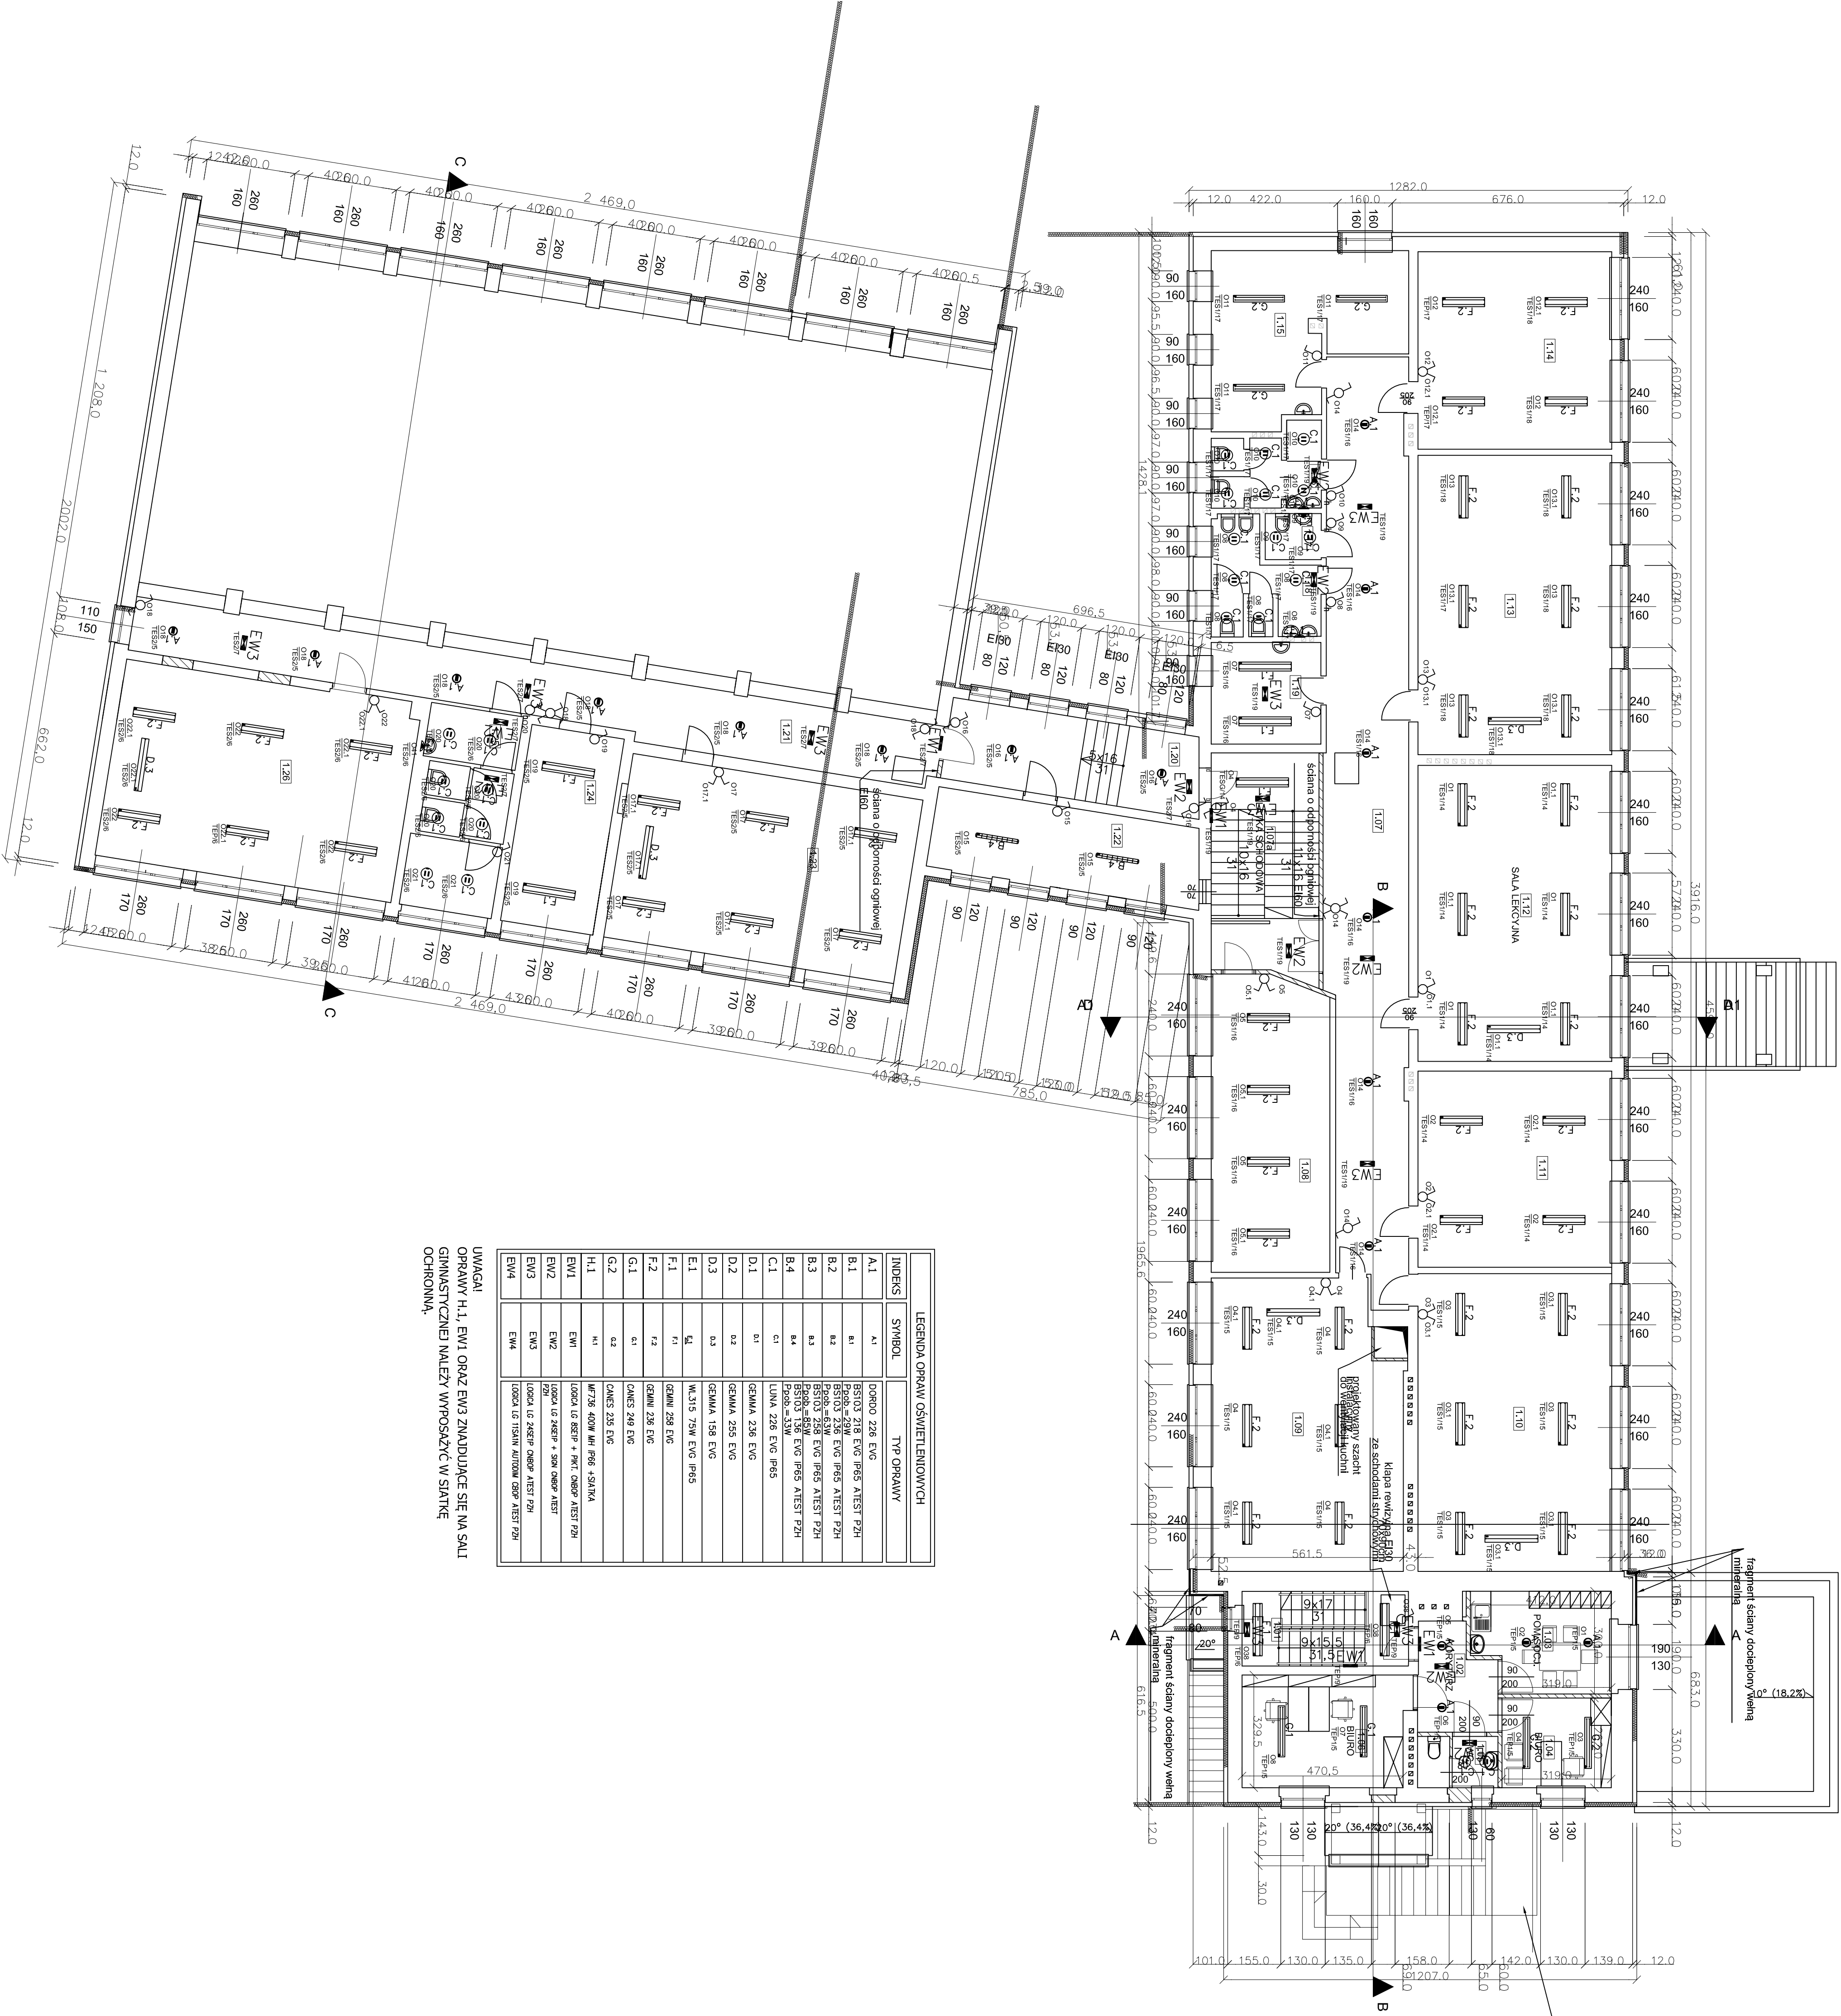

		Fotopięknie		Wzrost	
PRZEMISŁ ul. Wesoła 8 42-600 Zawonia tel. 506-340-000 fax. 506-340-000 www.przemisl.pl		Lokalizacja: Ustronie Lipowiec, ul. Szolana 1, dz. nr 339/148		Nazwa projektu: Projekt architektury i instalacji elektrycznej Szkoły Podstawowej Nr 5 na potrzeby przekształcenia w przedszkole i szkołę podstawową	
Inwestor: Miejski Urząd ul. Rynek 1 43-450 Ustronie		Nazwa projektu: Plan instalacji opraw oświetleniowych		RZUT PIĘTRA	
Data: styczeń 2014r.		Skala: 1:100		Wzrost: E19	
Korzystając z rozporządzenia Ministra Infrastruktury, w sprawie rozstrzygnięcia sprawy					