



Polska Spółka Gazownictwa sp. z o.o.
ul. M Kasprzaka 25, 01-224 Warszawa
Oddział Zakład Gazowniczy w Zabrze

Gazownia w Skoczowie

ul. Górny Bór 27, 43-430 Skoczów
tel. 33 853 38 84, faks 33 853 36 75
rg.skoczów@psgaz.pl

StudioProjektowe „Sp.,
Dominika Stula – Nankiewicz
44-218 Rybnik
Ul. Kwiatowa 6

Wasz znak:

Skoczów 27-04-2017

Nasz znak: W125/89-04/160032316

Dot.: uzgodnienia projektu zagospodarowania – budowy małej architektury fontanny, ławek, i lamp solarnych w Ustroniu w Parku Lazarów na działce nr 284/1

Szanowni Państwo

Gazownia w Skoczowie uzgadnia powyższe opracowanie w zakresie sieci gazowej niskiego i średniego ciśnienia pod następującymi warunkami:

- Roboty ziemne w pobliżu gazociągu prowadzić ręcznie pod nadzorem pracownika Gazowni Skoczów.
- Każdorazowe odkrycie gazociągu zgłosić w Gazowni Skoczów.
- Za wszelkie uszkodzenia sieci gazowej odpowiada inwestor
- Uzgodnienie jest ważne 1 rok


Z poważaniem:


Z-CIA KIEROWNIKA
Gazownia w Skoczowie

Piotr Krzempek

Kopia: a/a Gazownia w Skoczowie

Przygotował: Paszek Rafał DT Gazownia Skoczów

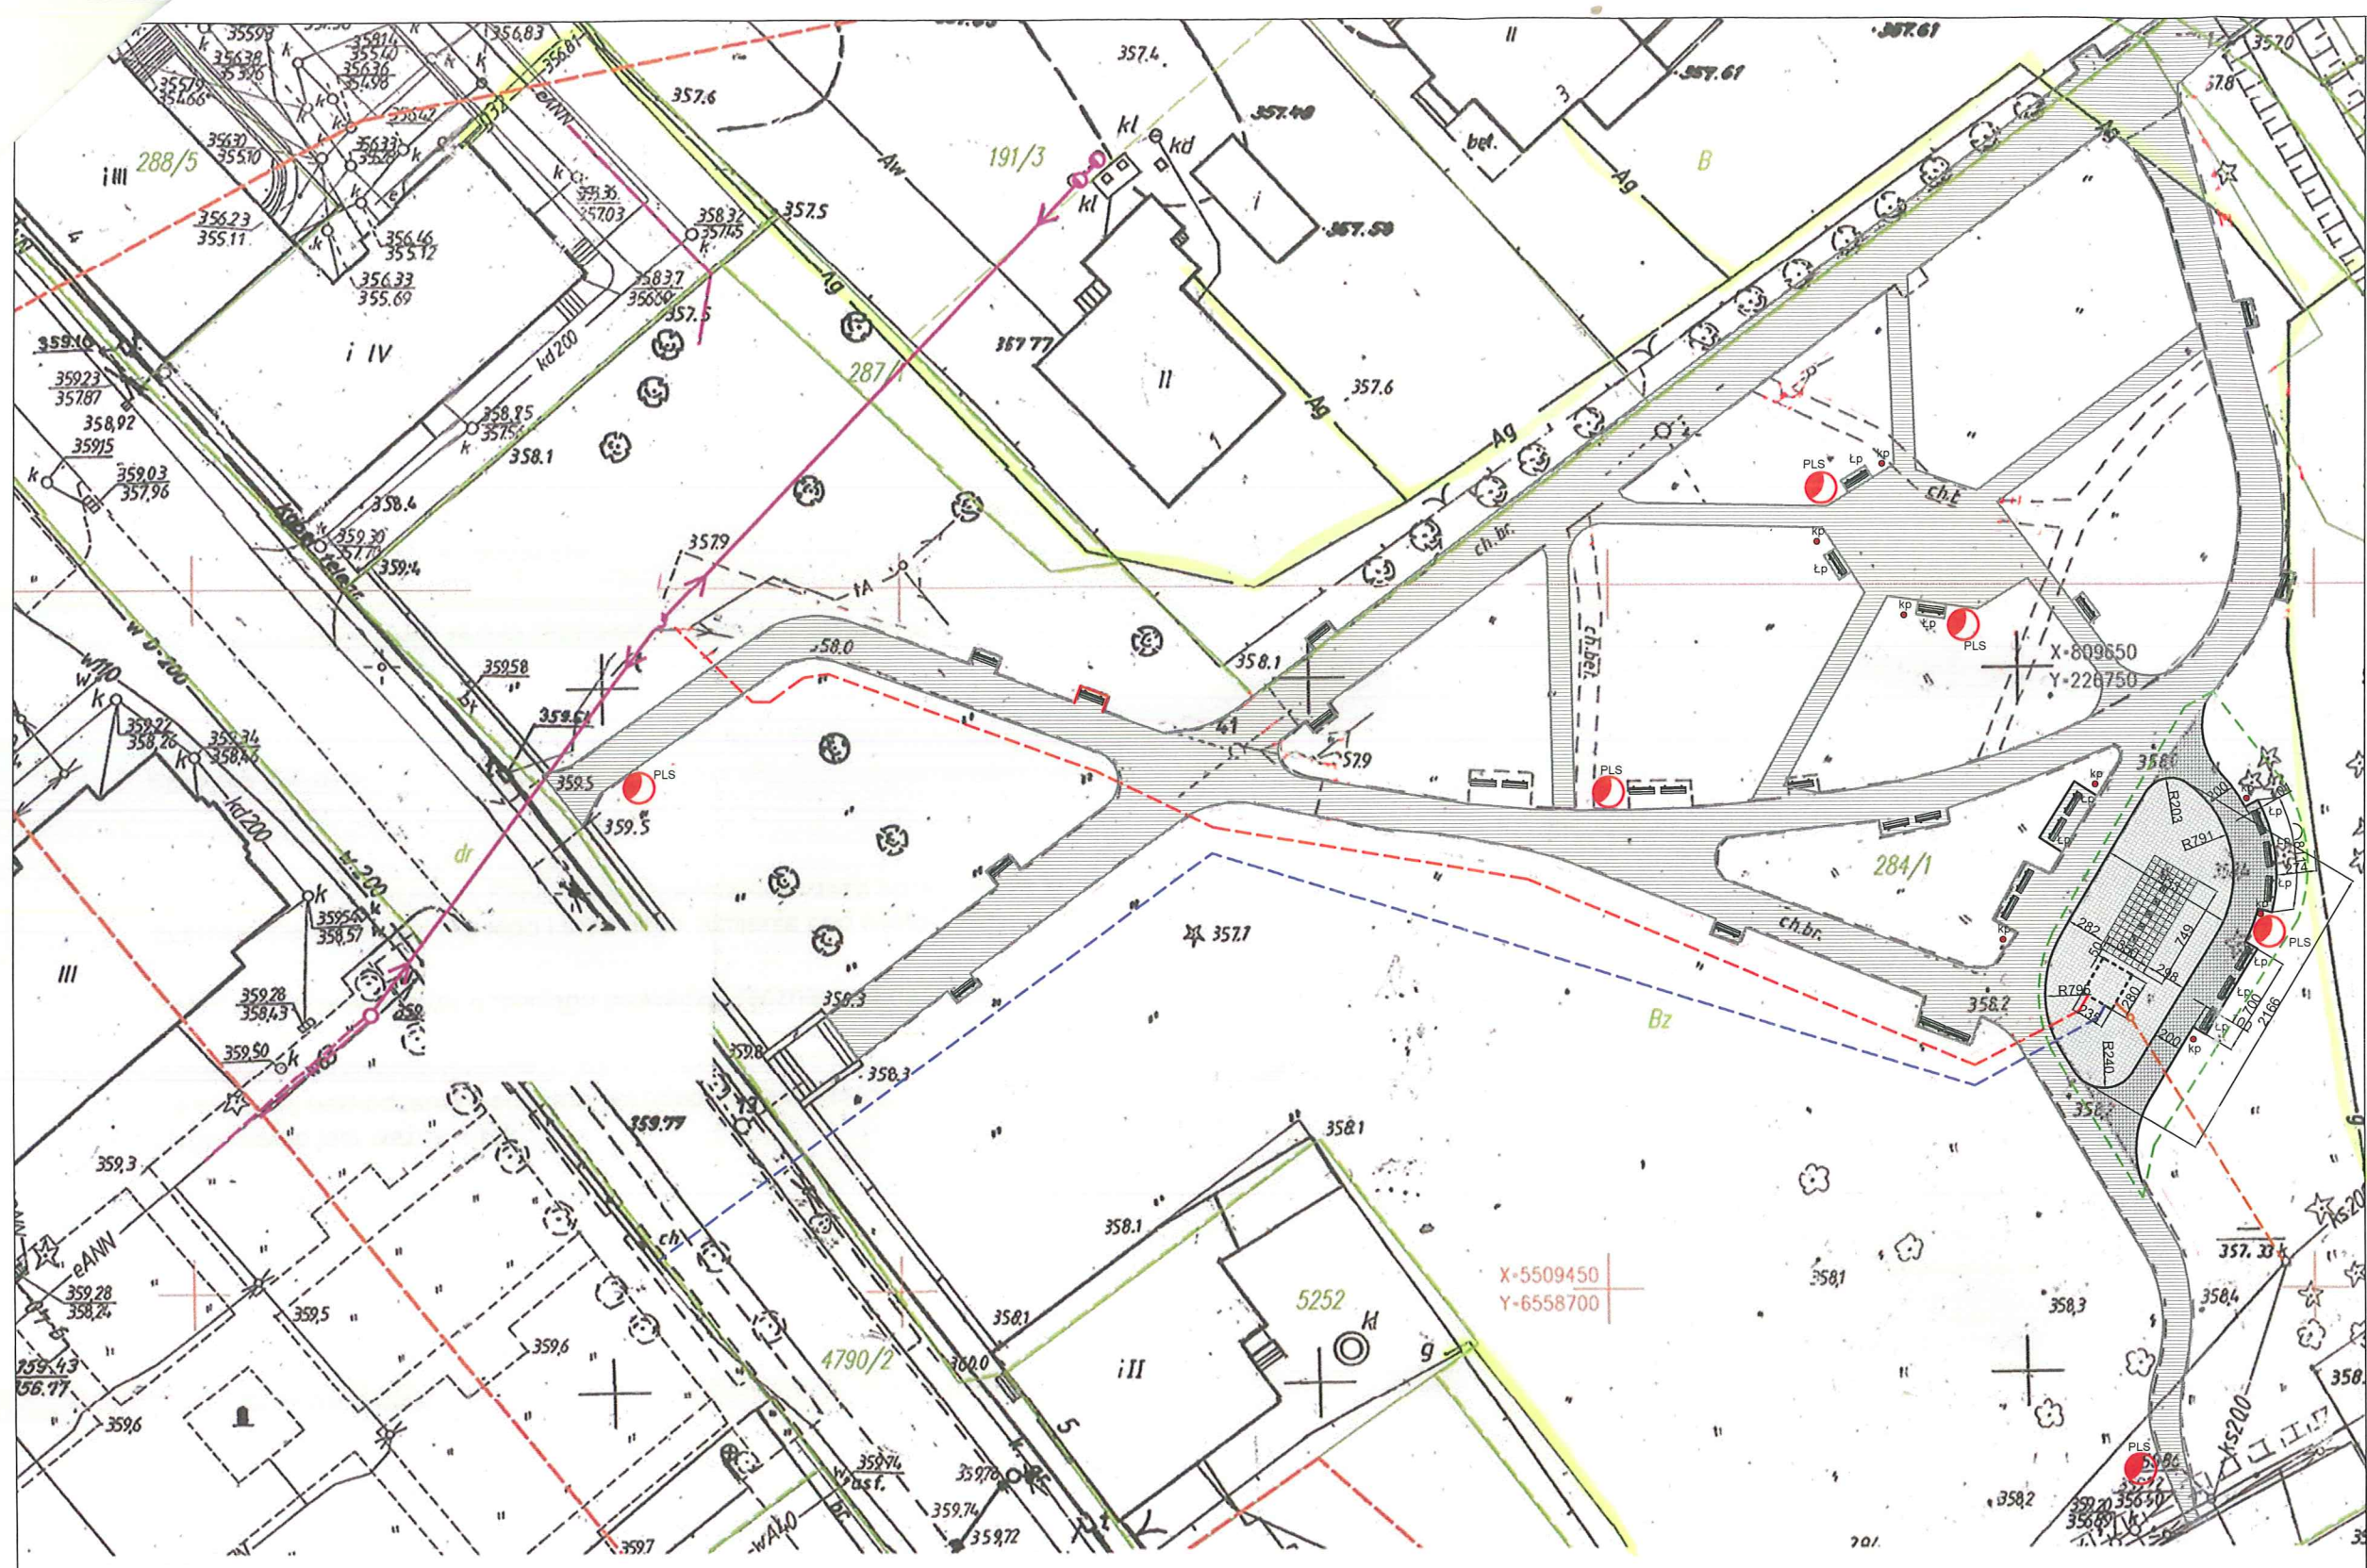

- LEGENDA**
- teren projektowanej fontanny posadzkowej
 - utwardzenia alejek parkowych - według odrębnego opracowania (Koncepcja zagospodarowania i odnowy terenów Parku Lazarów)
 - projektowany chodnik okalający plac fontanny kostka brukowa betonowa - jak istniejące utwardzenia
 - projektowana nawierzchnia płyty fontanny kostka granitowa
 - projektowana posadzka fontanny - płyty granitowe
 - komora technologiczna fontanny
 - ławki projektowane
 - projektowane kosze na śmieci
 - projektowane latarnie solarne

- Orientacyjny przebieg przyłączy i instalacji**
- przylącze elektroenergetyczne - odrębne opracowanie
 - przylącze wodociągowe - odrębne opracowanie
 - przylącze kanalizacyjne - odrębne opracowanie
 - projektowana instalacja kanalizacyjna

Zatwierdził pismo
6125/88-06/160932316

Polska Spółka Gazowniowa sp. z o.o.
ul. M. Kasprzaka 25, 01-224 Warszawa
Oddział Zakład Gazowniczy w Zabrze
Gazownia w Skoczowie
ul. Górny Bór 27, 43-430 Skoczów
tel./faks 33 853 38 84, 33 853 36 75
32 761 46 60
NIP 525 24 96 411
KRS 0000374001 REGON 142739519

Parola

woj: śląskie
powiat: cieszyński
gmina: Ustroń
Jednostka ew. 240302_1_Ustroń
obręb: 0004, Ustroń
Id zgłoszenia 6640-1686/2014
nr zlec.: 16/04/2014

Mapa do celów projektowych

skala 1:500

sekcja 2000:6.117.28.02.2.4, 6.117.28.02.4.2, 6.117.28.02.4.1, 6.117.28.02.2.3
sekcja 65:541.431.022.3

granica obszaru, który był przed

Nazwa projektu	PROJEKT FONTANNY PARKOWEJ W PARKU LAZARÓW	data opracowania	skala	nr rysunku
Temat rysunku	Plan zagospodarowania terenu	03.2017	1:500	A1
Lokalizacja	43-450 Ustroń, dz. nr 284/1	branża architektoniczno - budowlana		
Inwestor	Gmina i Miasto Ustroń 43 - 450 Ustroń, Rynek 1	studio projektowe Dominika Stula-Nankiewicz ul. Kwiatowa 6, 44-218 Rybnik NIP 6422552713 REGON 243152078 SP		
Opracowanie	mgr inż. Dominika Stula-Nankiewicz			
Projektant	mgr inż. arch Janina Stula upr. nr 47/06/SLOKK/II			